

«Многофункциональный гостиничный комплекс с подземной автостоянкой», по адресу: г. Москва, 2-й Силикатный проезд, вл. 8

Рабочая документация

Отопление, вентиляция и кондиционирование воздуха Кондиционирование и холодоснабжение. Корпус 4

KΠ-135P-OB-3.5



СОГЛАСОВАНО Главный инженер проекта АО «ГК «ОСНОВА»

А. А. Николаев 30.05.2025 г.

«Многофункциональный гостиничный комплекс с подземной автостоянкой», по адресу: г. Москва, 2-й Силикатный проезд, вл. 8

Рабочая документация

Отопление, вентиляция и кондиционирование воздуха Кондиционирование и холодоснабжение. Корпус 4

KΠ-135P-OB-3.5

Генеральный директор

М.С.Шмаков

Главный инженер проекта

30.05.20<mark>2</mark>5 г.

М.С.Попов

Ведомость	กวดีดแนง แอ	птомой	OCHOBHOLO	иомппаита
редомость	раоочих че	ртежей	OCHORHOLO	KOMITITEKTA

Примечание

Наименование

Лист

1	Общие данные	
2	План 1 этажа на отм0.090	
3	План тех.пространства на отм. +4.350	
4	План 2 этажа на отм. +6.750	
5	План 3 этажа на отм. +10.050	
6	План 4 этажа на отм. +13.350	
7	План тех.пространства на отм. +16.650	
8	План 5 этажа на отм. +18.600	
9	План 6 этажа на отм. +21.900	
10	План 7 этажа на отм. +25.200	
11	План 8 этажа на отм. +28.500	
12	План 9 этажа на отм. +31.800	
13	План 10 этажа на отм. +35.100	
14	План 11 этажа на отм. +38.400	
15	План 12 этажа на отм. +41.700	
16	План 13 этажа на отм. +45.000	
17	План 14 этажа на отм. +48.300	
18	План 15 этажа на отм. +51.600	
19	План 16 этажа на отм. +54.900	
20	План 17 этажа на отм. +58.200	
21	План 18 этажа на отм. +61.500	
22	План 19 этажа на отм. +64.800	
23	План 20 этажа на отм. +68.100	
24	План 21 этажа на отм. +71.400	
25	План 22 этажа на отм. +74.700	
26	План 23 этажа на отм. +78.000	
27	План 24 этажа на отм. +81.300	
28	План 25 этажа на отм. +84.600	
29	План 26 этажа на отм. +87.900	
30	Схема систем холодоснабжения 1-3 этажей	
31	Схема систем холодоснабжения 4-6 этажей	
32	Схема систем холодоснабжения 7-9 этажей	
33	Схема систем холодоснабжения 10-12 этажей	
34	Схема систем холодоснабжения 13-15 этажей	
35	Схема систем холодоснабжения 16-18 этажей	
36	Схема систем холодоснабжения 19-21 этажей	
37	Схема систем холодоснабжения 22-24 этажей	
38	Схема систем холодоснабжения 25-26 этажей	

39 Узел учета тепловой энергии, Узел неподвижной опоры

Ведомость основных комплектов рабочих чертежей

Обозначение	Наименование	Примечание
КП-135P-OB-1.1	Общеобменная и противодымная вентиляция. Подземная часть	
KΠ-135P-OB-1.2	Общеобменная и противодымная вентиляция. Корпус 1	
КП-135P-OB-1.3	Общеобменная и противодымная вентиляция. Корпус 2	
KΠ-135P-OB-1.4	Общеобменная и противодымная вентиляция. Корпус 3	
КП-135P-OB-1.5	Общеобменная и противодымная вентиляция. Корпус 4	
КП-135P-OB-2.1	Отопление и теплоснабжение. Подземная часть	
КП-135P-OB-2.2	Отопление и теплоснабжение. Корпус 1	
КП-135P-OB-2.3	Отопление и теплоснабжение. Корпус 2	
KΠ-135P-OB-2.4	Отопление и теплоснабжение. Корпус 3	
KΠ-135P-OB-2.5	Отопление и теплоснабжение. Корпус 4	
КП-135P-OB-3.1	Кондиционированиеи холодоснабжение Подземная часть	
КП-135P-OB-3.2	Кондиционированиеи холодоснабжение Корпус 1	
КП-135P-OB-3.3	Кондиционированиеи холодоснабжение Корпус 2	
КП-135P-OB-3.4	Кондиционированиеи холодоснабжение Корпус 3	
КП-135P-OB-3.5	Кондиционированиеи холодоснабжение Корпус 4	
КП-135P-OB-3.6	Холодильный центр	

Ведомость ссылочных и прилагаемых документов

Обозначение Ссылочные документы с.4.904-69 Детали крепления санитарно-технических приборов и трубопроводов с.5.900-7 Опорные конструкции и средства крепления стальных трубопроводов внутренних санитарно-технических приборов с.4.904-10 вып.4 Опоры трубопроводов неподвижные Прилагаемые документы КП-135Р-ОВ-3.5.СО Спецификация оборудования и материалов 2 листа			
с.4.904-69 Детали крепления санитарно-технических приборов и трубопроводов опорные конструкции и средства крепления стальных трубопроводов внутренних санитарно-технических приборов опоры трубопроводов неподвижные Прилагаемые документы	Обозначение	Наименование	Примечание
трубопроводов с.5.900-7 Опорные конструкции и средства крепления стальных трубопроводов внутренних санитарно-технических приборов с.4.904-10 вып.4 Опоры трубопроводов неподвижные Прилагаемые документы		Ссылочные документы	
трубопроводов внутренних санитарно-технических приборов с.4.904-10 вып.4 Опоры трубопроводов неподвижные Прилагаемые документы	c.4.904-69		
Прилагаемые документы	c.5.900-7	Опорные конструкции и средства крепления стальных трубопроводов внутренних санитарно-технических приборов	
	с.4.904-10 вып.4	Опоры трубопроводов неподвижные	
КП-135P-OB-3.5.CO Спецификация оборудования и материалов 2 листа		Прилагаемые документы	
	КП-135P-OB-3.5.CO	Спецификация оборудования и материалов	2 листа

Основные показатели по рабочим чертежам марки ОВ

				Расход	теплоты,	кВт/Гкал			Установ.
Наименование здания (сооружения, помещения)	Объём, м³	Периоды года при tн, °C	на отопле- ние	на вентиля- цию	на ВТЗ	на горячее водоснаб - жение	общий	Расход холода, кВт	мощн. электро- двигате- лей, кВт
Корпус 4	см."АР"	-26	см. "ОВ2"	см. "ОВ1"	см. "ОВ2"	см."ВК"	-	1492,950	-

1. Рабочие чертежи комплекта КП-135Р-ОВ3.5 "Кондиционирование и холодоснабжение. Корпус 4" по объекту: «Многофункциональныйжилой комплекс расположенный по адресу: г. Москва, Дмитровское ш., вп.8 выполнены на

- Проектной документации

- Технического задания; - Специальные технические условия на проектирование и строительство, в части обеспечения пожарной

безопасности объекта капитального строительства:

- Действующих нормативных документов:

- Федеральный закон от 22.07.2008 г. N°123-ФЗ «Технический регламент о требованиях пожарной безопасности»; - СП 7.13130.2013 «Отопление, вентиляция и кондиционирование Требования пожарной безопасности»;

- СП 50.13330.2012 «Тепловая защита зданий»;

- СП 51.13330.2011 «Защита от шума»;

- СП 54.13330.2011 «Здания жилые многоквартирные»;

- СП 60.13330.2012 «Отопление, вентиляция и кондиционированиевоздуха»; - СП 61.13330.2012 «Тепловая изоляция оборудования и трубопроводов»;

- СП 113.13330.2016 «Стоянки автомобилей»;

- СП 131.13330.2012 «Строительная климатология»;

- СП 154.13130.2013 «Встроенные подземные автостоянки. Требования пожарной безопасности»;

- ГОСТ 30494-2011 «Здания жилые и общественные. Параметры микроклимата в помещениях». Проект разработан в соответствии с действующими нормами, правилами, инструкциями и государственными стандартами и обеспечивает в процессе эксплуатации здания взрывопожарную и пожарную безопасность при соблюдении предусмотренных проектом технических решений, а также соответствует требованиям экологических и

2. Расчетные параметры наружного воздуха приняты согласно действующим нормативным документам.

Для систем вентиляции:

санитарно-гигиенических норм.

- в холодный период года (параметры Б):

th = -26°C, Jh = -24,1 кДж/кг, скорость ветра -2,0м/с; - в теплый период года (параметры А):

 $th = +23^{\circ}C$, Jh = 49,8 кДж/кг;

- в теплый период года (параметры Б): $t_H = +26^{\circ}C$, $J_H = 58.3 кДж/кг$;

Для систем отопления: th = -26°C.

Средняя температура отопительного периода -2,2°C.

Продолжительность отопительного периода 204 суток. 3. Расчетные параметры внутреннего воздуха

- в холодный период года (Арендная часть):

 $t B = +20^{\circ} C - o ф u c ы;$ tв = +18°C – коридоры, холлы, лестничные клетки, вестибюли;

tв = +16°C – технические помещения;

tв = +20°C – служебные помещения

- в холодный период года (Жилая часть):

 $t_B = +20-22^{\circ}C - помещения квартир;$ tв = +18°C – коридоры, холлы, лестничные клетки, вестибюли;

 $t_B = +20^{\circ}C - кухни гостиницы;$

tв = +16°C – технические помещения;

tв = +16°C – технические пространства для прокладки коммуникаций

- в теплый период года (Арендная часть): tв = +26°C – типовой офис

- в теплый период года (Жилая часть):

tв = +26°C – комнаты и кухни квартир

4. Вентиляция См. проект "КП-135Р-ОВ1.5"

6. Противодымная вентиляция

См. проект "КП-135Р-ОВ1.5"

7. Кондиционирование

С целю обеспечения оптимальных температурных параметров воздуха в теплый период года предусматривается кондиционированиевоздуха.

Кондиционирование воздуха предусмотрено в помещениях:

- номерного фонда гостиницы; - предприятий торговли;

- торговые залы;

- офисные помещения: - кабинеты, помещения персонала;

- вестибюли и холлы гостиницы и офисов.

Система холодоснабжения разделена на 2 зоны по высоте здания.

1 зона - с 1 по 13 этажи. 2 зона - с 14 по 26 этажи.

Холодоноситель - вода, с параметрами +7°C/+12°C.

Холодильная станция.

Подача холодоносителя к фанкойлам и приточным установкам осуществляется от холодильной станции. олодильная станция размещается на -2 этаже. Сухие охладители размещаются на первых этаже вдоль парапета над стеной автостоянки. Применяются сухие охладители вертикального исполнения. Для эффективного использования отведенного участка сухие охладители устанавливаются друг над другом. Магистральные трубы гликолевого контура прокладываются под потолком -1 этажа. Трубы теплоизолируются полосами из вспененного каучука и покрываются кожухом из листовой стали. Арматура на обвязке сухих охладителей размещаются на открытых участках, в местах доступных для эксплуатации.

От холодильных машин свободного охлаждения к фанкойлам и приточным установкам подается холодоноситель T=7°C. Расчетная температура обратного холодоносителя от приточных установок и фанкойлов T=12°C. От теплообменника свободного охлаждения к фанкойлам подается холодоноситель T=7°C в холодный период

В контуре охлаждения конденсаторов холодильных машин и теплообменника свободного охлаждения

холодоносителем служит – 50% раствор пропиленгликоля Температура холодоносителя от сухих охладителей к холодильным машинам: максимальная T=40°C, минимальная T=20°C. Циркуляционные насосы приточных установок и фанкойлов приняты с частотным регулированием характеристики

Регулирование производится по перепаду давления в системе. Летний режим.

При температурах наружного воздуха 0...+2°С и выше работают холодильные машины и сухие охладители для охлаждения конденсаторов холодильных машин. Включение холодильных машин производится в зависимости от потребления холода. При работе каждой машины работают по одному насосу в испарительном и конденсаторном контурах. Производительность сухих охладителей регулируется встроенной системой автоматики сухих охладителей. При работе одной машины работают два сухих охладителя.

Минимальная температура раствора пропиленгликоля T=20°C поддерживается за счет перепуска части из подающей линии в обратную через регулирующий клапан.

Предусматривается предварительный нагрев воды для ГВС теплоносителем от ХМ к драйкуллерам Зимний режим.

В зимний период подача холодоносителя осуществляется в офисные помещения. При температуре

наружного воздуха 0...+2°C холодильные машины отключаются. Подача холодоносителя осуществляется через теплообменник свободного охлаждения.

Для защиты от замерзания воды в теплообменнике предусмотрен трехходовой регулирующий клапан. При снижении температуры пропиленгликолядо 2°C, открывается обводная линия, частично закрывая

Подпитка и заполнение системы.

Заполнение и подпитка контуров испарителя и конденсатора осуществляется в ручном режиме. Системой автоматики контролируется давление в трубопроводах с раствором пропиленгликоля

В помещениях предприятий торговли, офисов, в которых вентиляционное оборудование устанавливается арендаторами, предусматривается ввод трубопроводов с установкой запорной и регулирующей арматуры. Установка приборов учета и монтаж трубопроводов внутри арендных зон выполняется арендаторами

Трубы холодоснабжения приняты стальные водогазопроводные по ГОСТ 3262-75 при диаметре до 50 мм и стальные электросварные по ГОСТ 10705-91. Компенсация тепловых удлинений магистральных трубопроводов осуществляется за счет углов поворотов.

Трубопроводы систем VRF изготавливаются из медных труб. Для отвода конденсата используются из полипропилена

В качестве материала для изоляции медных трубопроводов систем холодоснабжения приняты трубчатая изоляция из вспененного синтетического каучука. Теплоизоляция стальных трубопроводов предусматривается цилиндрами из минеральной ваты, кашированными алюминиевой фольгой на подземных этажах, трубчатой изоляцией из вспененного каучука в помещениях надземной части здания.

Удаление воздуха из систем холодоснабжения осуществляется в верхних точках систем через воздушники и автоматические воздухоотводчики. Спуск воды из систем осуществляется в нижних точках систем через специальные спускные краны.

Гидравлические увязки систем осуществляется балансировочными клапанами.

Отвод конденсата из систем кондиционирования предусмотрен в систему канализации через гидрозатворы. Трубопроводы для отвода конденсата проложены с уклоном 0,01.

8. Указания по монтажу

Монтажные работы вести в соответствии со СП 73.13330.2016 и чертежами серии 5.900.7 и 5.903-13. При производстве монтажных работ необходимо соблюдать все требования по технике безопасности (ПП РФ №1479 от 16.09.2021 года).

При монтаже оборудования необходимо выполнение следующих мероприятий:

- оградить зону выполнения монтажа с установкой предупреждающих знаков;

- не допускать нахождения посторонних лиц в зоне выполнения монтажных работ;

- назначить ответственных лиц за соблюдение правил техники безопасности и пожарной безопасности. Трубопроводы в местах пересечения перекрытий, внутренних стен и перегородок следует прокладывать в гильзах из негорючих материалов. Заделку зазоров и отверстий в местах пересечений трубопроводами ограждающих конструкций следует предусматривать негорючими материалами, обеспечивая нормируемый предел огнестойкости пересекаемых конструкций. Пределы огнестойкости узлов пересечений строительных

конструкций трубопроводами из полимерных материалов следует определять по ГОСТ Р 53306. Монтаж оборудования вести в соответствии с проектными решениями, в случае необходимости допускается корректировка по месту, после согласования с инженером-проектировщиком или инженером авторского надзора.

Монтаж, установку и наладку оборудования необходимо выполнить в соответствии с заводской технической документацией на данный тип оборудования

Стальные трубопроводы покрыть грунтом ГФ-031 в 2 слоя.

Стальные трубы системы холодоснабжения подлежат обязательному заземлению согласно ПУЭ.

Предусмотреть перемычку циркуляции воды на стояках для настройки системы при пуско-наладочных работах. Испытание водяных систем холодоснабжения следует выполнять при отключенных теплогенераторахи расширительных сосудах гидростатическим методом под давлением, равным 1,5 рабочего давления, но не менее 0,2 Мпа (2 кгс/см2) в самой нижней точке системы.

Система признается выдержавшей испытание, если в течение 5 мин нахождения ее под пробным давлением:

- падение давления не превысит 0,02 МПа (0,2 кгс/см2);

- отсутствуют течи холодоносителя в сварных швах, трубах, резьбовых соединениях, арматуре и оборудовании

Условные обозначения

─ X1.1 - Подающий трубопровод холодоснабжения фанкойлов I зоны T=7 °C. —— X2.1 - Обратный трубопровод холодоснабжения фанкойлов I зоны T=12 °C


—— X1.2 - Подающий трубопровод холодоснабжения фанкойлов II зоны T=7 °C. — X2.2 - Обратный трубопровод холодоснабжения фанкойлов II зоны T=12 °C.

Заказчик: AO «ГК «ОСНОВА» KΠ-135P-OB-3.5 «Многофункциональный гостиничный комплекс с подземной автостоянкой», по адресу: г. Москва, 2-й Силикатный проезд, вл. 8 Изм. Кол.уч. Лист № док. Подпись Дата Разработал Лорофеев Листов Лист Стадия І Кондиционированиеи холодоснабжени Корпус 4 Малиновская *Mod* 30.05.25 Общие данные




Номер помещения	Наименование	Площадь, м2	Ка
1.2	Лестничная клетка Н2	18,97	
1.1	Лестничная клетка Н2	14,03	
	торговли непродовольственнымитоварами (Мага		
12/1.4	Помещение временного хранения отходов	3,16	B4
12/1.2	Загрузка	21,44	B1
12/1.5	Кладовая	12,96	B3
12/1.3	Раздевальная персонала с душевой	9,68	
12/1.6	ПУИ	3,10	B4
12/1.7	C/Y	3,16	
12/1.1	Торговый зал	185,11	
	торговый зал эторговли непродовольственнымитоварами (Мага	· ·	
тредприятие 12/2.4	горговли непродовольственными говарами (мага Кладовая продуктов	4,61	B4
12/2.4	С/У	1,94	104
12/2.5	ПУИ	2,02	B4
12/2.3	Торговый зал	52,23	104
12/2.1	'		+
12/2.2	Раздевальная персонала с душевой	5,37 2,17	B4
	Помещение временного хранения отходов	2,17	D4
Кафе	Vanuage	20.51	_
13.12	Коридор	30,51	D4
13.2	Загрузка	26,47	B1
13.9	C/Y	2,45	D.4
13.7	Кладовая	4,05	B4
13.3	Помещение для распаковки блюд	16,93	ВЗ
13.10	Универсальный с/у	4,80	
13.11	Раздевальная персонала с душевой	5,94	
13.4	Моечная подносов	5,05	B4
13.1	Обеденный зал на 50 п.м.	116,14	_
13.5	Кладовая продуктов	4,58	B4
13.6	Моечная столовой посуды	6,70	Д
13.8	С/У	1,97	
13.14	Раздевальная персонала с душевой	4,75	
13.13	ПУИ	2,04	B4
13.15	Моечная кухонной посуды	2,31	B3
Гостиничный	комплекс места общего пользования		
16.8	Универсальный с/у	5,77	
16.2	Колясочная/багажная	22,95	ВЗ
16.1	Вестибюль	100,32	
16.7	ПУИ	6,58	B4
16.3	Помещение администратора с душевой	9,85	
16.6	Лестничная клетка Н2	13,06	
16.5	Лестничная клетка Н2	14,21	
16.9	С/у службы 24/7	1,74	
	а общего пользования		
17.2	Вестибюль	63,78	
17.1	Тамбур	12,87	
	· · · · · · · · · · · · · · · · · · ·	825,76	_

						Заказчик: AO «ГК «ОСНОВА»		КП-1	35P-OB-3.5		
						«Многофункциональный гостиничный комплекс адресу: г. Москва, 2-й Силикатн			янкой», по		
Изм.	Кол.уч.	Лист	№ док.	Подпись	Дата						
Разра	ботал	Дороф	еев	Do poop eet	30.05.25		Стадия	Лист	Листов		
Разработал Проверил				Олейник О				Кондиционированиеи холодоснабжение Корпус 4	Р	2	
		отал Дорофеев Стадия Лист Листов 30.05.25 Кондиционирование и холодоснабжение Р 2									
Н.конт	p.	Малин	овская	Maf	30.05.25	План 1 этажа на отм0.090	ΔΙ	ПРОЕКТ	THOE		
ГИП		Попов		1-f-01	30.05.25				U .		

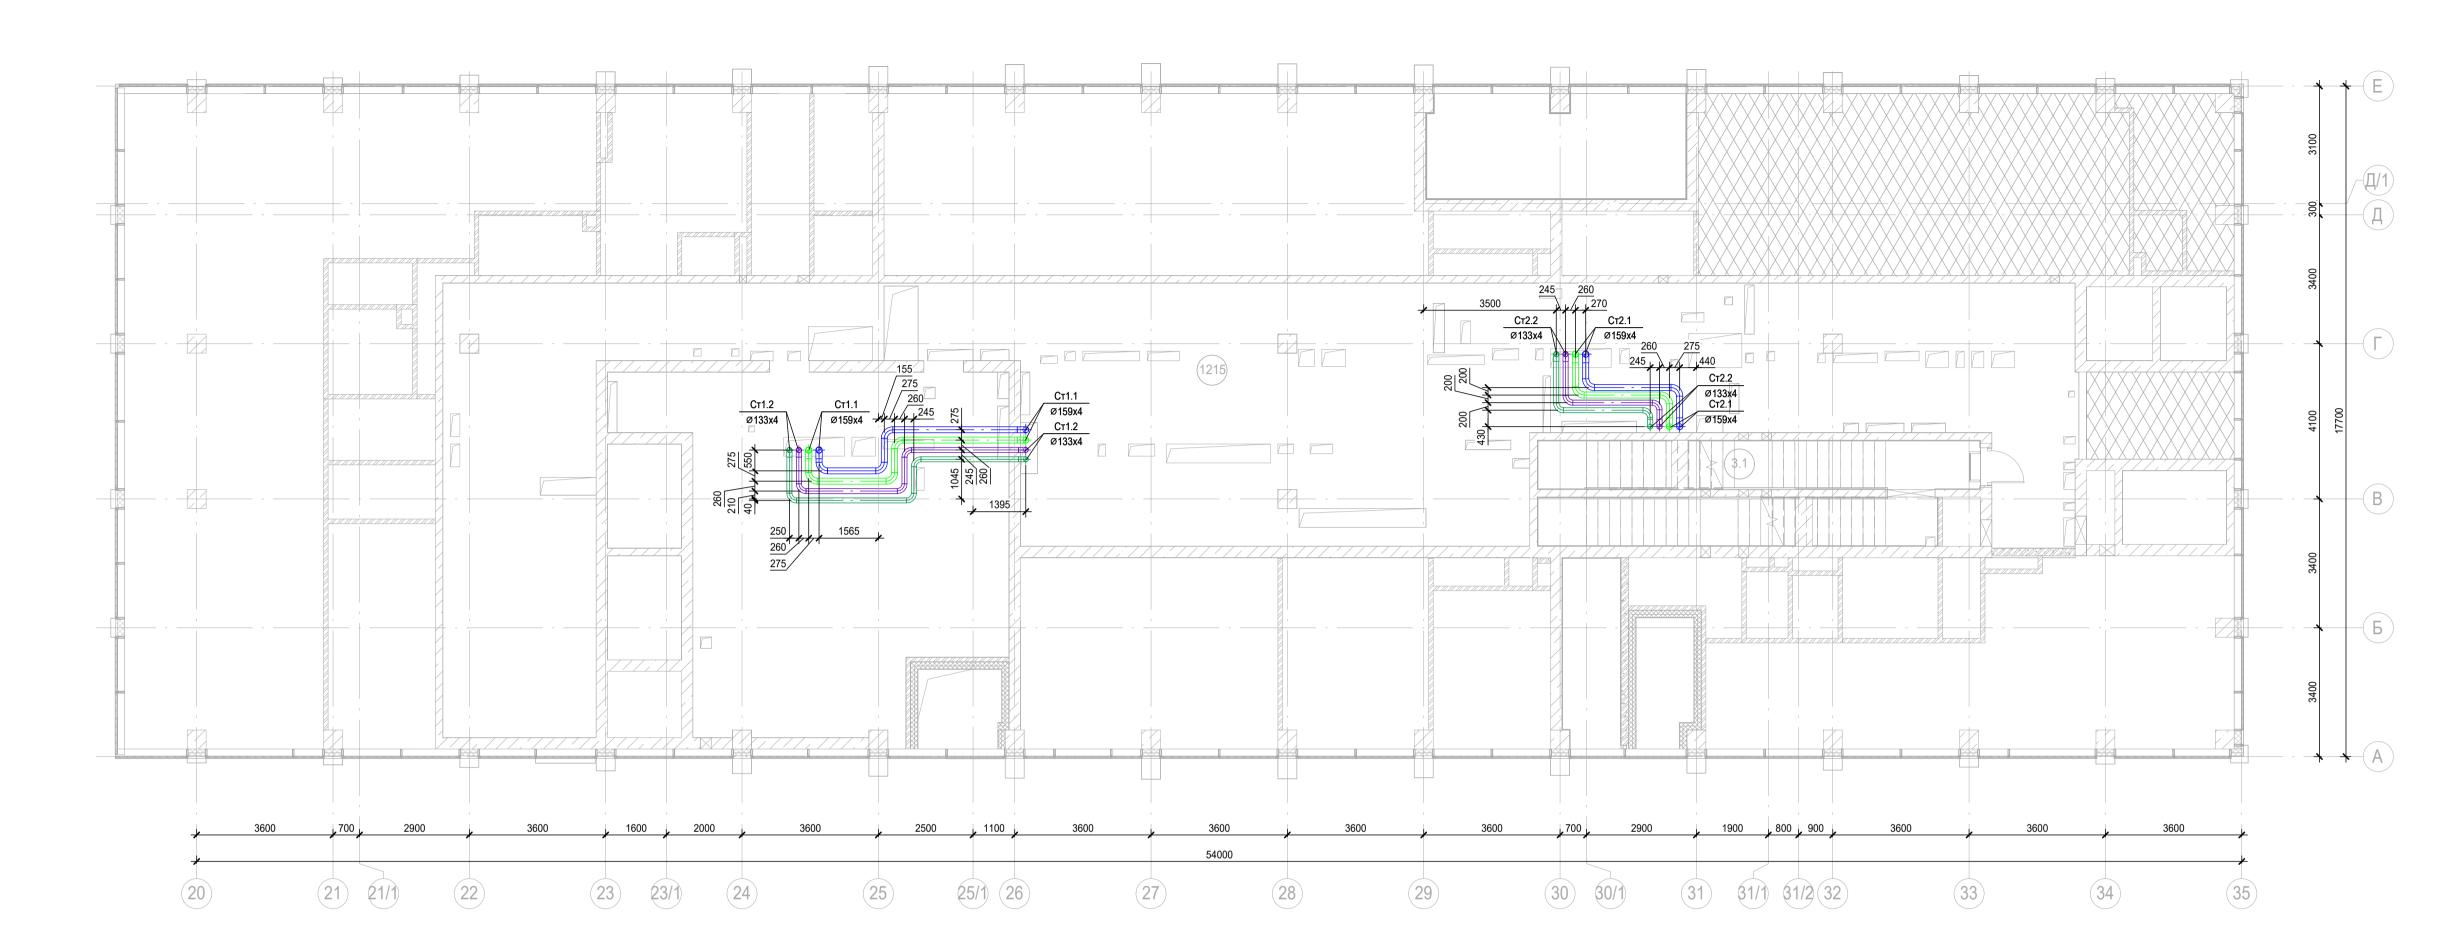


	Экспликация помещений тех.пространства на отм. +	4.350	
Номер помещения	Наименование	Площадь, м2	Кат. пом.
1215	Техпространство	622,82	
		622,82	

						Заказчик: AO «ГК «ОСНОВА»		КП-13	35P-OB-3.5
Изм.	Кол.уч.	Лист	№ док.	Подпись	Дата	«Многофункциональный гостиничный комплекс адресу: г. Москва, 2-й Силикатн			янкой», по
							Стадия	Лист	Листов
<u> </u>						- KOHIMIMOHMOOBAHMEM YOHOJIOCHADWEHME I	Отадия	TIVICT	TIVICTOB
Прове	рил	Олейн	ИК	Dell	30.05.25	Корпус 4	Р	3	
		отал Дорофеев Оорофее 3		Корпус 4	Г	3			
Н.кон	Н.контр.		Малиновская		30.05.25	План тех.пространства на отм. +4.350	ΔΙ	ПРОЕКТ БЮРО	THOE
ГИП		Попов		tool .	30.05.25				U .

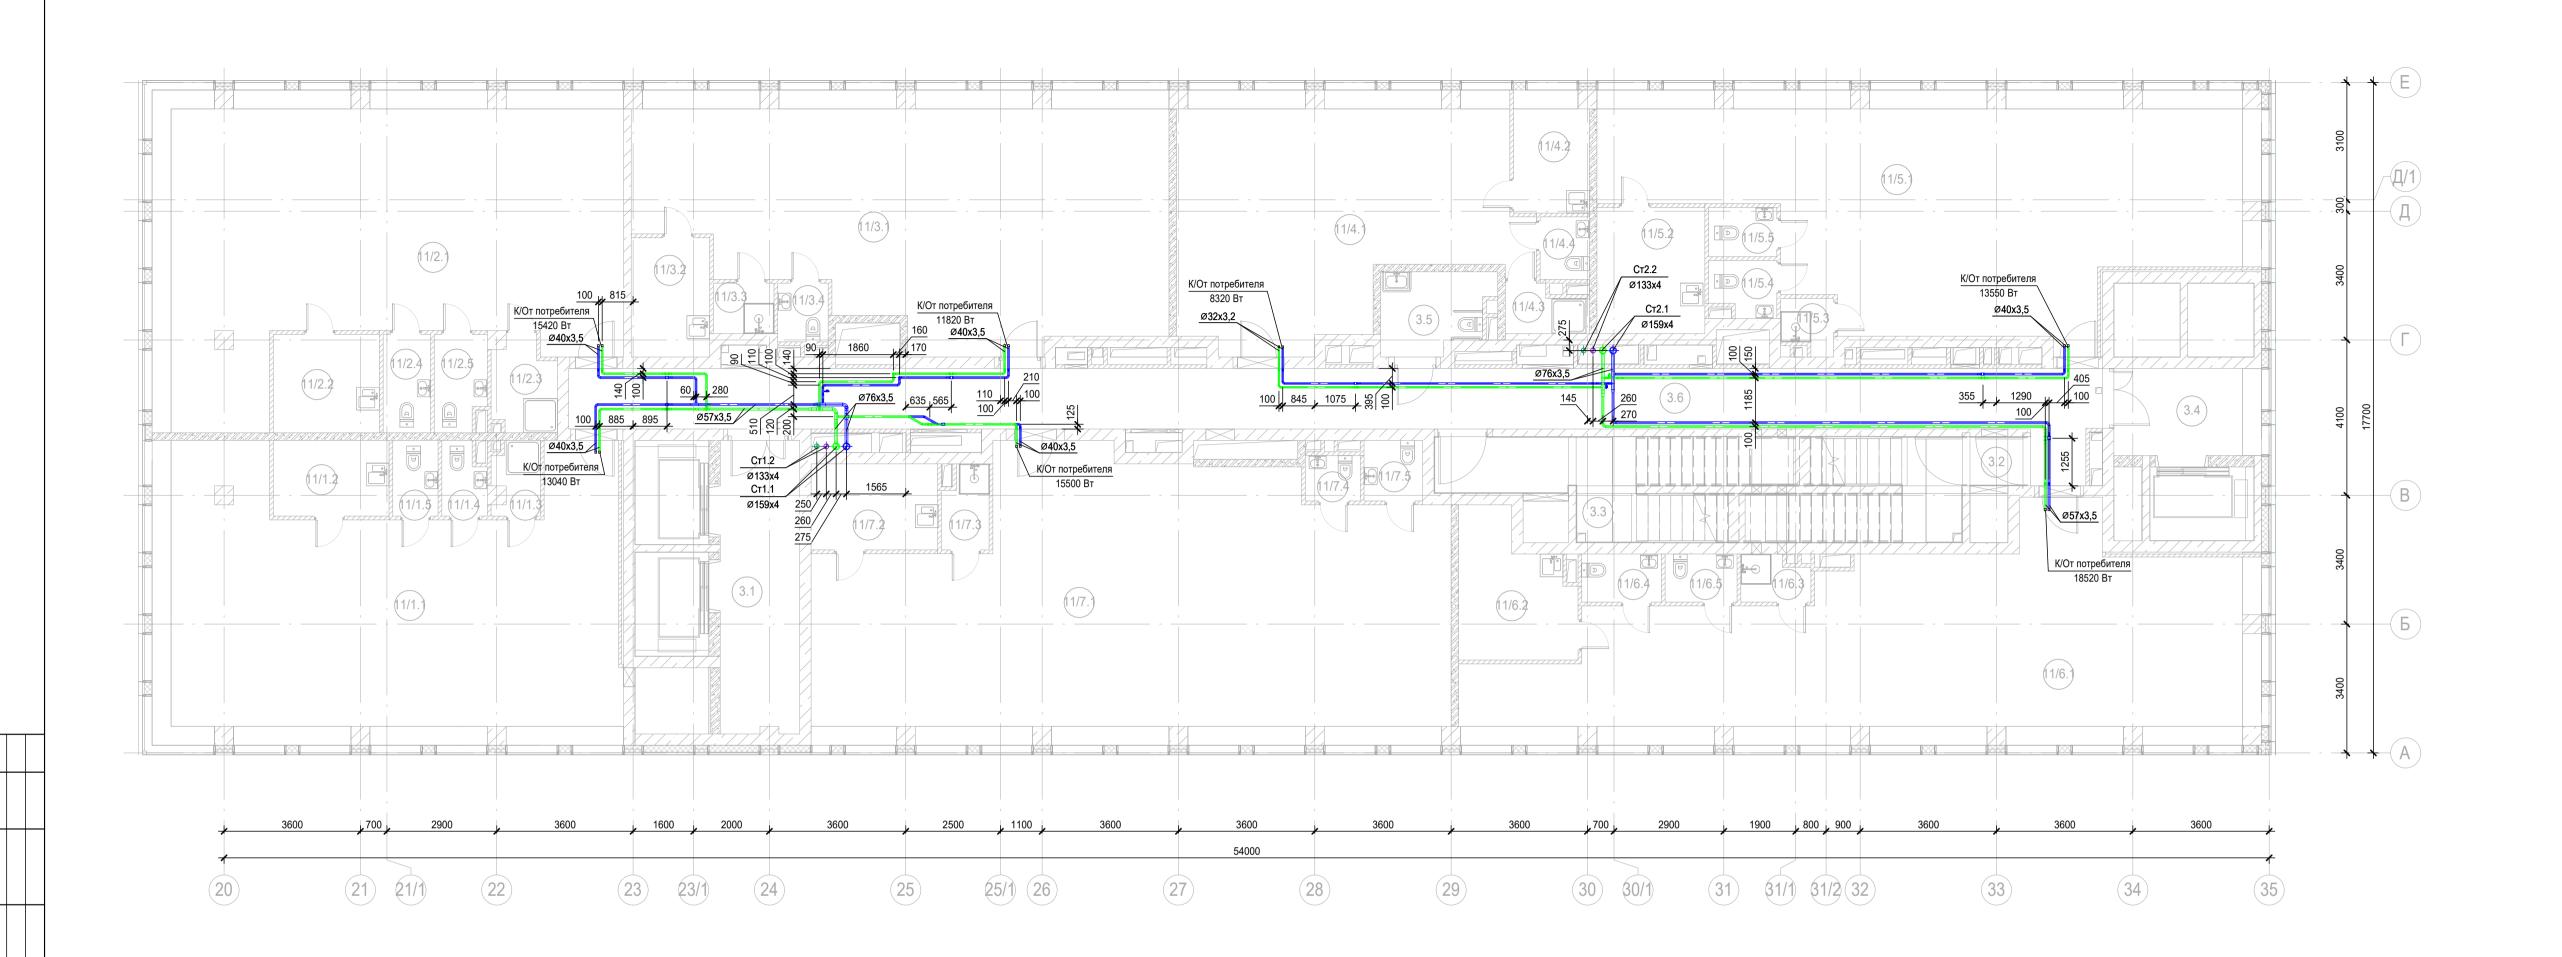


Номер помещения	Наименование	Площадь, м2	K
	о пользования		
3.1	Лифтовой холл/ ПБЗ	16,18	
3.2	Тамбур-шлюз	1,82	
3.3	Лестничная клетка Н2	32,75	
3.4	Лифтовой холл/ ПБЗ	8,97	
3.5	Универсальный с/у	5,85	
3.6	Коридор	66,98	
Офис №1			
11/1.1	Офис	83,76	
11/1.2	Комната приема пищи	6,11	
11/1.3	ПУИ	2,26	В
11/1.4	C/Y	2,12	+
11/1.5	C/Y	2,39	
Офис №2	0.0	2,00	
11/2.1	Офис	87,73	T
11/2.1	Комната приема пищи	7,28	+
11/2.3	ПУИ	3,88	В
11/2.4	C/Y	3,25	۲
11/2.5	C/Y	3,36	
Офис №3	0/3	3,30	
11/3.1	Офис	81,73	\top
11/3.1	· · · · · · · · · · · · · · · · · · ·	6,52	+
11/3.2	Комната приема пищи		B
11/3.3	С/У	2,13	B
	С/У	2,06	
Офис №4 11/4.1	Othus	F2 20	_
	Офис	52,20	+
11/4.2 11/4.3	Комната приема пищи ПУИ	6,35	B
		2,51	B
11/4.4	C/Y	2,15	
Офис №5	04	07.50	_
11/5.1	Офис	87,52	-
11/5.2	Комната приема пищи	9,49	<u> </u>
11/5.3	ПУИ	1,85	В
11/5.4	C/Y	2,47	
11/5.5	С/У	2,34	
Офис №6			_
11/6.1	Офис	90,48	-
11/6.2	Комната приема пищи	10,30	<u> </u>
11/6.3	ПУИ	2,09	В
11/6.4	C/Y	2,67	1
11/6.5	C/Y	2,41	
Офис №7		440 55	
11/7.1	Офис	110,55	+
11/7.1 11/7.2	Комната приема пищи	7,58	İ
11/7.1 11/7.2 11/7.3	Комната приема пищи ПУИ		B
11/7.1 11/7.2	Комната приема пищи	7,58	B

						Заказчик: AO «ГК «ОСНОВА»		КП-1	35P-OB-3.5		
						«Многофункциональный гостиничный комплекс адресу: г. Москва, 2-й Силикатн			янкой», по		
Изм.	Кол.уч.	Лист	№ док.	Подпись	Дата						
Разра	ботал	Дороф	еев	Do poopeel	30.05.25		Стадия	Лист	Листов		
Разработал Проверил				п Олейник			30.05.25	Кондиционированиеи холодоснабжение Корпус 4	Р	4	
Шионтр		Моли	anayaa	11 12	00.05.05	F0 10 750	ΛΙ	ПРОЕКТ	THOE		
Н.контр.	малин	овская	Maj	30.05.25	План 2 этажа на отм. +6.750	A	БЮРО				
		Попов		Попов		10 1	30.05.25			_	

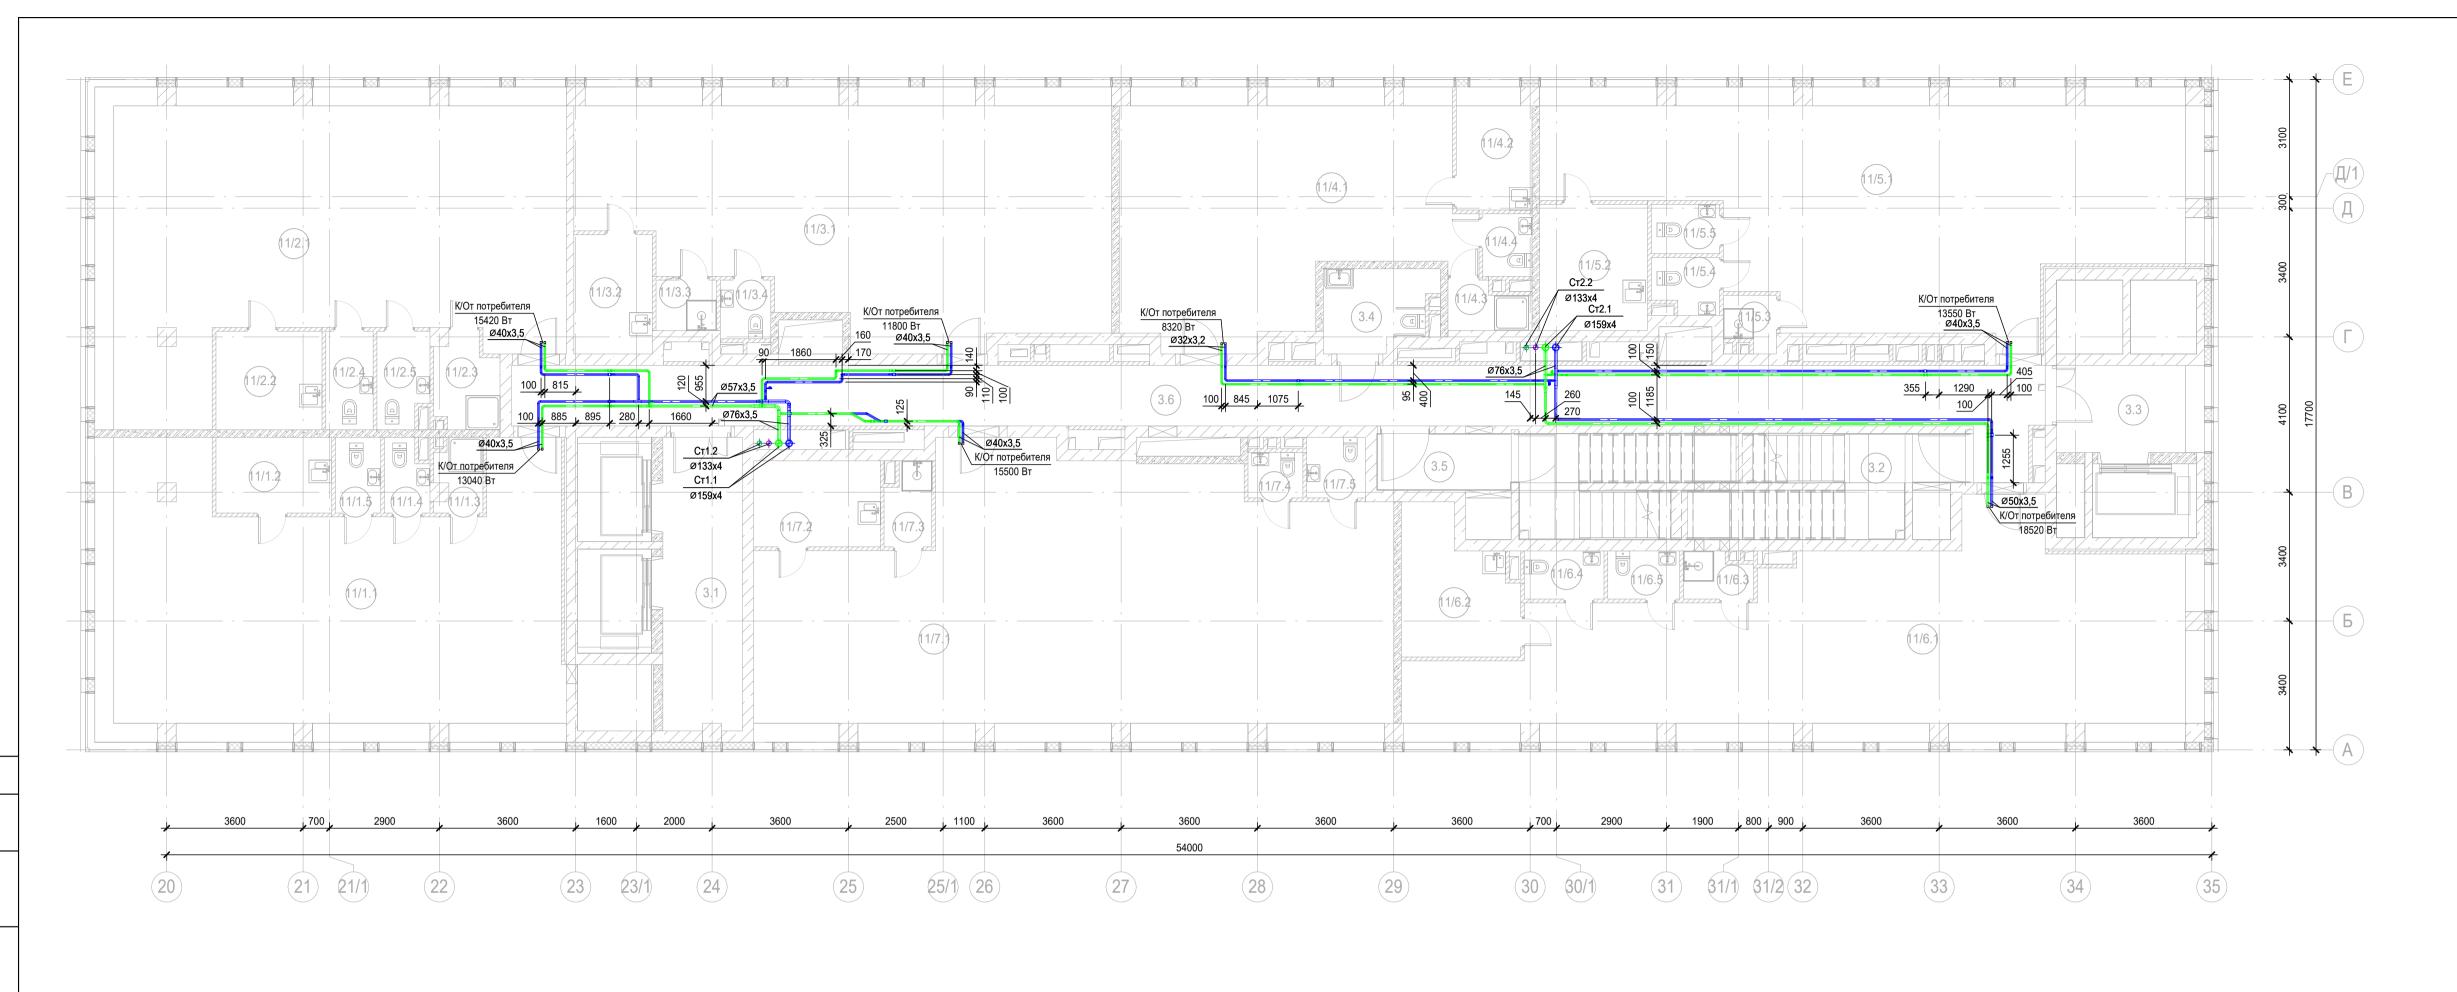


Номер помещения	Наименование	Площадь, м2	Ка
	о пользования		
3.1	Лифтовой холл/ ПБЗ	16,18	
3.2	Лестничная клетка H2	29,24	T
3.3	Лифтовой холл/ ПБЗ	8,97	
3.4	Универсальный с/у	5,85	
3.5	Тамбур-шлюз	5,33	
3.6	Коридор	66,98	
Офис №1	,	<u> </u>	
11/1.1	Офис	83,76	
11/1.2	Комната приема пищи	6,11	
11/1.3	ПУИ	2,26	B4
11/1.4	С/У	2,12	
11/1.5	С/У	2,39	
Офис №2	1	,	
11/2.1	Офис	87,73	
11/2.2	Комната приема пищи	7,28	\top
11/2.3	ПУИ	3,88	B4
11/2.4	С/У	3,25	
11/2.5	С/У	3,36	
Офис №3		,	
11/3.1	Офис	81,73	
11/3.2	Комната приема пищи	6,52	
11/3.3	ПУИ	2,13	B4
11/3.4	С/У	2,06	
Офис №4		,	
11/4.1	Офис	52,20	
11/4.2	Комната приема пищи	6,35	
11/4.3	ПУИ	2,51	B4
11/4.4	С/У	2,15	
Офис №5		,	
11/5.1	Офис	87,52	
11/5.2	Комната приема пищи	9,49	
11/5.3	ПУИ	1,85	B4
11/5.4	С/У	2,47	\top
11/5.5	С/У	2,34	
Офис №6		,	
11/6.1	Офис	90,48	
11/6.2	Комната приема пищи	10,30	
11/6.3	ПУИ	2,09	B4
11/6.4	С/У	2,67	
11/6.5	С/У	2,41	
Офис №7			•
11/7.1	Офис	110,55	
11/7.2	Комната приема пищи	7,58	
11/7.3	ПУИ	2,58	B4
11/7.4	С/У	1,74	
11/7.5	С/У	2,48	
		826,87	-

Г	1	1		1						
						Заказчик: АО «ГК «ОСНОВА»		КП-13	35P-OB-3.5	
Изм.	Кол.уч.	Лист	№ док.	Подпись	Дата	«Многофункциональный гостиничный комплекс с подземной автостоянкой адресу: г. Москва, 2-й Силикатный проезд, вл. 8		янкой», по		
Разработал		аботал Дорофеев		аботал Дорофеев Дорофее 30.05.25		30.05.25		Стадия	Лист	Листов
Прове	Проверил		ерил Олейник			30.05.25		Р	5	
Н.конт	гр.	Малин Попов	овская	Maf	30.05.25 30.05.25	План 3 этажа на отм. +10.050	Al	ПРОЕКТ	THOE C.	
					•		Формат А	3x3		

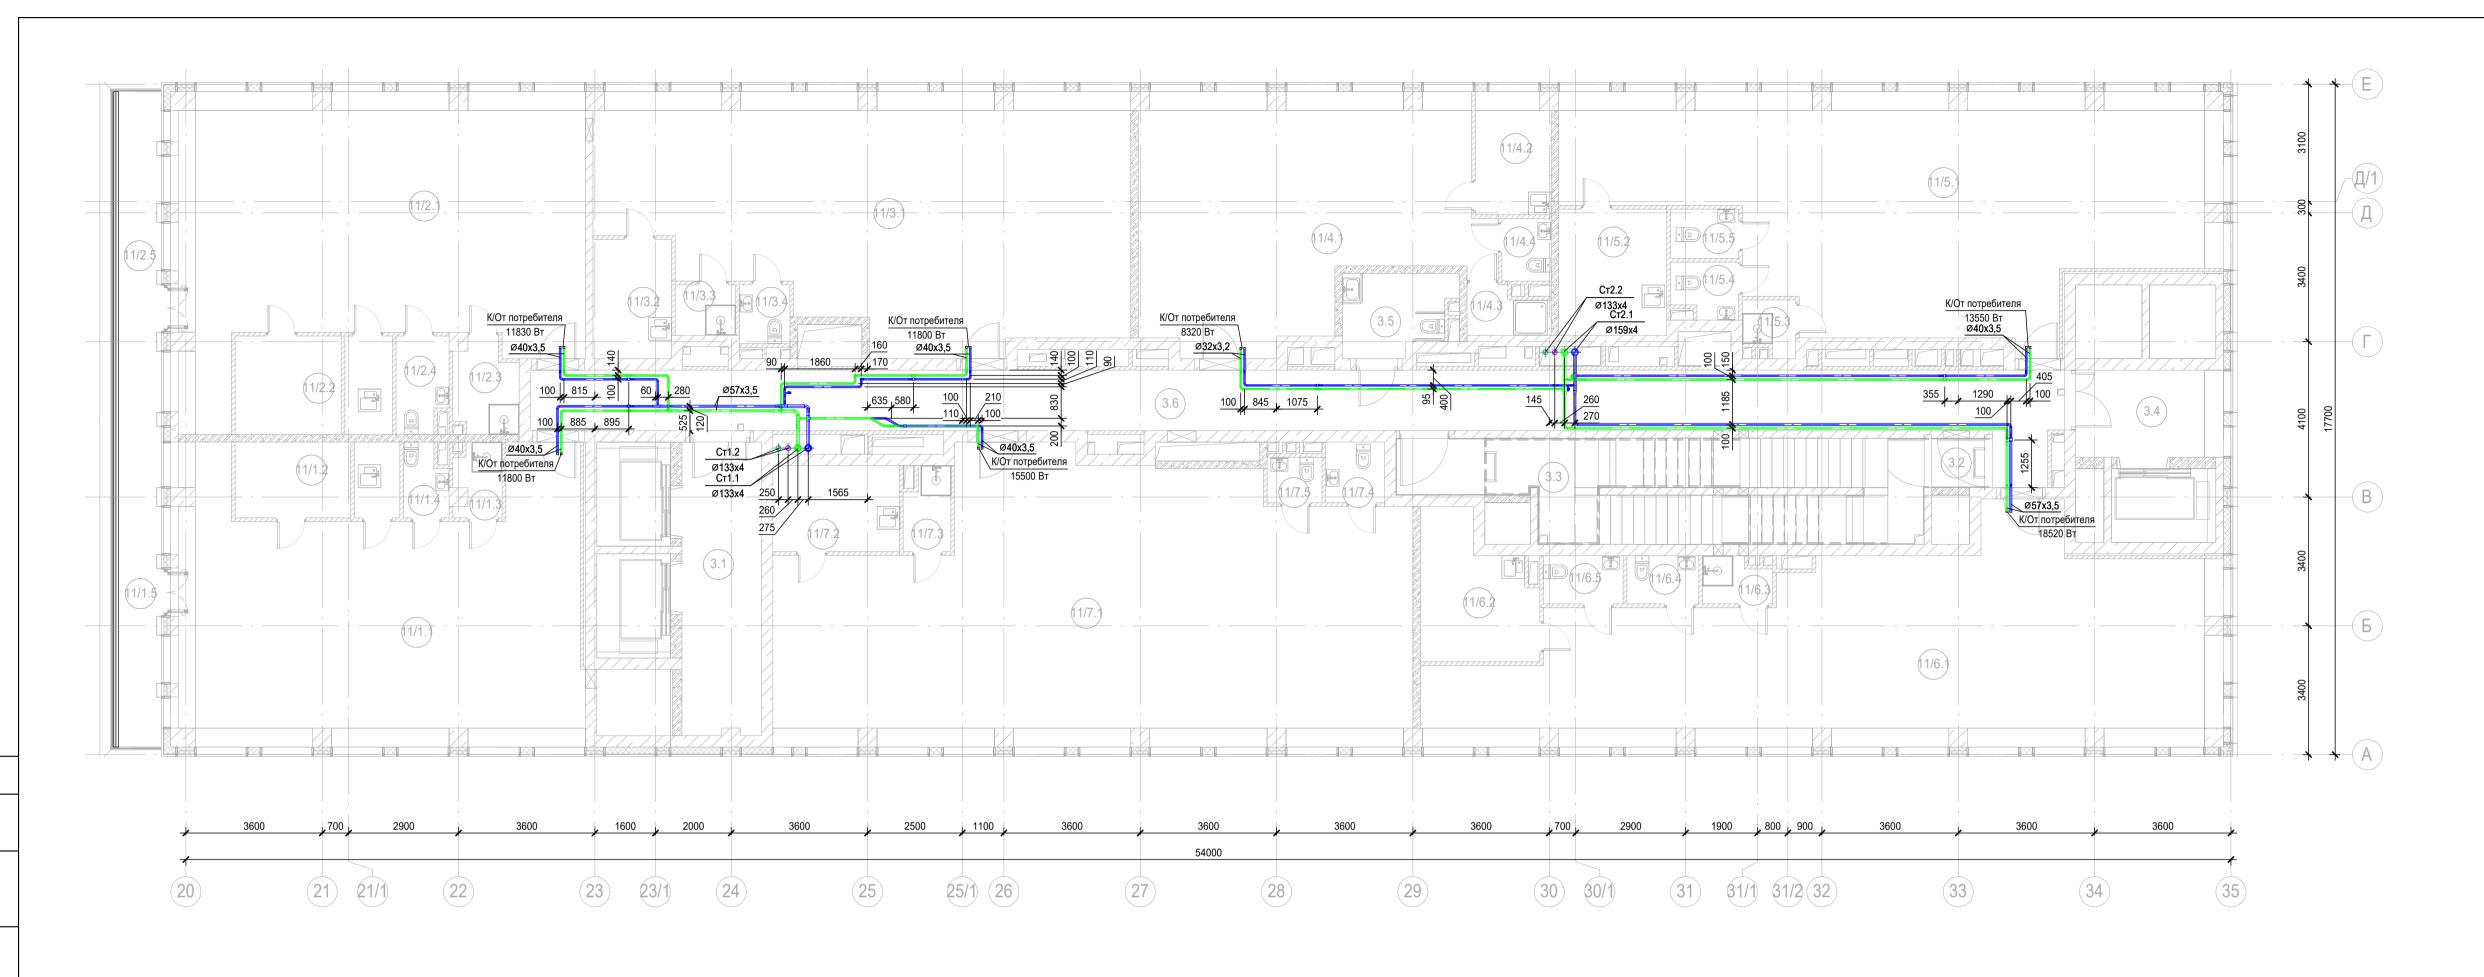


Номер помещения	Наименование	Площадь, м2	ŀ
	-о пользования		
3.1	Лифтовой холл/ ПБЗ	16,18	T
3.2	Тамбур-шлюз	1,82	
3.3	Лестничная клетка Н2	32,74	
3.4	Лифтовой холл/ ПБЗ	8,97	
3.5	Универсальный с/у	5,85	
3.6	Коридор	66,98	+
о.о Офис №1	Поридор	00,00	
11/1.1	Офис	71,55	
11/1.2	Комната приема пищи	6,11	+
11/1.3	ПУИ	2,26	В
11/1.4	С/У	2,12	۲
11/1.5	Teppaca	9,21	+
Офис №2	·	0,21	
11/2.1	Офис	73,88	Τ
11/2.1	Комната приема пищи	7,28	+
11/2.3	ПУИ	3,88	В
11/2.4	C/Y	3,36	۲
11/2.5	Терраса	10,33	+
Офис №3	Герраса	10,00	
11/3.1	Офис	81,72	Т
11/3.1	Комната приема пищи	6,52	+
11/3.2	ПУИ	2,13	В
11/3.4	C/Y	2,06	10.
Офис №4	0/3	2,00	
11/4.1	Офис	52,20	\top
11/4.2	Комната приема пищи	6,35	+
11/4.3	ПУИ	2,51	В
11/4.4	C/Y	2,15	۲
Офис №5	0/7	2,10	
11/5.1	Офис	87,53	Т
11/5.2	Комната приема пищи	9,49	+
11/5.3	ПУИ	1,85	B
11/5.4	C/Y	2,47	+
11/5.5	C/Y	2,34	+
Офис №6	0/7	2,04	
11/6.1	Офис	90,48	Т
11/6.2	Комната приема пищи	10,30	+
11/6.3	ПУИ	2,09	В
11/6.4	C/Y	2,41	+
11/6.5	C/Y	2,67	+
Офис №7	J 0/ 7	2,01	_
<u>Офис №7</u> 11/7.1	Офис	110,55	Т
11/7.1	Комната приема пищи	7,58	+
11/7.2	ПУИ	2,58	В
11/7.3	C/Y	2,48	10
11/7.4	C/Y	1,74	+
11/1.5	O/ J	814,71	\perp

						Заказчик: AO «ГК «ОСНОВА»		КП-13	35P-OB-3.5		
Изм.	Кол.уч.	Лист	№ док.	Подпись	Дата	«Многофункциональный гостиничный комплекс адресу: г. Москва, 2-й Силикатн			янкой», по		
Разработал		аботал Дорофеев		ботал Дорофеев рофее 30.05.25		• •		Стадия	Лист	Листов	
Прове	Проверил				1 - 1		30.05.25		Р	6	
Н.конт ГИП	p.	Малин Попов	овская	1.7771	30.05.25 30.05.25	THE STATE OF THE S	Al	ПРОЕКТ	тное С.		
				· Sur gr	•		Формат А	3v3			

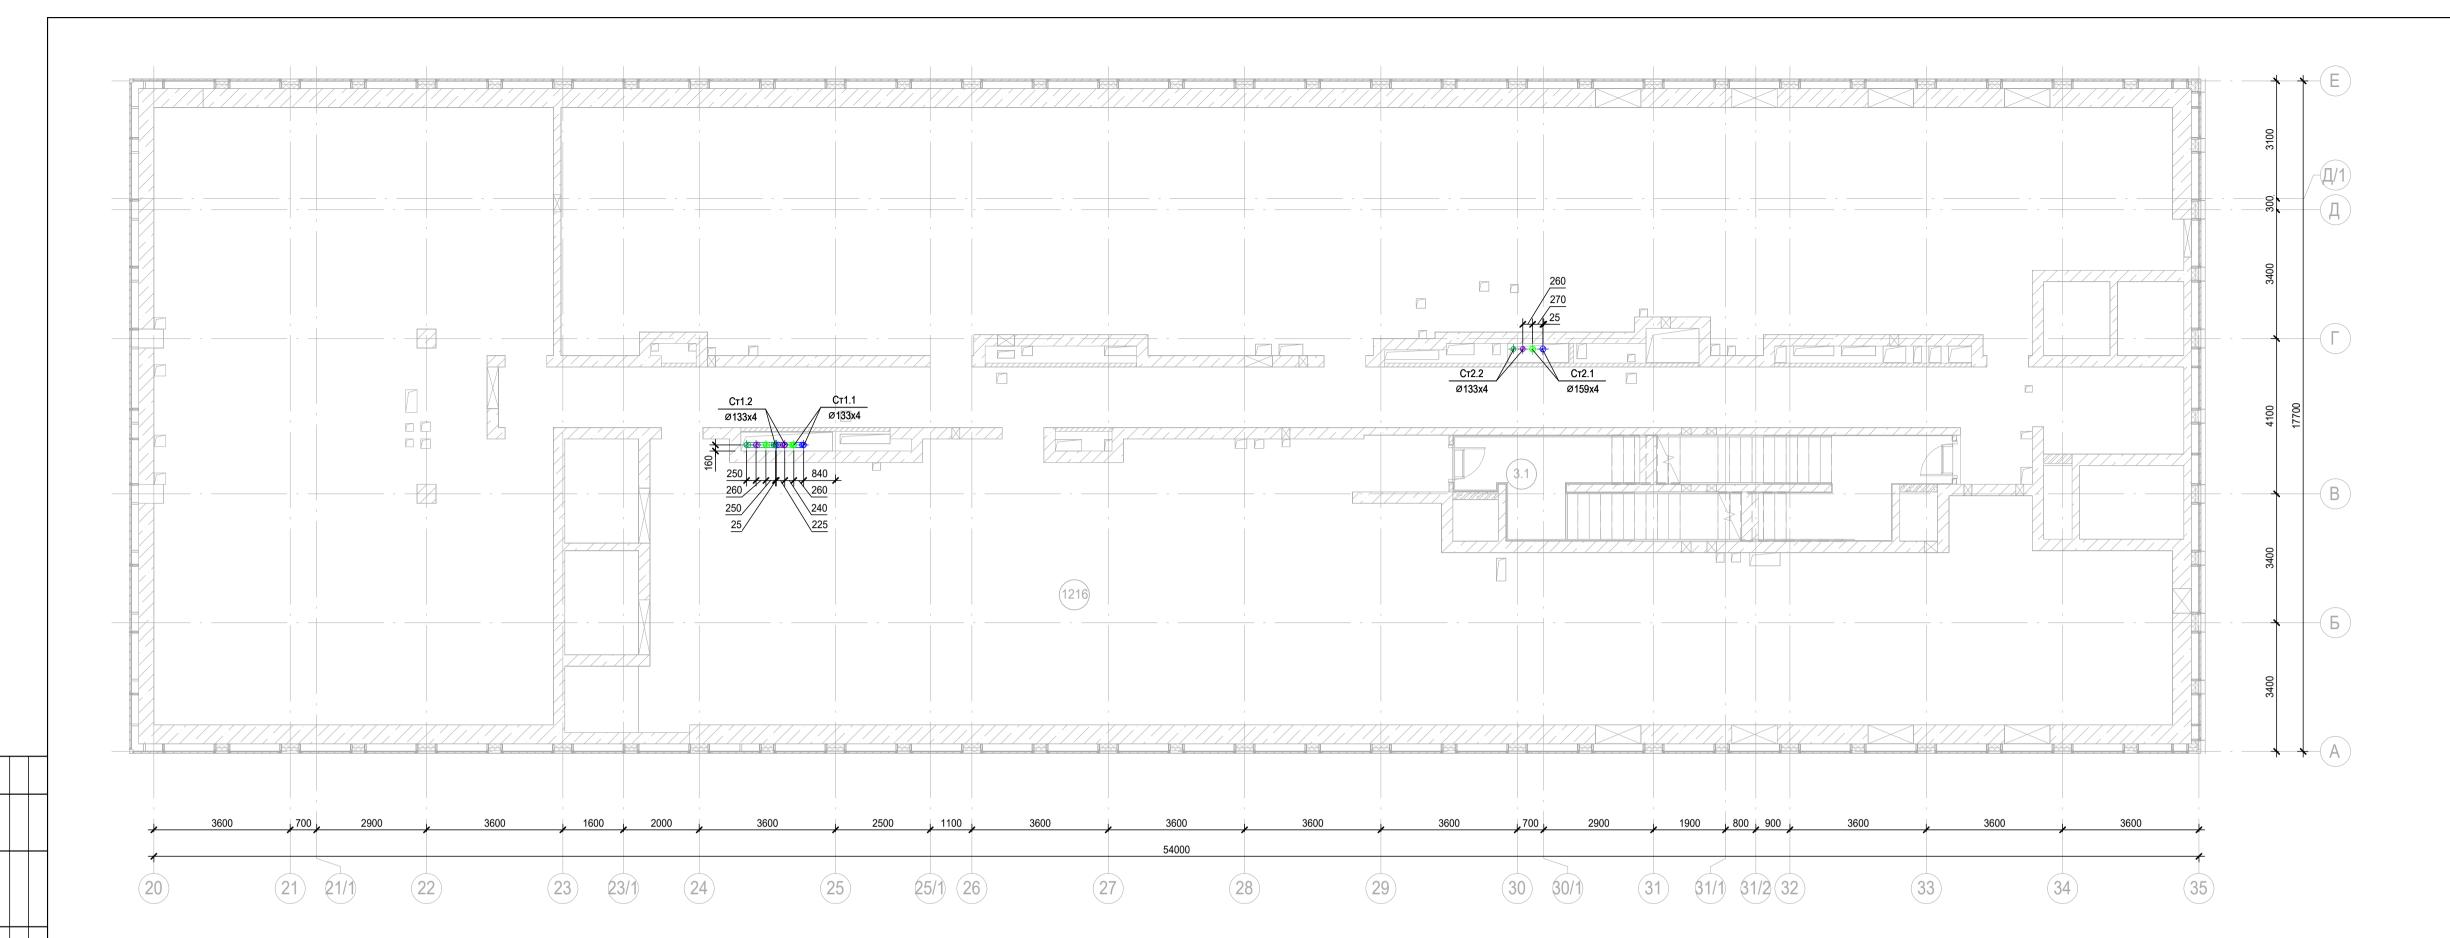

	Эксп	ликация помещений 4 этажа		
Номер помещения		Наименование	Площадь, м2	Кат. пом.
1216	Техпространство		767,55	
			767,55	

Проверил Олейник 30.05.25 Кондиционирование и холодоснабжение Корпус 4 Р 7 Н.контр. Малиновская Малиновская Малиновская План тех.пространства на отм. +16.650 Делементов быро							Заказчик: AO «ГК «ОСНОВА»		КП-13	35P-OB-3.5				
Разработал Дорофеев Орофее (30.05.25) Кондиционирование и холодоснабжение Корпус 4 Стадия Лист Листов Н.контр. Малиновская Малиновская Малиновская Малиновская Малиновская План тех.пространства на отм. +16.650 Проектное бюро	Изм	Коп уч	Пист	№ лок	Полпись	Лата	1,2			янкой», по				
Проверил Олейник (1994) 30.05.25 КОНДИЦИОНИРОВАНИЕИ ХОЛОДОСНАОЖЕНИЕ КОРПУС 4 Р 7 Н.контр. Малиновская (1994) 30.05.25 План тех.пространства на отм. +16.650		<u> </u>	* 		- 		отал Дорофеев		Дорофеев Дорофее 30.05.25			Стадия	Лист	Листов
ына пространства на отм. +10.000	<u>'</u>		п Олейник		1 \ //		кондиционированиеи холодоснаожение	Р	7					
17711 1101100 30.00.20	Н.конт ГИП	гр.	Малин Попов		./ 7 / ()	30.05.25 30.05.25	·	Al	ПРОЕК	тное С.				

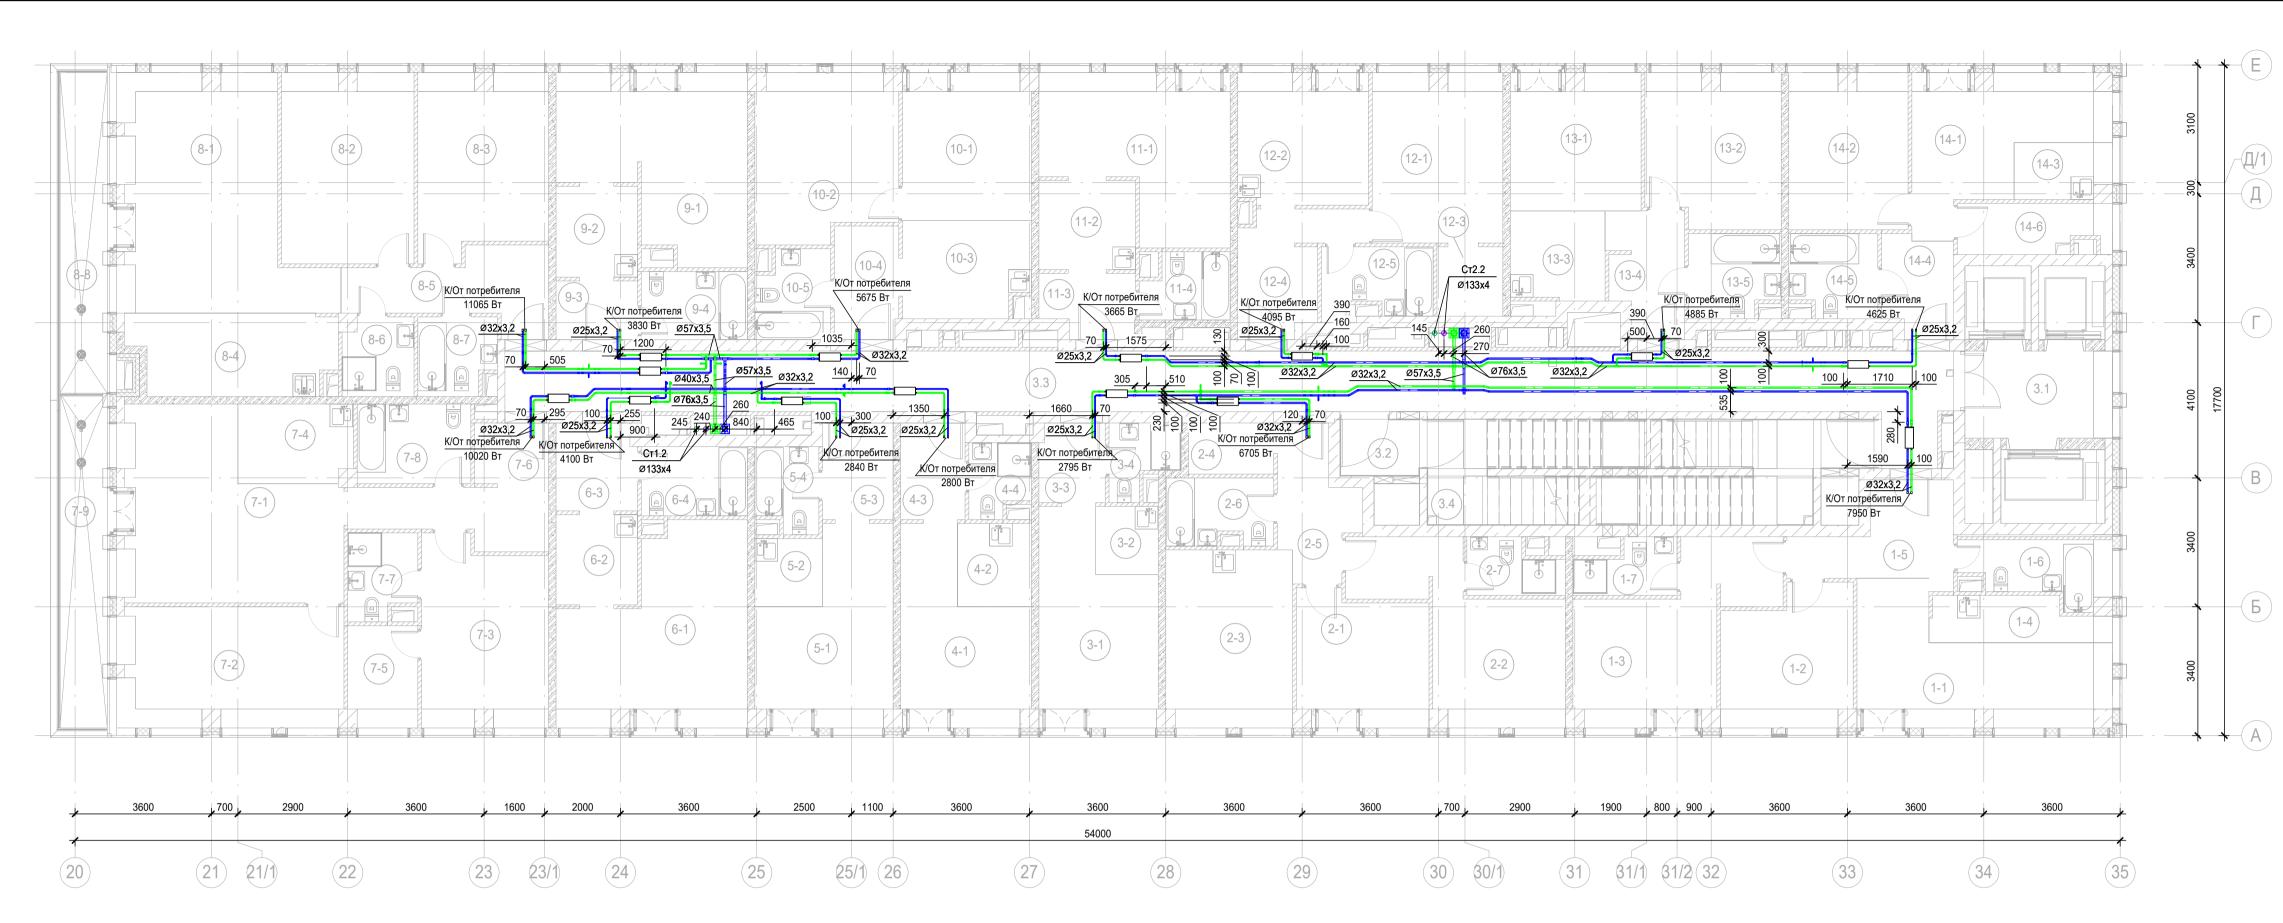


	Экспликация помещений 5 этах	ка	
Номер помещения	Наименование	Площадь, м2	Кат. пом.
Места обще	то пользования	<u>'</u>	
3.1	Лифтовой холл/ ПБЗ	8,97	
3.2	Тамбур-шлюз	3,15	
3.3	Коридор	63,41	
3.4	Лестничная клетка Н2	29,24	
1 Гостиничн	ый номер	·	
1-1	Комната №1	17,92	
1-2	Комната №2	11,96	
1-3	Комната №3	17,31	
1-4	Кухня-ниша	5,23	
1-5	Холл	8,37	
1-6	С/У	5,47	
1-7	С/У	3,45	
2 Гостиничн	ый номер		
2-1	Комната №1	11,83	
2-2	Комната №2	16,75	
2-3	Кухня	15,62	
2-4	Гардеробная	3,04	
2-5	Холл	6,93	
2-6	С/У	4,85	
2-7	С/У	3,34	
3 Гостиничн	ый номер	•	
3-1	Комната	15,43	
3-2	Кухня-ниша	2,97	
3-3	Холл	3,60	
3-4	С/У	3,05	

	Экспликация помещений 5 этах	ка	
Номер помещения	Площадь, м2	Кат	
4 Гостиничнь	ый номер	<u>'</u>	
4-1	Комната	14,17	
4-2	Кухня-ниша	4,29	
4-3	Холл	4,33	
4-4	С/У	2,97	
5 Гостиничнь	ый номер	,	
5-1	Комната	15,50	
5-2	Кухня-ниша	3,22	
5-3	Холл	4,74	
5-4	С/У	3,56	
6 Гостиничнь	ый номер	·	
6-1	Комната	21,89	
6-2	Кухня-ниша	5,12	
6-3	Холл	4,88	
6-4	С/У	5,12	
7 Гостиничнь	ый номер		
7-1	Комната №1	25,31	
7-2	Комната №2	18,76	
7-3	Комната №3	15,77	
7-4	Кухня-ниша	6,25	
7-5	Гардеробная	4,87	
7-6	Холл	10,25	
7-7	C/Y	3,95	
7-8	С/У	6,30	
7-9	Терраса	9,89	

Номер мещения	Наименование	Площадь, м2	Кат. пом
остиничн	ый номер		
8-1	Комната №1	28,50	
8-2	Комната №2	17,43	
8-3	Комната №3	15,79	
8-4	Кухня-ниша	11,22	
8-5	Холл	8,77	
8-6	С/У	3,83	
8-7	С/У	4,06	
8-8	Терраса	9,58	
остиничн	ый номер		•
9-1	Комната	20,07	
9-2	Кухня-ниша	5,16	
9-3	Холл	3,33	
9-4	С/У	5,04	
Гостиничн	ный номер		
10-1	Комната №1	13,11	
10-2	Комната №2	15,86	
10-3	Кухня-ниша	8,42	
10-4	Холл	5,05	
10-5	С/У	4,42	
Номер де:	журного персонала/горничной	•	
11-1	Комната	18,15	
11-2	Кухня-ниша	5,99	
11-3	Холл	4,01	
11-4	С/У	4,02	

	Экспликация помещений 5 этах		
Номер	Наименование	Площадь,	Кат.
помещения		м2	пом.
12 Гостинич	ный номер		
12-1	Комната	15,27	
12-2	Кухня	11,72	
12-3	Гардеробная	3,18	
12-4	Холл	7,90	
12-5	C/Y	5,13	
13 Гостинич	ный номер	·	
13-1	Комната №1	12,34	
13-2	Комната №2	14,00	
13-3	Кухня-ниша	5,82	
13-4	Холл	6,23	
13-5	С/У	5,16	
14 Гостинич	ный номер	<u>'</u>	
14-1	Комната №1	14,23	
14-2	Комната №2	12,82	
14-3	Кухня-ниша	3,42	
14-4	Холл	4,77	
14-5	С/У	4,94	
14-6	Гардеробная	4,76	
		796,57	1

					Заказчик: AO «ГК «ОСНОВА»		КП-13	35P-OB-3.5		
					1,7			нкой», по		
Кол.уч.	Лист	№ док.	Подпись	Дата						
Разработал Дорофеев		еев	Do poop eel	30.05.25	<u> </u>	Стадия	Лист	Листов		
Проверил Олейник						Р	8			
тр.	Малин Попов	овская	1770		План 5 этажа на отм. +18.600	A	ПРОЕКТ БЮРО	THOE C.		
	ботал ерил	ботал Дороф ррил Олейн гр. Малин	ботал Дорофеев Олейник Тр. Малиновская	ботал Дорофеев Оорофеев рил Олейник тр. Малиновская Ма	ботал Дорофеев Оррофее 30.05.25 рил Олейник 30.05.25 гр. Малиновская Мар 30.05.25	«Многофункциональный гостиничный комплекс адресу: г. Москва, 2-й Силикатн ботал Дорофеев 30.05.25 рил Олейник 30.05.25 Кондиционирование и холодоснабжение Корпус 4	«Многофункциональный гостиничный комплекс с подземн адресу: г. Москва, 2-й Силикатный проезд, ботал Дорофеев Орофеев 30.05.25 фил Олейник 30.05.25 Кондиционирование и холодоснабжение Корпус 4 Р	«Многофункциональный гостиничный комплекс с подземной автостоя адресу: г. Москва, 2-й Силикатный проезд, вл. 8 Кол.уч. Лист № док. Подпись Дата ботал Дорофеев Орофее 30.05.25 Брил Олейник 30.05.25 Кондиционирование и холодоснабжение Корпус 4 Р 8 План 5 этажа на отм. +18.600		

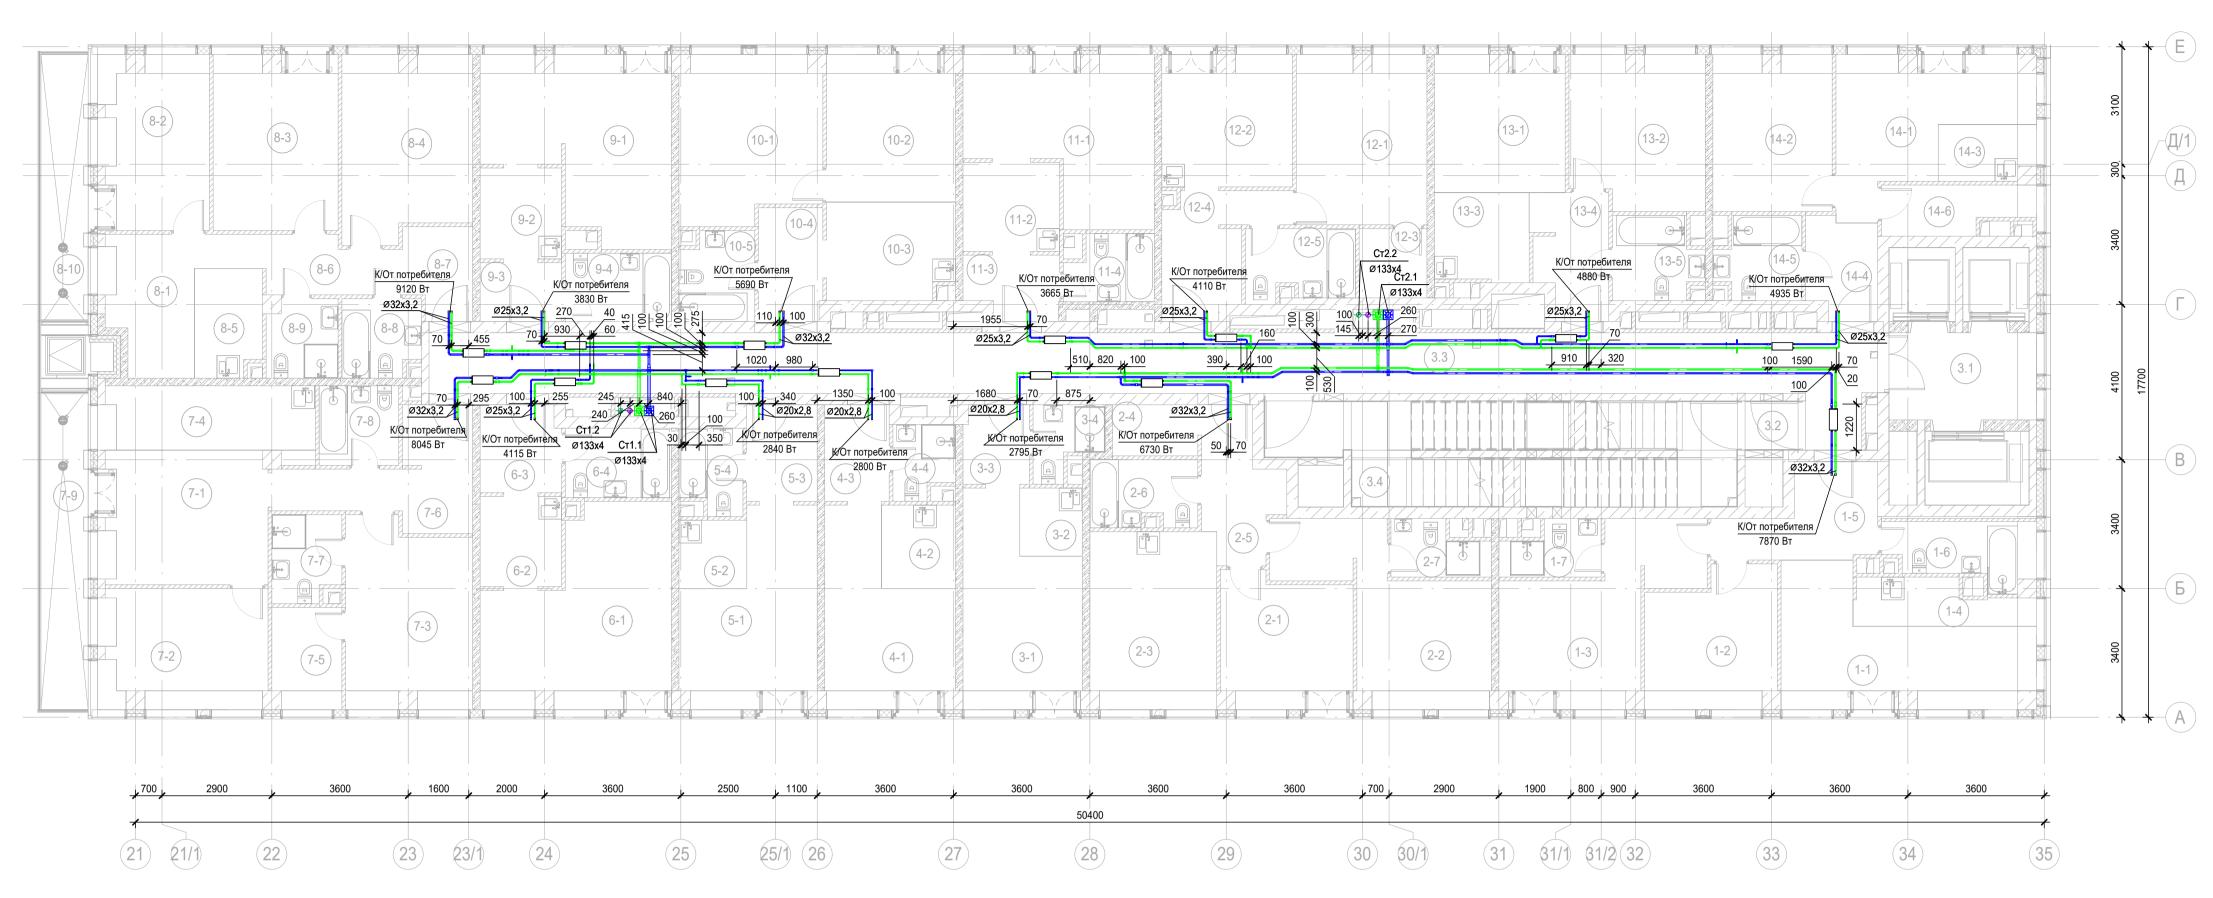


	Экспликация помещений 6 этажа	ì	
Номер помещения	Наименование	Площадь, м2	Кат. пом.
Места общег	о пользования		
3.1	Лифтовой холл/ ПБЗ	8,97	
3.2	Тамбур-шлюз	1,82	
3.3	Коридор	63,41	
3.4	Лестничная клетка Н2	30,57	
1 Гостиничн	ый номер	•	
1-1	Комната №1	17,68	
1-2	Комната №2	11,96	
1-3	Комната №3	17,17	
1-4	Кухня-ниша	5,08	
1-5	Холл	8,05	
1-6	С/У	5,57	
1-7	С/У	3,46	
2 Гостиничнь	ый номер		
2-1	Комната №1	11,83	
2-2	Комната №2	16,90	
2-3	Кухня	15,62	
2-4	Гардеробная	3,04	
2-5	Холл	6,93	
2-6	С/У	4,89	
2-7	С/У	3,39	
3 Гостиничнь	ый номер		•
3-1	Комната	15,43	
3-2	Кухня-ниша	2,97	
3-3	Холл	3,60	
3-4	С/У	3,05	

Harran		Ппошол	Кат
Номер помещения	Наименование	Площадь, м2	пом
4 Гостиничнь	ый номер		•
4-1	Комната	14,17	
4-2	Кухня-ниша	4,29	
4-3	Холл	4,33	
4-4	С/У	2,97	
5 Гостиничнь	ый номер		
5-1	Комната	15,50	
5-2	Кухня-ниша	3,22	
5-3	Холл	4,74	
5-4	С/У	3,56	
3 Гостиничнь	ій номер	·	
6-1	Комната	21,99	
6-2	Кухня-ниша	5,12	
6-3	Холл	4,88	
6-4	C/Y	5,12	
7 Гостиничнь	ıй номер		
7-1	Комната №1	15,70	
7-2	Комната №2	13,96	
7-3	Комната №3	15,83	
7-4	Кухня-ниша	10,05	
7-5	Гардеробная	4,87	
7-6	Холл	10,03	
7-7	C/Y	4,05	
7-8	C/Y	4,41	
7-9	Терраса	9,33	

Номер		Площадь,	Кат
помер	Наименование	тлющадь,	ПОМ
8 Гостиничны	L NA HOMED	1412	110111
8-1	Комната №1	10,34	
8-2	Комната №2	13,70	
8-3	Комната №3	15,10	
8-4	Комната №4	16,00	
8-5	Кухня-ниша	4,96	
8-6	Коридор	5,17	
8-7	Холл	4,21	
8-8	С/У	4,16	
8-9	С/У	3,83	
8-10	Терраса	8,02	
9 Гостиничнь	ый номер	·	
9-1	Комната	20,07	
9-2	Кухня-ниша	5,16	
9-3	Холл	3,33	
9-4	С/У	5,04	
10 Гостиничн			
10-1	Комната №1	15,86	
10-2	Комната №2	13,11	
10-3	Кухня-ниша	8,54	
10-4	Холл	5,05	
10-5	С/У	4,53	

Номер		Площадь,	Кат
помещения	Наименование	м2	пом
11 Гостиничн	ный номер		•
11-1	Комната	18,15	
11-2	Кухня-ниша	5,99	
11-3	Холл	4,01	
11-4	С/У	4,02	
12 Гостиничн	ный номер	•	
12-1	Комната	15,27	
12-2	Кухня	11,82	
12-3	Гардеробная	3,28	
12-4	Холл	7,90	
12-5	С/У	5,20	
13 Гостиничн	ный номер	·	
13-1	Комната №1	12,34	
13-2	Комната №2	14,00	
13-3	Кухня-ниша	5,80	
13-4	Холл	6,23	
13-5	С/У	4,81	
14 Гостиничн	ный номер		
14-1	Комната №1	14,26	
14-2	Комната №2	12,82	
14-3	Кухня-ниша	3,45	
14-4	Холл	4,77	
14-5	С/У	4,59	
14-6	Гардеробная	4,54	
		768,94	

						Заказчик: AO «ГК «ОСНОВА»		КП-13	35P-OB-3.5
						«Многофункциональный гостиничный комплек адресу: г. Москва, 2-й Силикать			нкой», по
Изм.	Кол.уч.	Лист	№ док.	Подпись	Дата	, , ,	1 10		
Разра	ботал	Дороф	еев	Dopopeel	30.05.25		Стадия	Лист	Листов
Прове	рил	Олейн	ик		30.05.25	Кондиционированиеи холодоснабжение Корпус 4	Р	9	
			-	0		Корпус 4	F	9	
							A 1		
Н.конт	p.	Малин	овская	Maf	30.05.25	План 6 этажа на отм. +21.900	ΔΙ	ПРОЕКТ БЮРО	ГНОЕ
ГИП		Попов		tool	30.05.25				<u> </u>

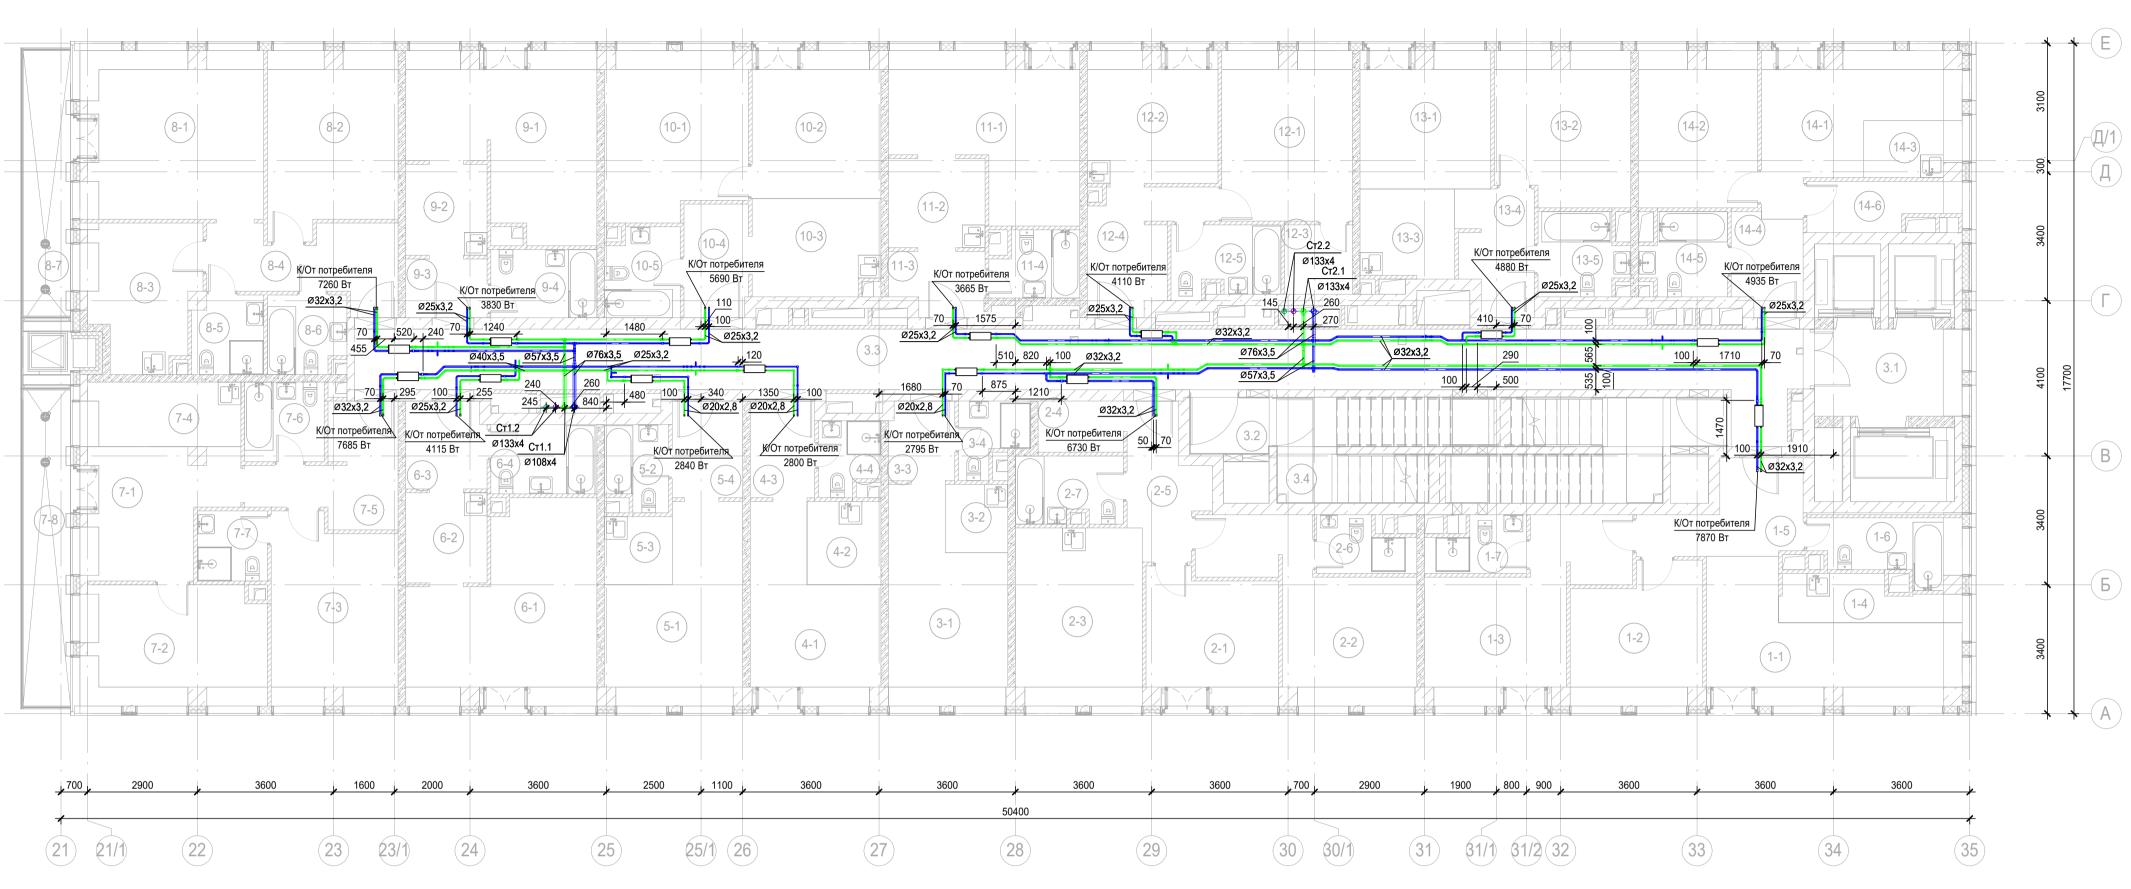


Номер помещения	Наименование	Площадь, м2	Кат пом
Места общег	о пользования		
3.1	Лифтовой холл/ ПБЗ	8,97	
3.2	Тамбур-шлюз	3,15	
3.3	Коридор	63,41	
3.4	Лестничная клетка Н2	29,24	
1 Гостиничн	ый номер	•	
1-1	Комната №1	17,68	
1-2	Комната №2	11,96	
1-3	Комната №3	17,17	
1-4	Кухня-ниша	5,08	
1-5	Холл	8,05	
1-6	С/У	5,57	
1-7	С/У	3,46	
2 Гостиничн	ый номер		
2-1	Комната №1	11,83	
2-2	Комната №2	16,90	
2-3	Кухня	15,62	
2-4	Гардеробная	3,04	
2-5	Холл	6,93	
2-6	С/У	3,39	
2-7	С/У	4,89	
3 Гостиничн	ый номер		•
3-1	Комната	15,43	
3-2	Кухня-ниша	2,97	
3-3	Холл	3,60	
3-4	С/У	3,05	

	Экспликация помещений 7 этаж	a	
Номер помещения	Наименование	Площадь, м2	Кат
4 Гостиничнь	ый номер	•	
4-1	Комната	14,17	
4-2	Кухня-ниша	4,29	
4-3	Холл	4,33	
4-4	С/У	2,97	
5 Гостиничнь	ый номер		
5-1	Комната	15,50	
5-2	С/У	3,56	
5-3	Кухня-ниша	3,22	
5-4	Холл	4,74	
6 Гостиничнь	ый номер		
6-1	Комната	21,99	
6-2	Кухня-ниша	5,12	
6-3	Холл	4,88	
6-4	С/У	5,12	
7 Гостиничнь	ый номер		
7-1	Комната №1	12,20	
7-2	Комната №2	15,17	
7-3	Комната №3	15,83	
7-4	Кухня-ниша	7,49	
7-5	Холл	8,66	
7-6	С/У	4,41	
7-7	С/У	3,42	
7-8	Терраса	9,33	

	Экспликация помещений 7 этаж		
Номер помещения	Наименование	Площадь, м2	Кат. пом
8 Гостиничнь	ый номер		
8-1	Комната №1	21,16	
8-2	Комната №2	15,82	
8-3	Кухня	10,88	
8-4	Холл	9,13	
8-5	C/Y	3,83	
8-6	С/У	4,16	
8-7	Терраса	8,02	
9 Гостиничнь	ый номер	•	
9-1	Комната	20,07	
9-2	Кухня-ниша	5,16	
9-3	Холл	3,33	
9-4	С/У	5,04	
10 Гостиничн	ный номер	·	
10-1	Комната №1	15,86	
10-2	Комната №2	13,11	
10-3	Кухня-ниша	8,54	
10-4	Холл	5,05	
10-5	С/У	4,53	
11 Номер де:	журного персонала/горничной	•	
11-1	Комната	18,15	
11-2	Кухня-ниша	5,99	
11-3	Холл	4,01	
11-4	С/У	3,86	

Номер помещения	Наименование	Площадь, м2	Кат.
12 Гостиничь	I ный номер	IVIZ	TIOW
12-1	Комната	15,27	
12-2	Кухня	11,82	
12-3	Гардеробная	3,28	
12-4	Холл	7,90	
12-5	С/У	5,20	
13 Гостиничн	ный номер	· · · · · · · · · · · · · · · · · · ·	
13-1	Комната №1	12,34	
13-2	Комната №2	14,00	
13-3	Кухня-ниша	5,80	
13-4	Холл	6,23	
13-5	С/У	4,81	
14 Гостиничн	ный номер		
14-1	Комната №1	14,26	
14-2	Комната №2	12,82	
14-3	Кухня-ниша	3,45	
14-4	Холл	4,77	
14-5	C/Y	4,59	
14-6	Холл	4,54	
		744,59	

						Заказчик: АО «ГК «ОСНОВА»		КП-13	35P-OB-3.5
Изм.	Кол.уч.	Лист	№ док.	Подпись	Дата	«Многофункциональный гостиничный комплекс адресу: г. Москва, 2-й Силикатн			янкой», по
Разраб	<u> </u>	Дороф		Do pospee			Стадия	Лист	Листов
Провер		Олейн			30.05.25	Кондиционированиеи холодоснабжение Корпус 4	Р	10	-
Н.контן ГИП	р.	Малин Попов	овская	1770	30.05.25 30.05.25	Thian Totalia Tia Offin 20.200	Al	ПРОЕКТ БЮРО	THOE C.

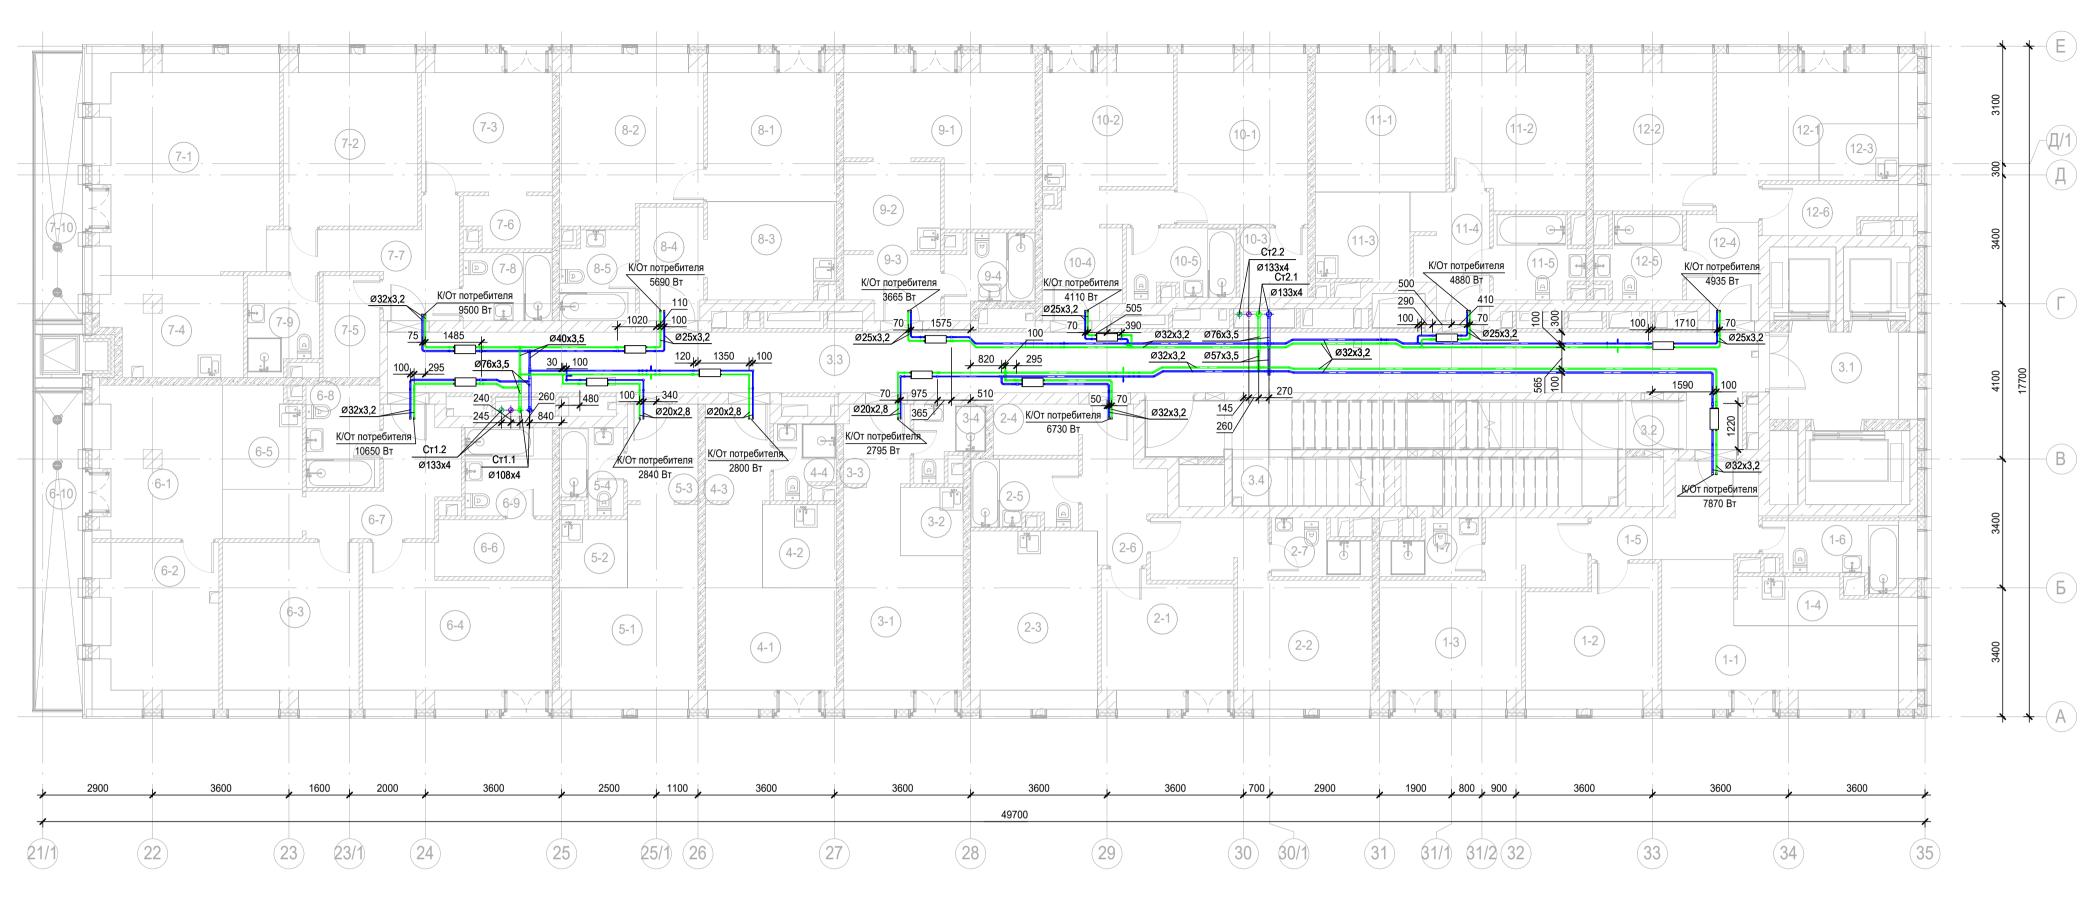

Номор		Плошол	Кат.
Номер помещения	Наименование	Площадь, м2	пом.
Места общег	о пользования		
3.1	Лифтовой холл/ ПБЗ	8,97	
3.2	Тамбур-шлюз	1,82	
3.3	Коридор	60,13	
3.4	Лестничная клетка Н2	30,57	
1 Гостиничнь	ый номер		
1-1	Комната №1	17,68	
1-2	Комната №2	11,96	
1-3	Комната №3	17,17	
1-4	Кухня-ниша	5,08	
1-5	Холл	8,05	
1-6	С/У	5,57	
1-7	С/У	3,46	
2 Гостиничнь	ый номер		
2-1	Комната №1	11,83	
2-2	Комната №2	16,90	
2-3	Кухня	15,62	
2-4	Гардеробная	3,04	
2-5	С/У	4,89	
2-6	Холл	6,93	
2-7	С/У	3,39	
3 Гостиничнь	ый номер		'
3-1	Комната	15,43	
3-2	Кухня-ниша	2,97	
3-3	Холл	3,60	
3-4	С/У	3,05	


	Экспликация помещений 8 этах	ка	
Номер помещения	Наименование	Площадь, м2	Кат. пом.
4 Гостиничны	ый номер	<u>'</u>	
4-1	Комната	14,17	
4-2	Кухня-ниша	4,29	
4-3	Холл	4,33	
4-4	С/У	2,97	
5 Гостиничн	ый номер		•
5-1	Комната	15,50	
5-2	Кухня-ниша	3,22	
5-3	Холл	4,74	
5-4	С/У	3,56	
6 Гостиничн	ый номер		•
6-1	Комната №1	16,12	
6-2	Комната №2	14,31	
6-3	Комната №3	15,59	
6-4	Комната №4	18,65	
6-5	Кухня-ниша	5,53	
6-6	Гардеробная	4,59	
6-7	Холл	8,64	
6-8	С/У	5,27	
6-9	С/У	5,36	
6-10	Терраса	9,33	

Номер помещения	Наименование	Площадь, м2	Кат
7 Гостиничнь	ый номер	·	
7-1	Комната №1	27,89	
7-2	Комната №2	15,93	
7-3	Комната №3	12,42	
7-4	Кухня-ниша	9,31	
7-5	Гардеробная	4,05	
7-6	Гардеробная	2,99	
7-7	Холл	9,11	
7-8	С/У	4,23	
7-9	С/У	4,66	
7-10	Терраса	8,02	
8 Гостиничнь	ый номер		•
8-1	Комната №1	13,11	
8-2	Комната №2	15,86	
8-3	Кухня-ниша	8,54	
8-4	Холл	5,05	
8-5	С/У	4,53	
9 Гостиничнь	ый номер	<u>'</u>	
9-1	Комната	18,15	
9-2	Кухня-ниша	5,99	
9-3	Холл	4,02	
9-4	С/У	4,34	

Номер		Площадь,	Кат	
помещения	Наименование	м2	ПОМ	
10 Гостиничн	ный номер	<u> </u>		
10-1	Комната	15,27		
10-2	Кухня	11,82		
10-3	Гардеробная	3,28		
10-4	Холл	7,90		
10-5	С/У	5,20		
11 Гостиничн	ный номер			
11-1	Комната №1	12,34		
11-2	Комната №2	14,00		
11-3	Кухня-ниша	5,80		
11-4	Холл	6,23		
11-5	С/У	4,81		
12 Гостиничн	ный номер			
12-1	Комната №1	14,26		
12-2	Комната №2	12,82		
12-3	Кухня-ниша	3,45		
12-4	Холл	4,77		
12-5	С/У	4,59		
12-6	Гардеробная	4,54		
		723,56		

			ı	<u> </u>						
						Заказчик: AO «ГК «ОСНОВА»		КП-13	35P-OB-3.5	
						«Многофункциональный гостиничный комплекс с подземной автостоянкой», адресу: г. Москва, 2-й Силикатный проезд, вл. 8		нкой», по		
Изм.	Кол.уч.	Лист	№ док.	Подпись	Дата					
Разра	ботал Дорофеев		Do poop eet	30.05.25		Стадия	Лист	Листов		
Прове	рил	Олейник			30.05.25	Кондиционирование и холодоснабжение Корпус 4	Р	11		
				-0			-			
							A 1			
Н.контр.		Малиновская		Maf	30.05.25	План 8 этажа на отм. +28.500	ΙДΙ	ПРОЕКТ БЮРО	THOE	
ГИП	ГИП		Попов		tool	30.05.25		<i>,</i> , , ,	•	♥.

Формат А3х3

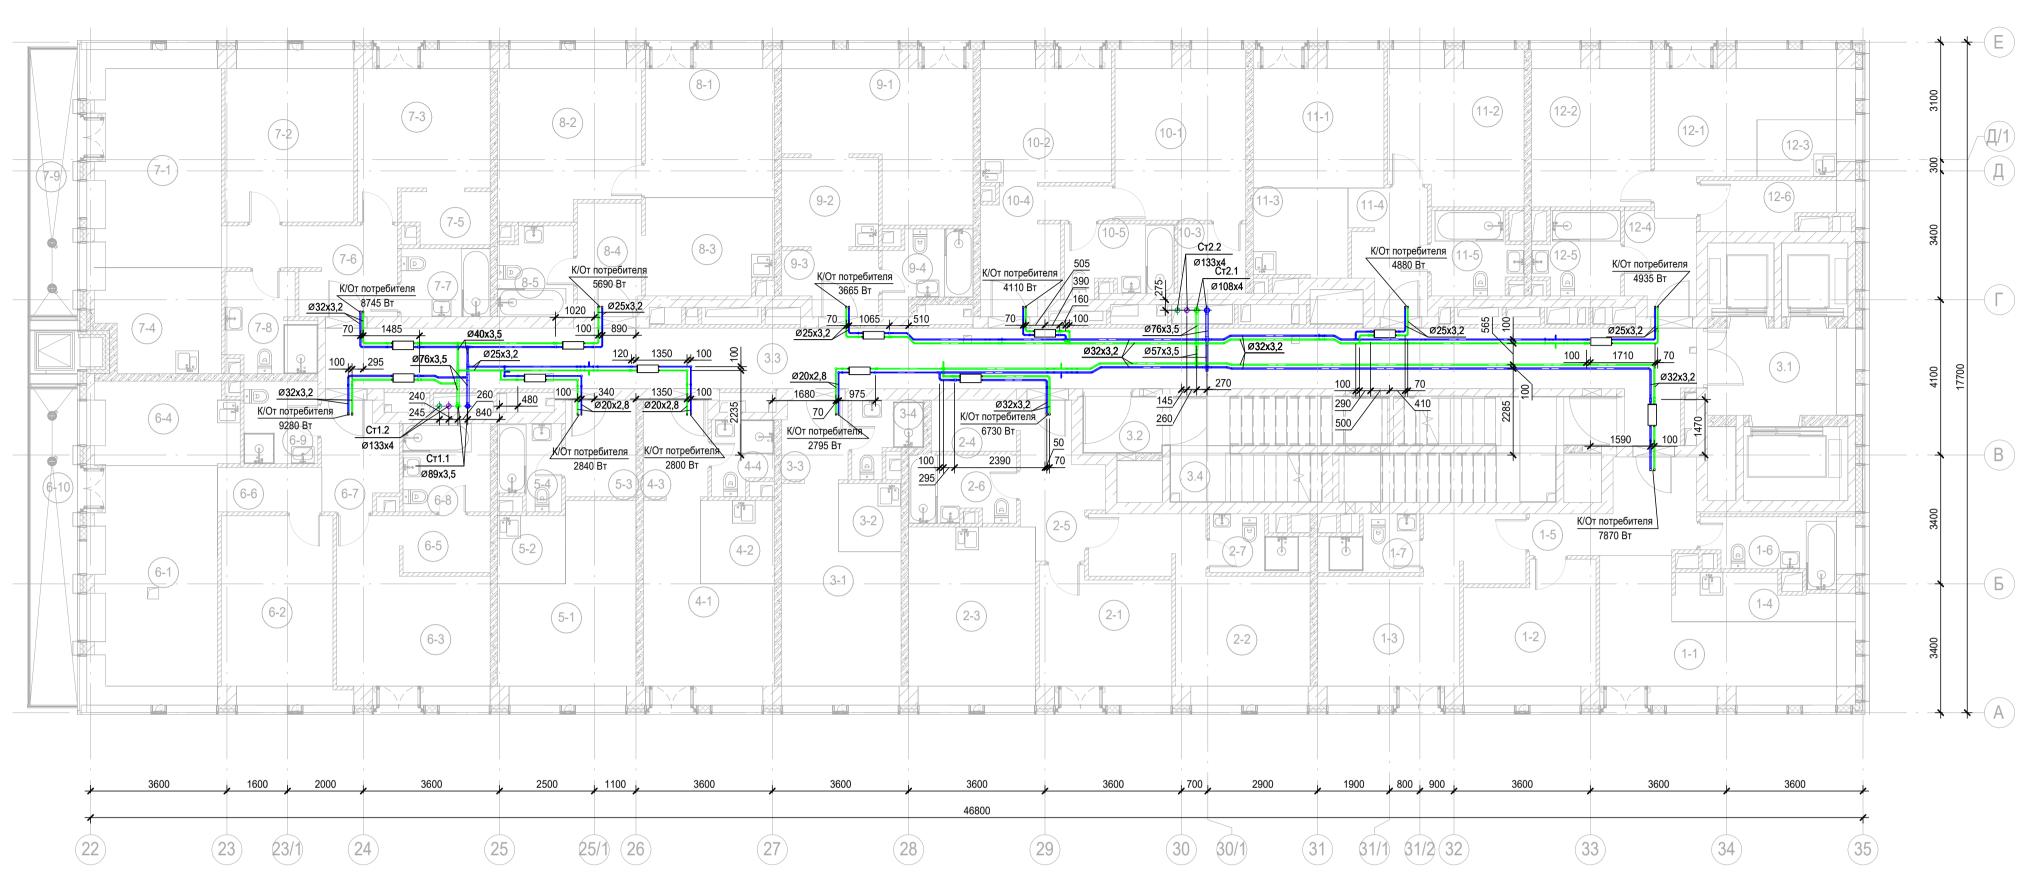


Номер помещения	Наименование	M2			
Места общег	о пользования		'		
3.1	Лифтовой холл/ ПБЗ	8,97			
3.2	Тамбур-шлюз	3,15			
3.3	Коридор	60,13			
3.4	Лестничная клетка H2	29,24			
1 Гостиничнь	ый номер	'			
1-1	Комната №1	17,68			
1-2	Комната №2	11,96			
1-3	Комната №3	17,17			
1-4	Кухня-ниша	5,08			
1-5	Холл	8,05			
1-6	С/У	5,57			
1-7	С/У	3,46			
2 Гостиничнь	ый номер	'			
2-1	Комната №1	11,83			
2-2	Комната №2	16,90			
2-3	Кухня	15,62			
2-4	Гардеробная	3,04			
2-5	Холл	6,93			
2-6	С/У	4,89			
2-7	С/У	3,39			
3 Гостиничнь	ый номер	1	•		
3-1	Комната	15,43			
3-2	Кухня-ниша	2,97			
3-3	Холл	3,60			
3-4	C/Y	3,05			

помещения Наименование м2 г 4 Гостиничный номер 14,17 14,17 4-1 Комната 14,17 4-2 Кухня-ниша 4,29 4-3 Холл 4,33 4-4 С/У 2,97 5 Гостиничный номер 5-1 Комната 15,50 5-2 Кухня-ниша 3,22 5-3 Холл 4,74 5-4 С/У 3,56 6 Гостиничный номер 6-1 Комната №1 21,96 6-2 Комната №2 14,77 6-3 Комната №3 15,94 6-4 Кухня-ниша 8,53			
	Наименование		Кат.
4 Гостиничнь	ый номер	•	•
4-1	Комната	14,17	
4-2	Кухня-ниша	4,29	
4-3	Холл	4,33	
4-4	С/У	2,97	
5 Гостиничнь	ый номер	•	
5-1	Комната	15,50	
5-2	Кухня-ниша	3,22	
5-3	Холл	4,74	
5-4	С/У	3,56	
6 Гостиничнь	ый номер	<u>'</u>	
6-1	Комната №1	21,96	
6-2	Комната №2	14,77	
6-3	Комната №3	15,94	
6-4	Кухня-ниша	8,53	
6-5	Гардеробная	3,45	
6-6	Коридор	3,24	
6-7	Холл	5,26	
6-8	С/У	5,36	
6-9	С/У	4,24	
6-10	Терраса	9,33	

Номер		Площадь,	Кат
помещения	· I HAMMEHORAHME		пом
7 Гостиничні	ый номер	<u> </u>	
7-1	Комната №1	20,12	
7-2	Комната №2	15,32	
7-3	Комната №3	13,52	
7-4	Кухня-ниша	8,70	
7-5	Гардеробная	2,99	
7-6	Холл	8,44	
7-7	С/У	4,23	
7-8	С/У	5,56	
7-9	Терраса	8,02	
8 Гостиничні	ый номер		
8-1	Комната №1	13,11	
8-2	Комната №2	15,86	
8-3	Кухня-ниша	8,54	
8-4	Холл	5,05	
8-5	С/У	4,53	
9 Номер деж	урного персонала/горничной		
9-1	Комната	18,15	
9-2	Кухня-ниша	5,99	
9-3	Холл	4,02	
9-4	С/У	4,34	

Harran		Ппошат	1/0-
Номер	Наименование	Площадь, м2	Кат.
помещения 10 Гостиничн	LUM HOMEN	IVIZ	ПОМ
10-1	Комната	15,27	
10-1	Кухня	11,82	
10-2	Гардеробная	3,28	
10-3	Холл	7,90	
10-4	C/Y	5,20	
 11 Гостиничн		3,20	
11-1	Комната №1	12,34	
11-2	Комната №2	14,00	
11-3	Кухня-ниша	5,80	
11-4	Хопп	6,23	
11-5	C/Y	4,81	
11-5 12 Гостиничн		4,01	
12-1	Комната №1	14,26	
12-2	Комната №2	12,82	
12-3	Кухня-ниша	3,45	
12-4	Холл	4,77	
12-5	C/Y	4,59	
12-5	Гардеробная	4,59	
12-0	_П ардерооная	700,54	

						Заказчик: AO «ГК «ОСНОВА»		КП-13	35P-OB-3.5
						«Многофункциональный гостиничный комплекс с подземной автостоянкой», адресу: г. Москва, 2-й Силикатный проезд, вл. 8		янкой», по	
Изм.	Кол.уч.	Лист	№ док.	Подпись	Дата	., ,	•		
Разра	ботал	отал Дорофеев		Do poop eet	30.05.25	_	Стадия	Лист	Листов
Прове	рил	Олейник			30.05.25		Р	12	
			-	0		Rophyo 1			
							_		
Н.конт	Н.контр.		овская	Maf	30.05.25	План 9 этажа на отм. +31.800	ΔΙ	ПРОЕКТ БЮРО	ГНОЕ
ГИП	ГИП			tool	30.05.25				
				- Or J			Формат А	3x3	

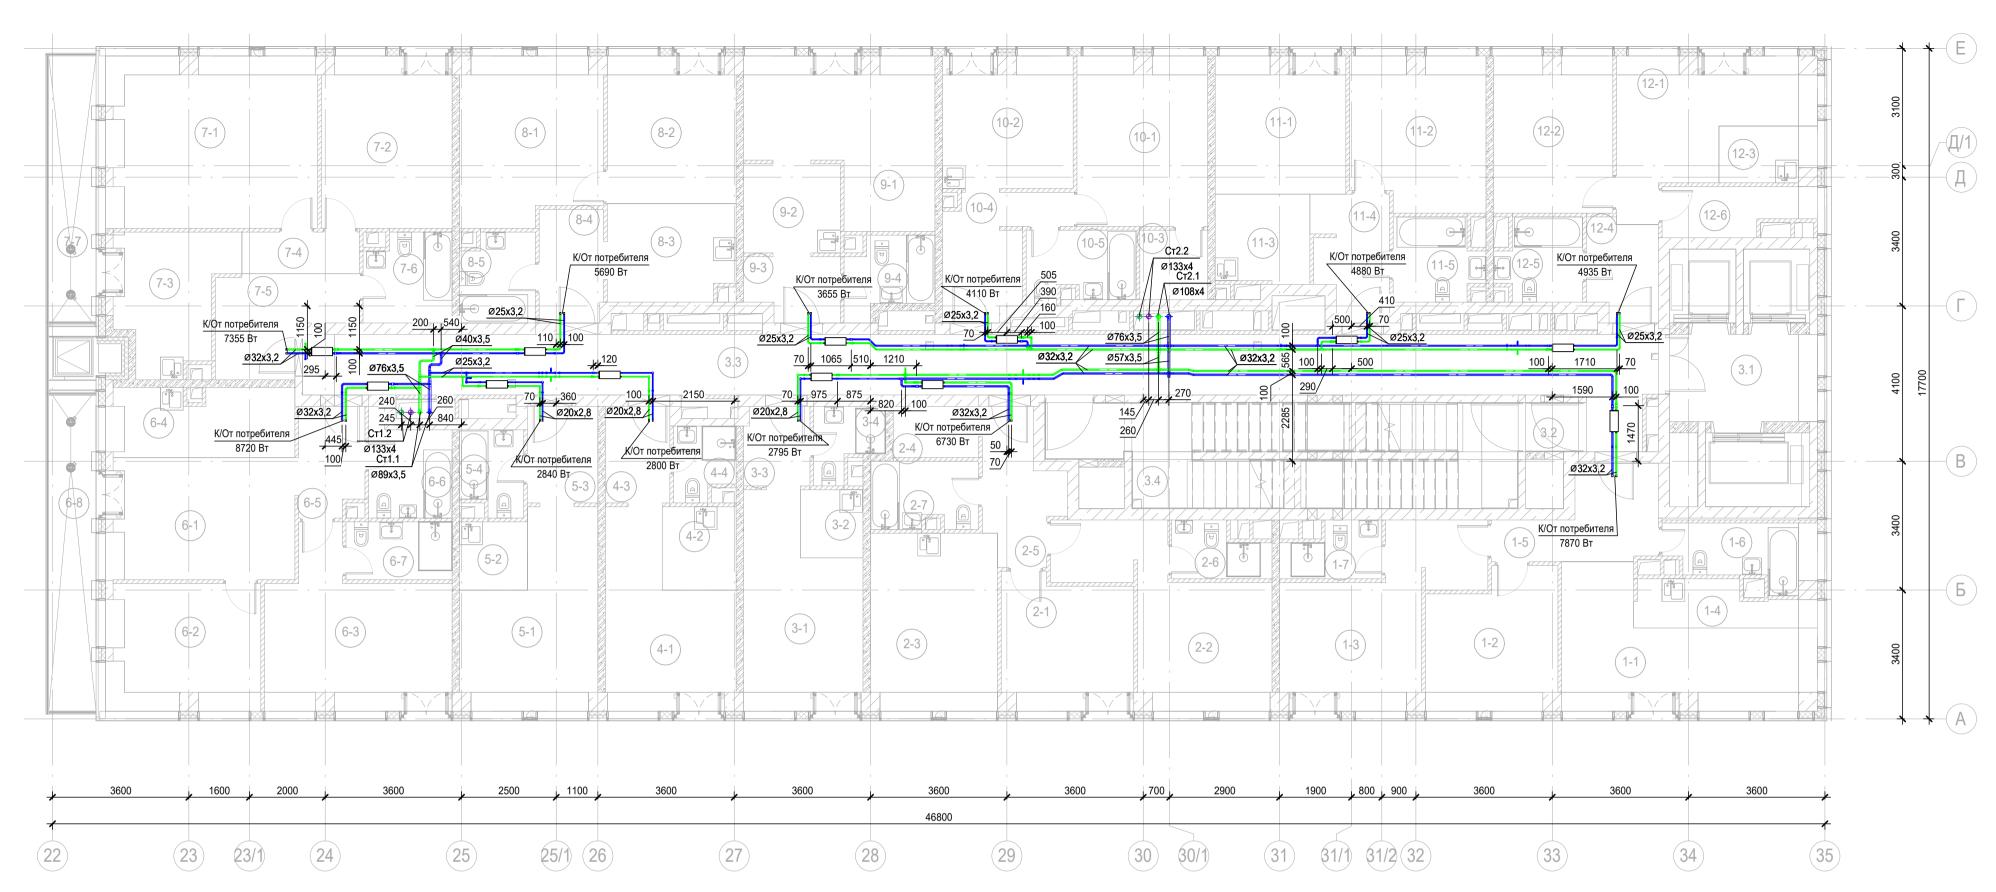


Номер		Площадь,	Кат
помещения	Наименование	м2	ПОМ
Места общег	о пользования	<u>'</u>	
3.1	Лифтовой холл/ ПБЗ	8,97	
3.2	Тамбур-шлюз	1,82	
3.3	Коридор	59,49	
3.4	Лестничная клетка Н2	30,57	
1 Гостиничнь	ый номер		
1-1	Комната №1	17,68	
1-2	Комната №2	11,96	
1-3	Комната №3	17,17	
1-4	Кухня-ниша	5,08	
1-5	Холл	8,05	
1-6	С/У	5,57	
1-7	С/У	3,46	
2 Гостиничнь	ый номер	·	
2-1	Комната №1	11,83	
2-2	Комната №2	16,90	
2-3	Кухня	15,62	
2-4	Гардеробная	3,04	
2-5	Холл	6,93	
2-6	С/У	3,39	
2-7	С/У	4,89	
3 Гостиничнь	ый номер		
3-1	Комната	15,43	
3-2	Кухня-ниша	2,97	
3-3	Холл	3,60	
3-4	С/У	3,05	

	Экспликация помещений 10 этах	жа	
Номер помещения	Наименование	Площадь, м2	Кат.
4 Гостиничнь	ый номер		
4-1	Комната	14,17	
4-2	Кухня-ниша	4,29	
4-3	Холл	4,33	
4-4	С/У	2,97	
5 Гостиничнь	ый номер		•
5-1	Комната	15,50	
5-2	Кухня-ниша	3,22	
5-3	Холл	4,74	
5-4	С/У	3,56	
6 Гостиничнь	ый номер		
6-1	Комната №1	16,58	
6-2	Комната №2	13,43	
6-3	Комната №3	18,33	
6-4	Кухня-ниша	9,12	
6-5	Холл	4,86	
6-6	С/У	5,39	
6-7	С/У	4,27	
6-8	Терраса	9,33	

Номер	Наименование	Площадь,	Кат.
помещения		м2	пом.
7 Гостиничны	ый номер		
7-1	Комната №1	25,04	
7-2	Комната №2	15,52	
7-3	Кухня	10,44	
7-4	Коридор	3,41	
7-5	Холл	8,02	
7-6	С/У	5,29	
7-7	Терраса	8,02	
8 Гостиничнь	ый номер	•	
8-1	Комната №1	15,86	
8-2	Комната №2	13,11	
8-3	Кухня-ниша	8,54	
8-4	Холл	5,05	
8-5	С/У	4,53	
9 Гостиничнь	ый номер	•	
9-1	Комната	18,15	
9-2	Кухня-ниша	5,99	
9-3	Холл	4,02	
9-4	С/У	4,34	

Номер	Наименование	Площадь,	Кат
помещения		м2	ПОМ
10 Гостиничн			
10-1	Комната	15,27	
10-2	Кухня	11,82	
10-3	Гардеробная	3,28	
10-4	Холл	7,90	
10-5	С/У	5,20	
11 Гостиничн	ный номер		
11-1	Комната №1	12,34	
11-2	Комната №2	14,00	
11-3	Кухня-ниша	5,80	
11-4	Холл	6,23	
11-5	С/У	4,81	
12 Гостиничн	ный номер		
12-1	Комната №1	14,26	
12-2	Комната №2	12,82	
12-3	Кухня-ниша	3,45	
12-4	Холл	4,77	
12-5	С/У	4,59	
12-6	Гардеробная	4,54	
		677,98	

				_					
						Заказчик: AO «ГК «ОСНОВА»		КП-13	35P-OB-3.5
						«Многофункциональный гостиничный комплекс с подземной автостоянкой», адресу: г. Москва, 2-й Силикатный проезд, вл. 8		янкой», по	
Изм.	Кол.уч.	Лист	№ док.	Подпись	Дата				
Разра	ботал	Дорофеев		Do poopeel	30.05.25	16	Стадия	Лист	Листов
Прове	рил	Олейник			30.05.25		Р	13	
				U					
Н.контр.		Малиновская Маб		30.05.25	План 10 этажа на отм. +35.100	А Р проектное С			
ГИП	ГИП			Log	30.05.25				
							Формат Л	22	

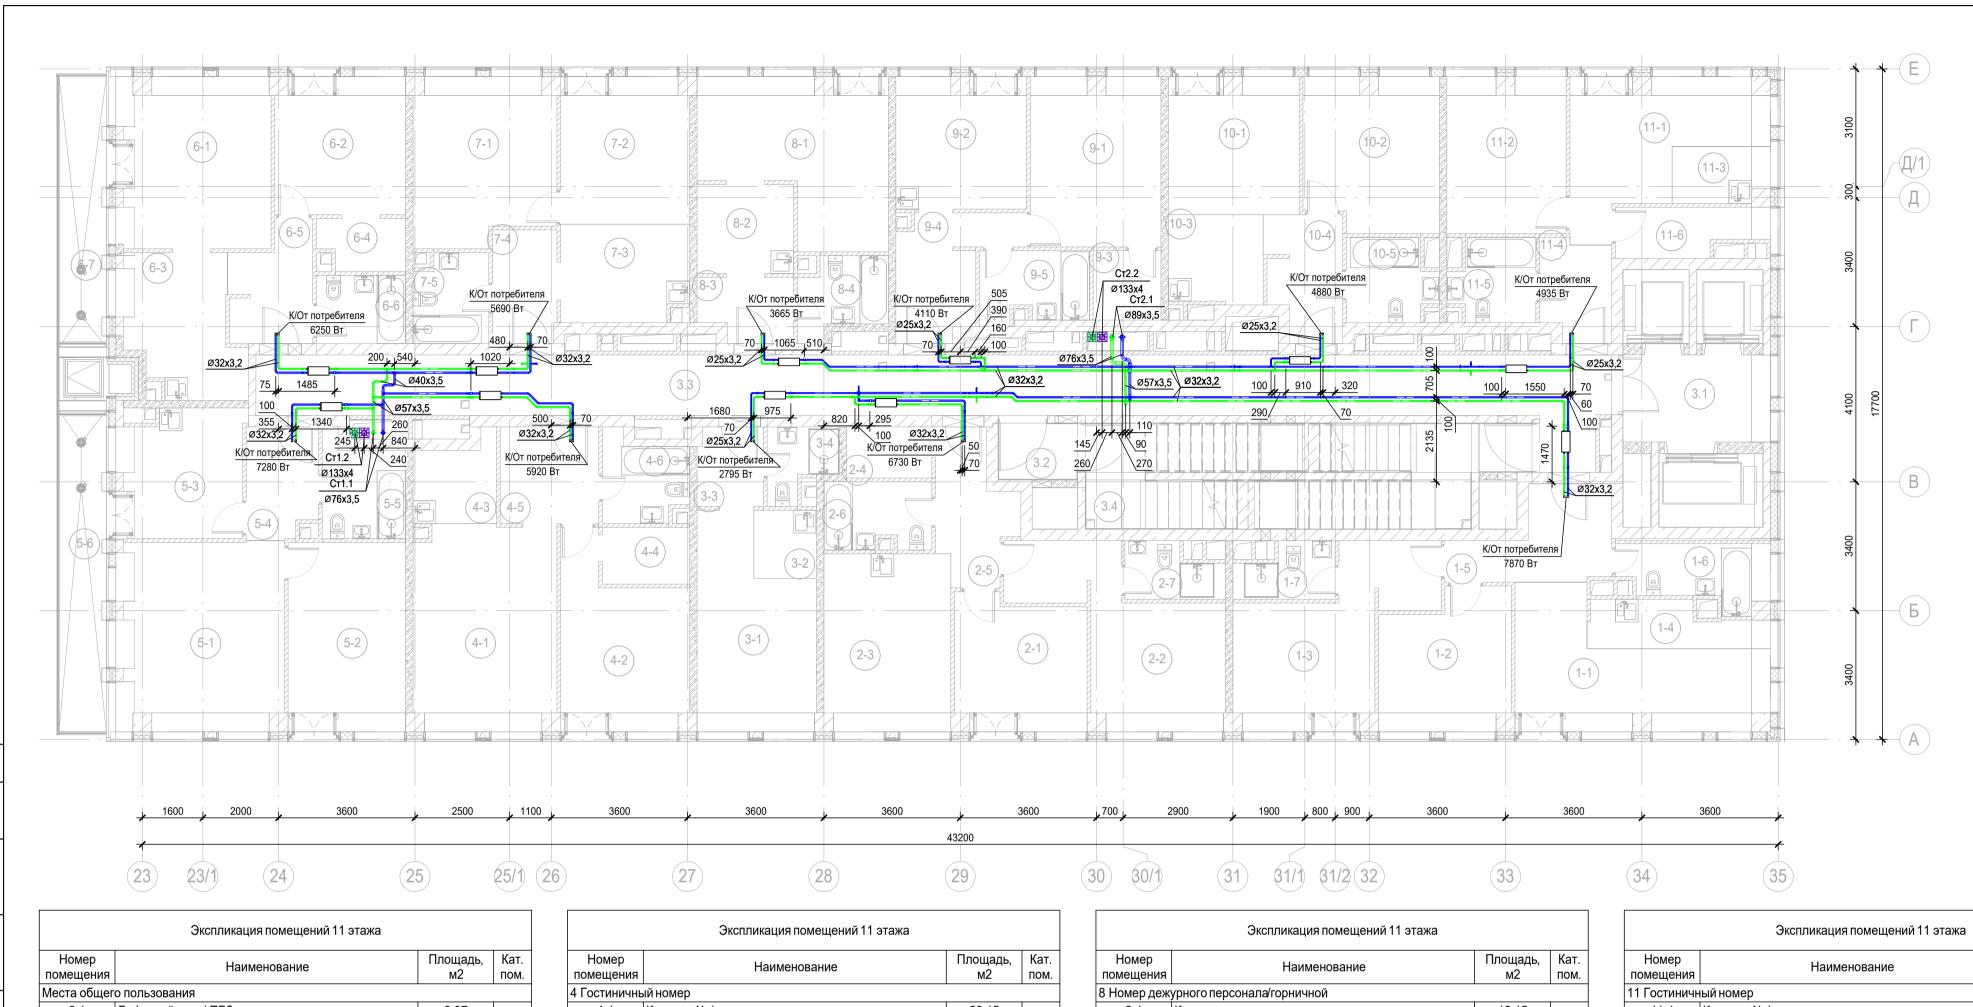


	Экспликация помещений 11 эта	жа	
Номер помещения	Наименование	Площадь, м2	Кат
Места общег	о пользования	'	•
3.1	Лифтовой холл/ ПБЗ	8,97	
3.2	Тамбур-шлюз	3,15	
3.3	Коридор	59,49	
3.4	Лестничная клетка Н2	29,24	
1 Гостиничнь	ый номер		
1-1	Комната №1	17,68	
1-2	Комната №2	11,96	
1-3	Комната №3	17,17	
1-4	Кухня-ниша	5,08	
1-5	Холл	8,05	
1-6	С/У	5,57	
1-7	С/У	3,46	
2 Гостиничнь	ый номер	•	•
2-1	Комната №1	11,83	
2-2	Комната №2	16,90	
2-3	Кухня	15,62	
2-4	Гардеробная	3,04	
2-5	Холл	6,93	
2-6	С/У	4,89	
2-7	С/У	3,39	
3 Гостиничнь	ый номер	<u>'</u>	
3-1	Комната	15,43	
3-2	Кухня-ниша	2,97	
3-3	Холл	3,60	
3-4	С/У	3,05	

	Экспликация помещений 11 этаж	a	
Номер помещения	Наименование	Площадь, м2	Кат.
4 Гостиничн <u>ь</u>			1.0
4-1	Комната №1	20,15	
4-2	Комната №2	14,37	
4-3	Кухня-ниша	4,50	
4-4	Гардеробная	3,45	
4-5	Холл	6,63	
4-6	С/У	4,68	
5 Гостиничнь	ый номер	<u> </u>	
5-1	Комната №1	21,53	
5-2	Комната №2	15,50	
5-3	Кухня	10,99	
5-4	Холл	5,30	
5-5	С/У	5,39	
5-6	Терраса	9,33	
6 Гостиничнь	ый номер		•
6-1	Комната №1	18,19	
6-2	Комната №2	12,42	
6-3	Кухня	10,58	
6-4	Гардеробная	2,99	
6-5	Холл	6,18	
6-6	С/У	4,23	
6-7	Терраса	8,02	
7 Гостиничнь	ый номер	·	•
7-1	Комната №1	15,86	
7-2	Комната №2	13,11	
7-3	Кухня-ниша	8,54	
7-4	Холл	5,05	
7-5	С/У	4,53	

Номер помещения	Наименование	Площадь, м2	Кат. пом.
8 Номер деж	урного персонала/горничной		•
8-1	Комната	18,15	
8-2	Кухня-ниша	5,99	
8-3	Холл	4,02	
8-4	С/У	4,34	
9 Гостиничнь	ый номер		
9-1	Комната	15,27	
9-2	Кухня	11,82	
9-3	Гардеробная	3,28	
9-4	Холл	7,90	
9-5	С/У	5,20	
10 Гостиничн	ный номер	·	
10-1	Комната №1	12,34	
10-2	Комната №2	14,00	
10-3	Кухня-ниша	5,80	
10-4	Холл	6,23	
10-5	С/У	4,81	

	Экспликация помещений 11 этажа		
Номер помещения	Наименование	Площадь, м2	Кат. пом.
11 Гостиничн	ый номер		
11-1	Комната №1	14,26	
11-2	Комната №2	12,82	
11-3	Кухня-ниша	3,45	
11-4	Холл	4,77	
11-5	C/Y	4,59	
11-6	Гардеробная	4,54	
		652,56	

Проверил Олейник 30.05.25 Кондиционированиеи холодоснабжение Корпус 4 Р 14 Н.контр. Малиновская Малиновская Малиновская План 11 этажа на отм. +38.400 А Провектное бюро							Заказчик: AO «ГК «ОСНОВА»		КП-13	35P-OB-3.5	
Проверил Олейник (1964) 30.05.25 Кондиционированией холодоснаожение Корпус 4 Р 14 Н.контр. Малиновская (1964) 30.05.25 План 11 этажа на отм. +38.400	Изм.	Кол.уч.	Лист	№ док.	Подпись	Дата	· · · · · · · · · · · · · · · · · · ·			янкой», по	
Проверил Олейник (1964) 30.05.25 Кондиционированией холодоснаожение Р 14 Н.контр. Малиновская (1964) 30.05.25 План 11 этажа на отм. +38.400	Разработал				ботал Дорофеев Дорофеев 30.05.29		30.05.25		Стадия	Лист	Листов
План II этажа на отм. +38.400 Бюро	Проверил						кондиционированией холодоснаожение	Р	14		
1 VIII 1 1010B \$ 000 30.03.23	Н.конт	гр.	Малин Попов		1770	30.05.25 30.05.25	Tiblati I I Grana na Grini Gorio	Al		THOE C.	

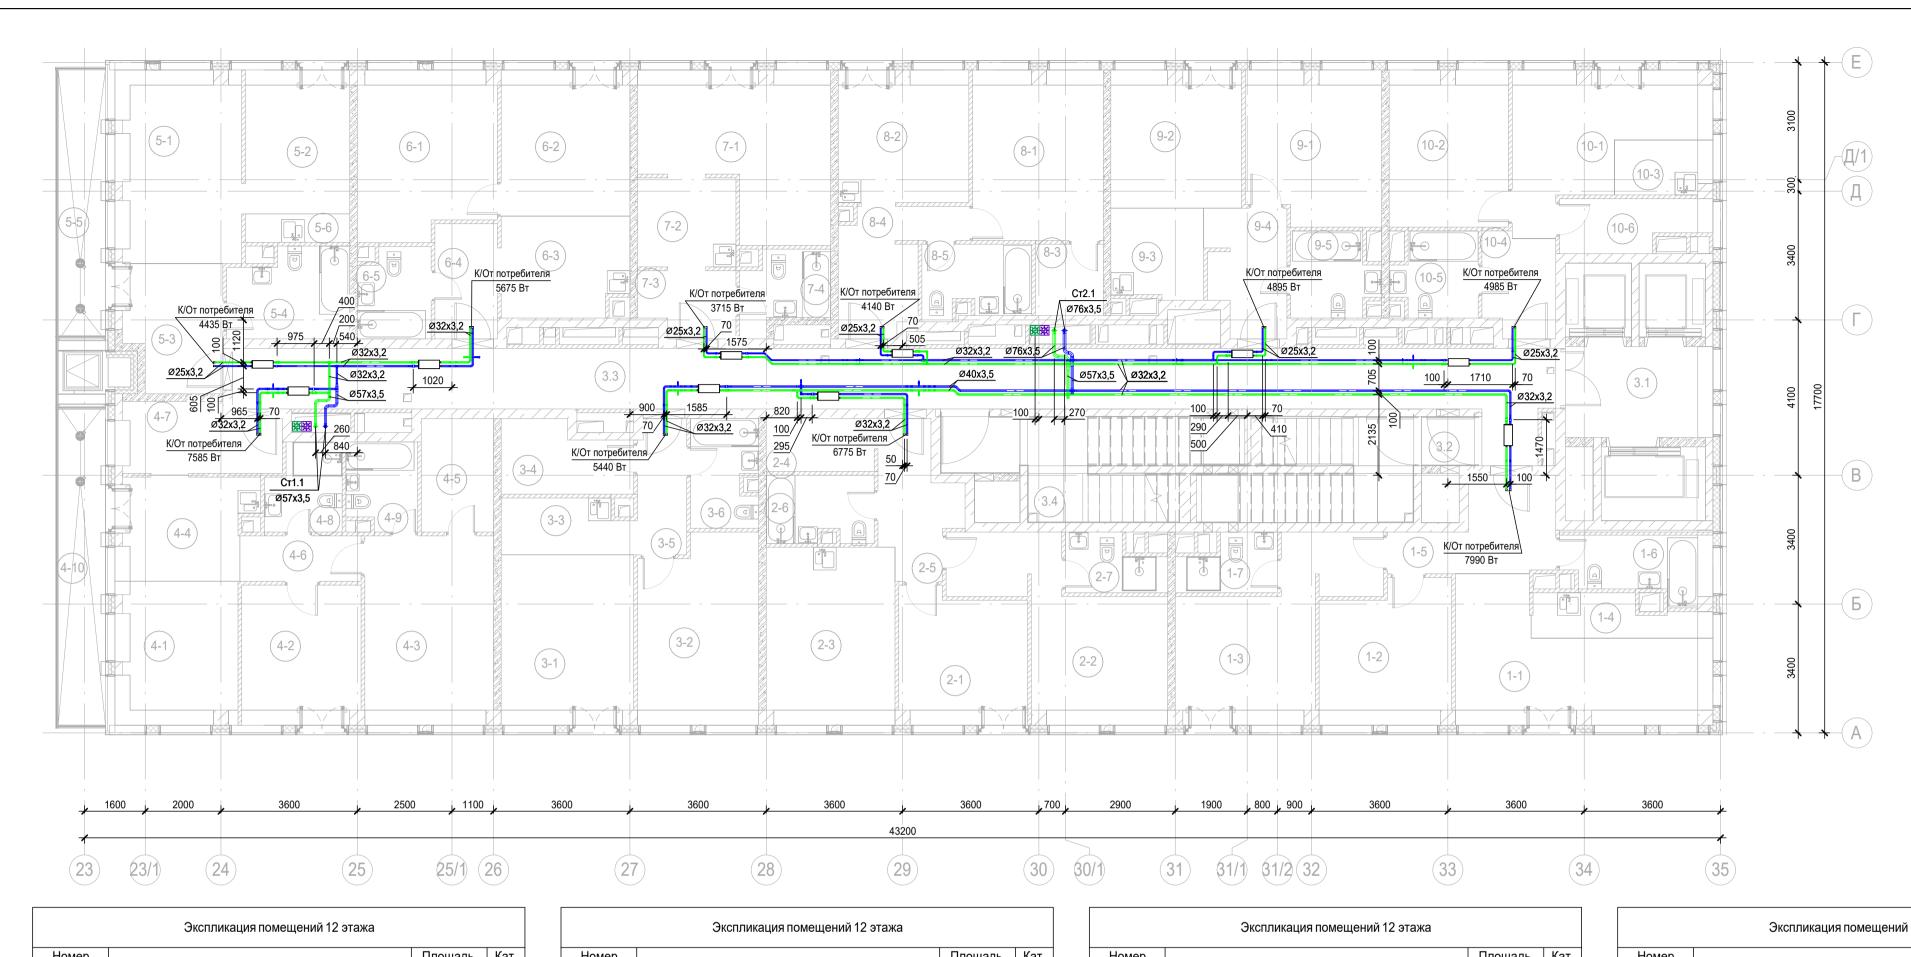


	Экспликация помещений 12 эта:	жа		
Номер помещения	Наименование	Площадь, м2	Кат	
Места общег	о пользования	<u>'</u>		
3.1	Лифтовой холл/ ПБЗ	9,36		
3.2	Тамбур-шлюз	1,82		
3.3	Коридор	58,13		
3.4	Лестничная клетка Н2	30,57		
1 Гостиничн	ый номер	-		
1-1	Комната №1	18,67		
1-2	Комната №2	12,45		
1-3	Комната №3	16,91		
1-4	Кухня-ниша	4,62		
1-5	Холл	8,28		
1-6	С/У	5,74		
1-7	С/У	3,54		
2 Гостиничн	ый номер	'		
2-1	Комната №1	11,56		
2-2	Комната №2	17,20		
2-3	Кухня	15,90		
2-4	Гардеробная	3,99		
2-5	Холл	7,11		
2-6	С/У	4,89		
2-7	С/У	3,54		
3 Гостиничн	ый номер			
3-1	Комната №1	15,63		
3-2	Комната №2	15,34		
3-3	Кухня-ниша	4,89		
3-4	Гардеробная	6,00		
3-5	Холл	4,60		
3-6	С/У	4,92		

Номер помещения	Наименование	Площадь, м2	Кат.
4 Гостиничнь	ый номер	·	
4-1	Комната №1	12,02	
4-2	Комната №2	11,54	
4-3	Комната №3	16,92	
4-4	Кухня-ниша	9,51	
4-5	Гардеробная	5,73	
4-6	Коридор	3,84	
4-7	Холл	7,60	
4-8	С/У	4,35	
4-9	С/У	4,20	
4-10	Терраса	9,33	
5 Гостиничнь	ый номер	<u>'</u>	•
5-1	Комната №1	16,70	
5-2	Комната №2	10,46	
5-3	Холл	8,57	
5-4	С/У	7,21	
5-5	Терраса	8,02	
5-6	Кухня-ниша	2,06	
6 Гостиничнь	ый номер	<u>'</u>	•
6-1	Комната №1	15,62	
6-2	Комната №2	13,04	
6-3	Кухня-ниша	8,72	
6-4	Холл	5,02	
6-5	С/У	4,47	

Номер помещения	Наименование	Площадь, м2	Кат. пом
7 Гостиничнь	ый номер	•	
7-1	Комната	18,38	
7-2	Кухня-ниша	6,11	
7-3	Холл	4,24	
7-4	С/У	4,38	
8 Гостиничнь	ый номер		•
8-1	Комната	15,36	
8-2	Кухня	11,91	
8-3	Гардеробная	3,37	
8-4	Холл	8,03	
8-5	С/У	5,32	
9 Гостиничнь	ый номер		•
9-1	Комната №1	14,06	
9-2	Комната №2	12,43	
9-3	Кухня-ниша	5,75	
9-4	Холл	6,68	
9-5	С/У	4,80	

	Экспликация помещений 12 этажа		
Номер помещения	Наименование	Площадь, м2	Кат. пом.
10 Гостиничн	ный номер		
10-1	Комната №1	14,47	
10-2	Комната №2	12,91	
10-3	Кухня-ниша	3,45	
10-4	Холл	5,03	
10-5	C/Y	4,68	
10-6	Гардеробная	4,83	
		636,77	

						Заказчик: AO «ГК «ОСНОВА»		КП-13	35P-OB-3.5	
						«Многофункциональный гостиничный комплеко адресу: г. Москва, 2-й Силикатн			нкой», по	
Изм.	Кол.уч.	Лист	№ док.	Подпись	Дата	·				
Разработал		ботал Дорофеев		отал Дорофеев 🔎 рофее 30.05.25		30.05.25		Стадия	Лист	Листов
Прове	рил	Олейн	ик		30.05.25	Кондиционированиеи холодоснабжение Корпус 4	Р	15		
Н.конт ГИП	rp.	Малин	овская	 	30.05.25 30.05.25	План 12 этажа на отм. +41.700	Al	ПРОЕКТ БЮРО	THOE C.	

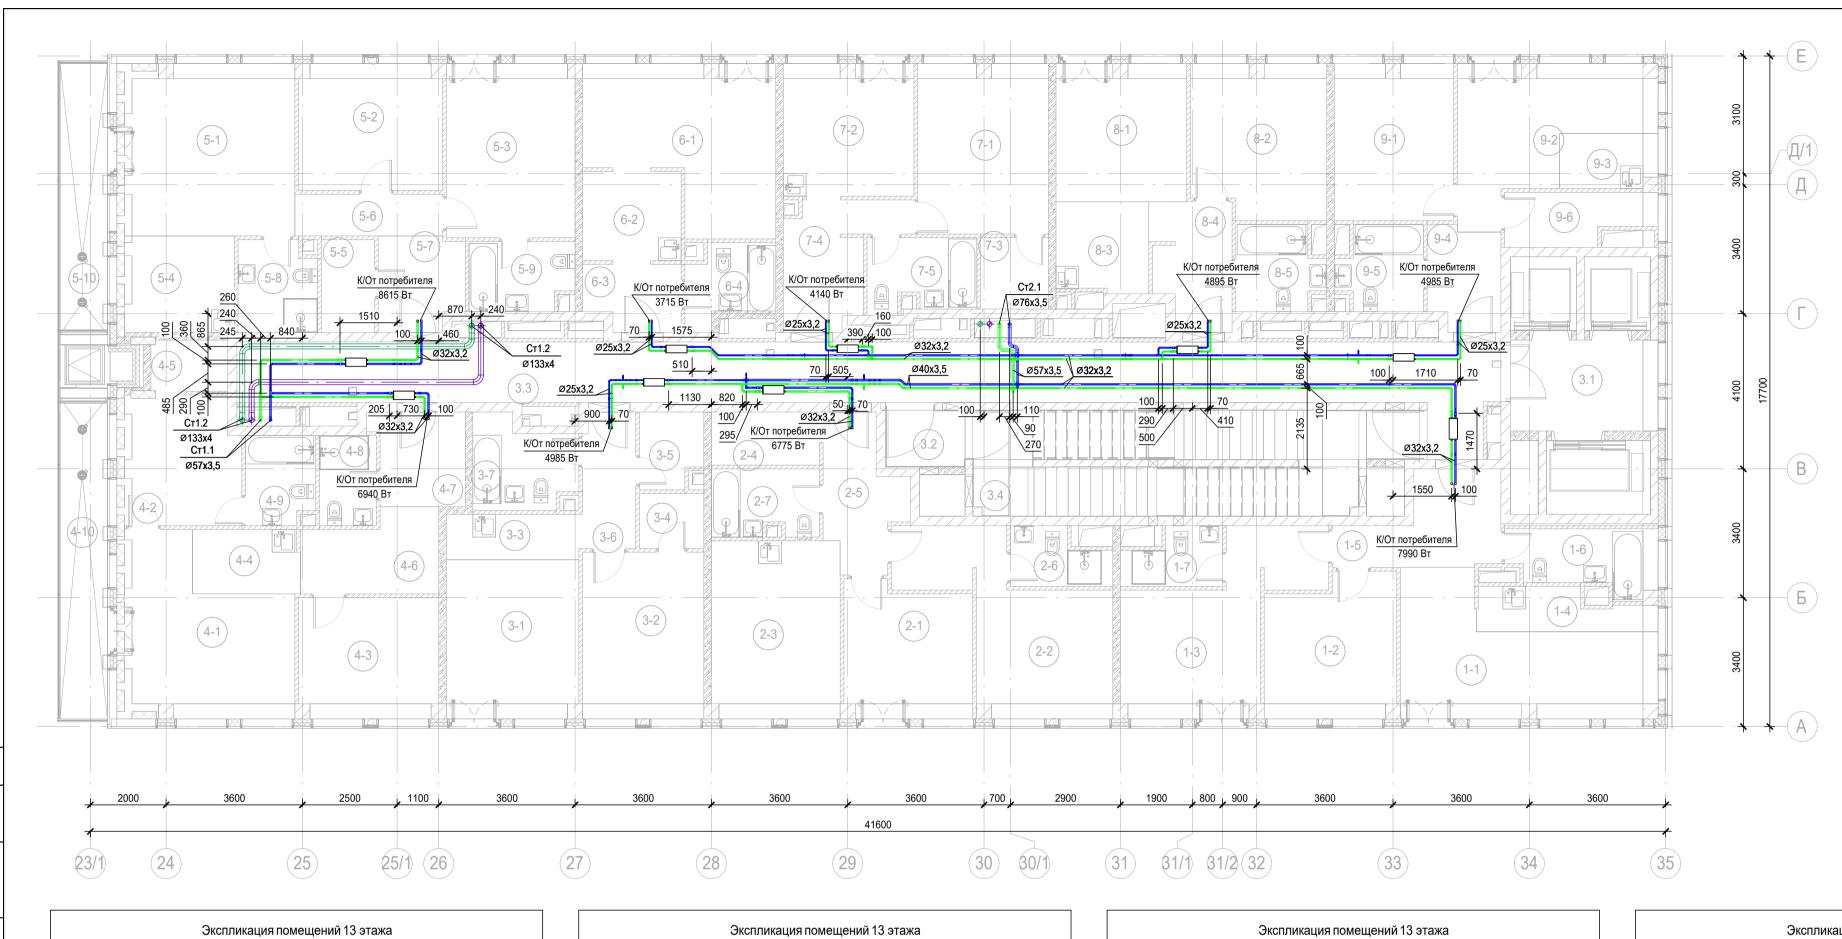


	Экспликация помещений 13 эта	жа	
Номер помещения	Наименование	Площадь, м2	Кат
Места общег	о пользования	,	
3.1	Лифтовой холл/ ПБЗ	9,36	
3.2	Тамбур-шлюз	3,15	
3.3	Коридор	55,61	
3.4	Лестничная клетка Н2	29,24	
1 Гостиничнь	ый номер	·	
1-1	Комната №1	18,67	
1-2	Комната №2	12,45	
1-3	Комната №3	16,91	
1-4	Кухня-ниша	4,62	
1-5	Холл	8,28	
1-6	С/У	5,74	
1-7	С/У	3,54	
2 Гостиничнь	ый номер		
2-1	Комната №1	11,56	
2-2	Комната №2	17,20	
2-3	Кухня	15,90	
2-4	Гардеробная	3,99	
2-5	Холл	7,11	
2-6	С/У	3,54	
2-7	С/У	4,89	
3 Гостиничнь	ый номер	<u> </u>	ı
3-1	Комната №1	14,58	
3-2	Комната №2	14,08	
3-3	Кухня-ниша	4,20	
3-4	Гардеробная	2,47	
3-5	Гардеробная	3,18	
3-6	Холл	4,96	
3-7	C/Y	5,98	

Номер		Площадь,	Кат
помер	Наименование	площадь,	ПОМ
4 Гостиничны	I NA HOMED	1412	11011
4-1	Комната №1	18,53	
4-2	Комната №2	10,78	
4-3	Комната №3	11,64	
4-4	Кухня-ниша	4,79	
4-5	Гардеробная	2,73	
4-6	Коридор	7,14	
4-7	Холл	5,81	
4-8	С/У	3,57	
4-9	С/У	4,20	
4-10	Терраса	9,33	
5 Гостиничнь	ый номер	<u>'</u>	•
5-1	Комната №1	21,06	
5-2	Комната №2	12,49	
5-3	Комната №3	15,56	
5-4	Кухня-ниша	7,69	
5-5	Гардеробная	3,43	
5-6	Коридор	4,29	
5-7	Холл	5,45	
5-8	С/У	4,90	
5-9	С/У	4,88	
5-10	Терраса	8,03	
6 Номер деж	урного персонала/горничной		
6-1	Комната	18,38	
6-2	Кухня-ниша	6,11	
6-3	Холл	4,24	
6-4	С/У	4,38	

Номер		Площадь,	Кат
помещения	Наименование	м2	ПОМ
7 Гостиничнь	ый номер		
7-1	Комната	15,36	
7-2	Кухня	11,91	
7-3	Гардеробная	3,37	
7-4	Холл	8,03	
7-5	С/У	5,32	
8 Гостиничнь	ый номер		
8-1	Комната №1	12,43	
8-2	Комната №2	14,06	
8-3	Кухня-ниша	5,75	
8-4	Холл	6,68	
8-5	С/У	4,80	

	Экспликация помещений 13 этажа		
Номер помещения	Наименование	Площадь, м2	Кат. пом.
9 Гостиничнь	ій номер		
9-1	Комната №1	12,91	
9-2	Комната №2	14,47	
9-3	Кухня-ниша	3,45	
9-4	Холл	5,03	
9-5	C/Y	4,68	
9-6	Гардеробная	4,83	
		613,68	

						Заказчик: AO «ГК «ОСНОВА»					
						заказчик: АО «ГК «ОСПОВА»		КП-13	35P-OB-3.5		
						«Многофункциональный гостиничный комплекс с подземной автостоянкой»		інкой», по			
Изм.	Кол.уч.	Лист	№ док.	Подпись	Дата	адресу: г. Москва, 2-й Силикатный проезд, вл. 8					
Разра6	вработал Дорофе		аботал Дорофеев 🔎 рофее 30.05.25		отал Дорофеев		30.05.25		Стадия	Лист	Листов
Проверил				1 -1 //			Кондиционированиеи холодоснабжение Корпус 4	Р	16		
Н.контр.		Малиновская		онтр. Малиновская		Maf	30.05.25	План 13 этажа на отм. +45.000	ΔΙ	ПРОЕКТ БЮРО	THOE
ГИП	гип			tool	30.05.25				<u> </u>		

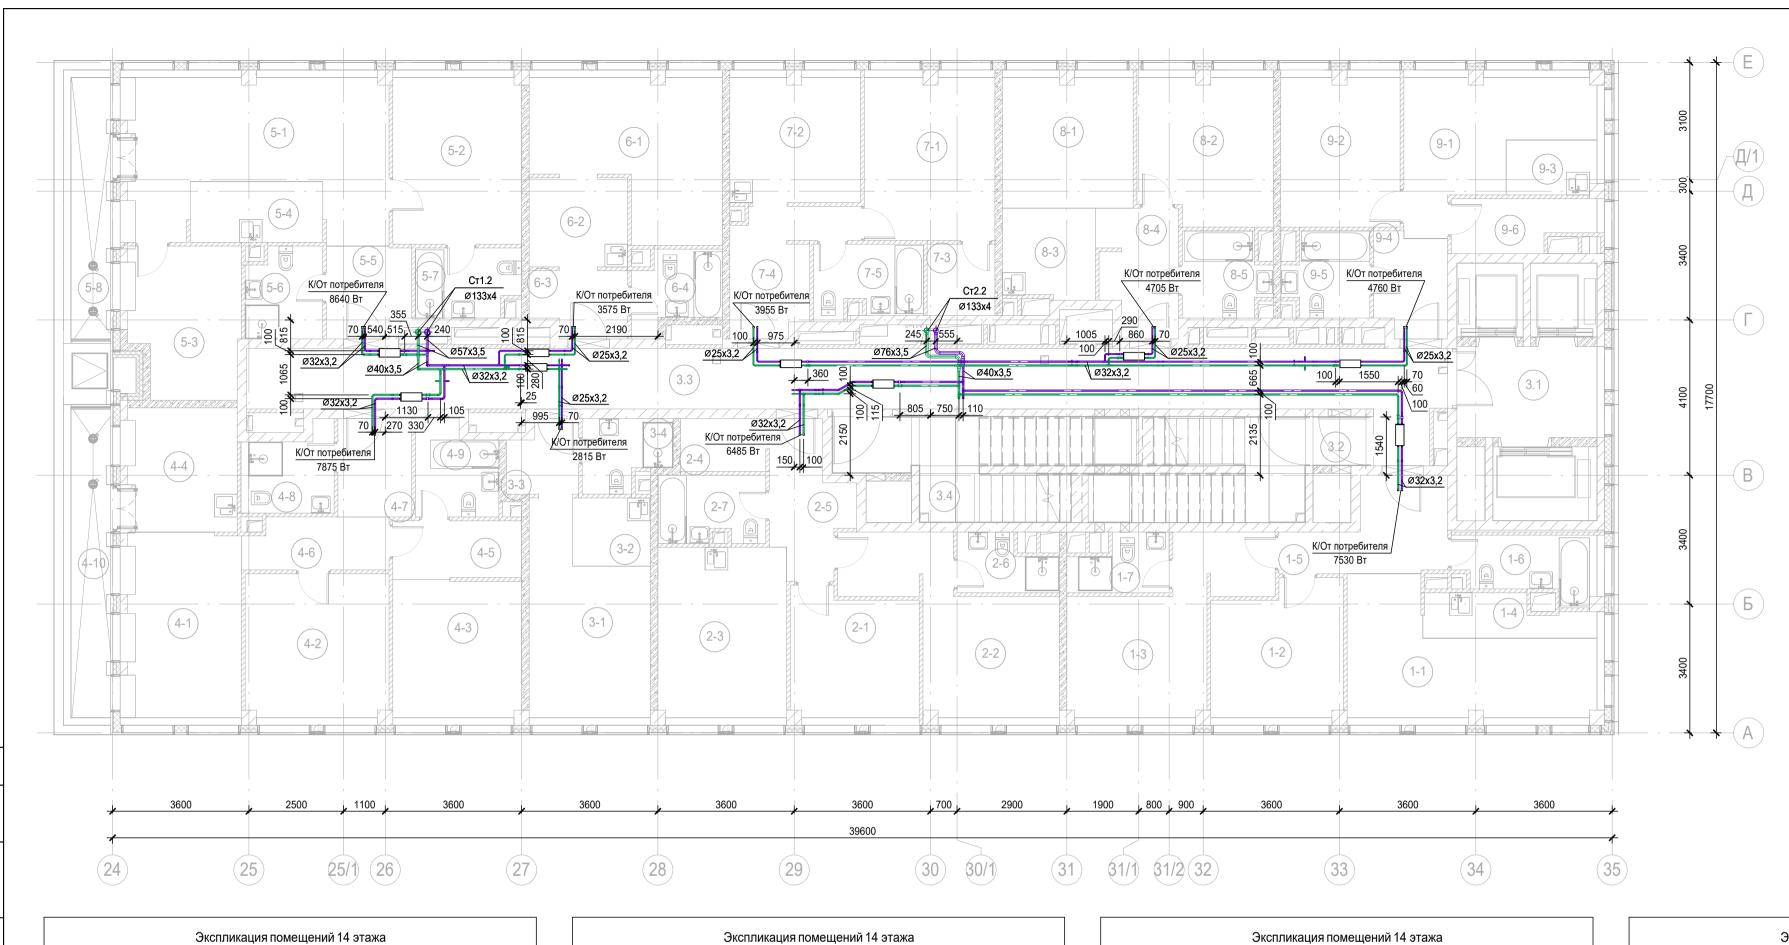


	Экспликация помещений 14 эта	жа	
Номер помещения	Наименование	Площадь, м2	Кат.
Места общег	о пользования		
3.1	Лифтовой холл/ ПБЗ	8,88	
3.2	Тамбур-шлюз	1,82	
3.3	Коридор	52,94	
3.4	Лестничная клетка Н2	30,57	
1 Гостиничнь	ый номер	•	•
1-1	Комната №1	17,09	
1-2	Комната №2	11,81	
1-3	Комната №3	16,27	
1-4	Кухня-ниша	4,48	
1-5	Холл	8,28	
1-6	С/У	5,74	
1-7	С/У	3,54	
2 Гостиничнь	ый номер	<u>'</u>	
2-1	Комната №1	10,94	
2-2	Комната №2	16,57	
2-3	Кухня	15,26	
2-4	Гардеробная	3,15	
2-5	Холл	7,11	
2-6	С/У	3,54	
2-7	С/У	4,89	
3 Гостиничнь	ый номер	'	
3-1	Комната	14,87	
3-2	Кухня-ниша	3,69	
3-3	Холл	3,37	
3-4	С/У	4,03	

			т.,
Номер	Наименование	Площадь,	Кат
помещения		м2	ПОМ
4 Гостиничнь		45.00	
4-1	Комната №1	15,36	
4-2	Комната №2	14,32	
4-3	Комната №3	12,27	
4-4	Кухня-ниша	9,97	
4-5	Гардеробная	5,18	
4-6	Коридор	5,13	
4-7	Холл	5,07	
4-8	С/У	4,60	
4-9	С/У	5,12	
4-10	Терраса	8,45	
5 Гостиничнь	ый номер	·	
5-1	Комната №1	25,02	
5-2	Комната №2	14,92	
5-3	Комната №3	11,39	
5-4	Кухня-ниша	5,60	
5-5	Холл	5,15	
5-6	С/У	4,72	
5-7	С/У	4,85	
5-8	Терраса	7,16	
6 Гостиничнь	ый номер	'	1
6-1	Комната	17,44	
6-2	Кухня-ниша	6,11	
6-3	Холл	4,24	
6-4	С/У	4,38	

	Экспликация помещений 14 эта	/// M	
Номер помещения	Наименование	Площадь, м2	Кат. пом.
7 Гостиничнь	ый номер		
7-1	Комната	14,75	
7-2	Кухня	11,30	
7-3	Гардеробная	3,37	
7-4	Холл	8,03	
7-5	С/У	5,32	
8 Гостиничнь	ый номер	•	
8-1	Комната №1	11,82	
8-2	Комната №2	13,42	
8-3	Кухня-ниша	5,75	
8-4	Холл	6,68	
8-5	С/У	4,80	

	Экспликация помещений 14 этажа		
Номер помещения	Наименование	Площадь, м2	Кат. пом.
9 Гостиничнь	ый номер		
9-1	Комната №1	13,57	
9-2	Комната №2	12,36	
9-3	Кухня-ниша	3,45	
9-4	Холл	5,03	
9-5	C/Y	4,68	
9-6	Гардеробная	4,83	
		574,46	

						Заказчик: АО «ГК «ОСНОВА»		КП-13	35P-OB-3.5		
			Ma			«Многофункциональный гостиничный комплекс адресу: г. Москва, 2-й Силикатн			янкой», по		
	Кол.уч.		№ док.		Дата		0=====	D	D====		
Разра	оотал	Дороф	еев	Do pospeel	30.05.25	Кондиционированиеи холодоснабжение	Стадия	Лист	Листов		
Прове	ерил Олейник		рил Олейник	ерил Олейник	Dief	30.05.25	Корпус 4	Р	17		
				Rophyo	•	17					
							_				
Н.конт	Н.контр. ГИП		І.контр.		овская	Maf	30.05.25	План 14 этажа на отм. +48.300	ΔΙ	ПРОЕКТ БЮРО	THOE
ГИП				tool	30.05.25		<i>/</i> \		U .		
				- V - J	•		Формат А	2			

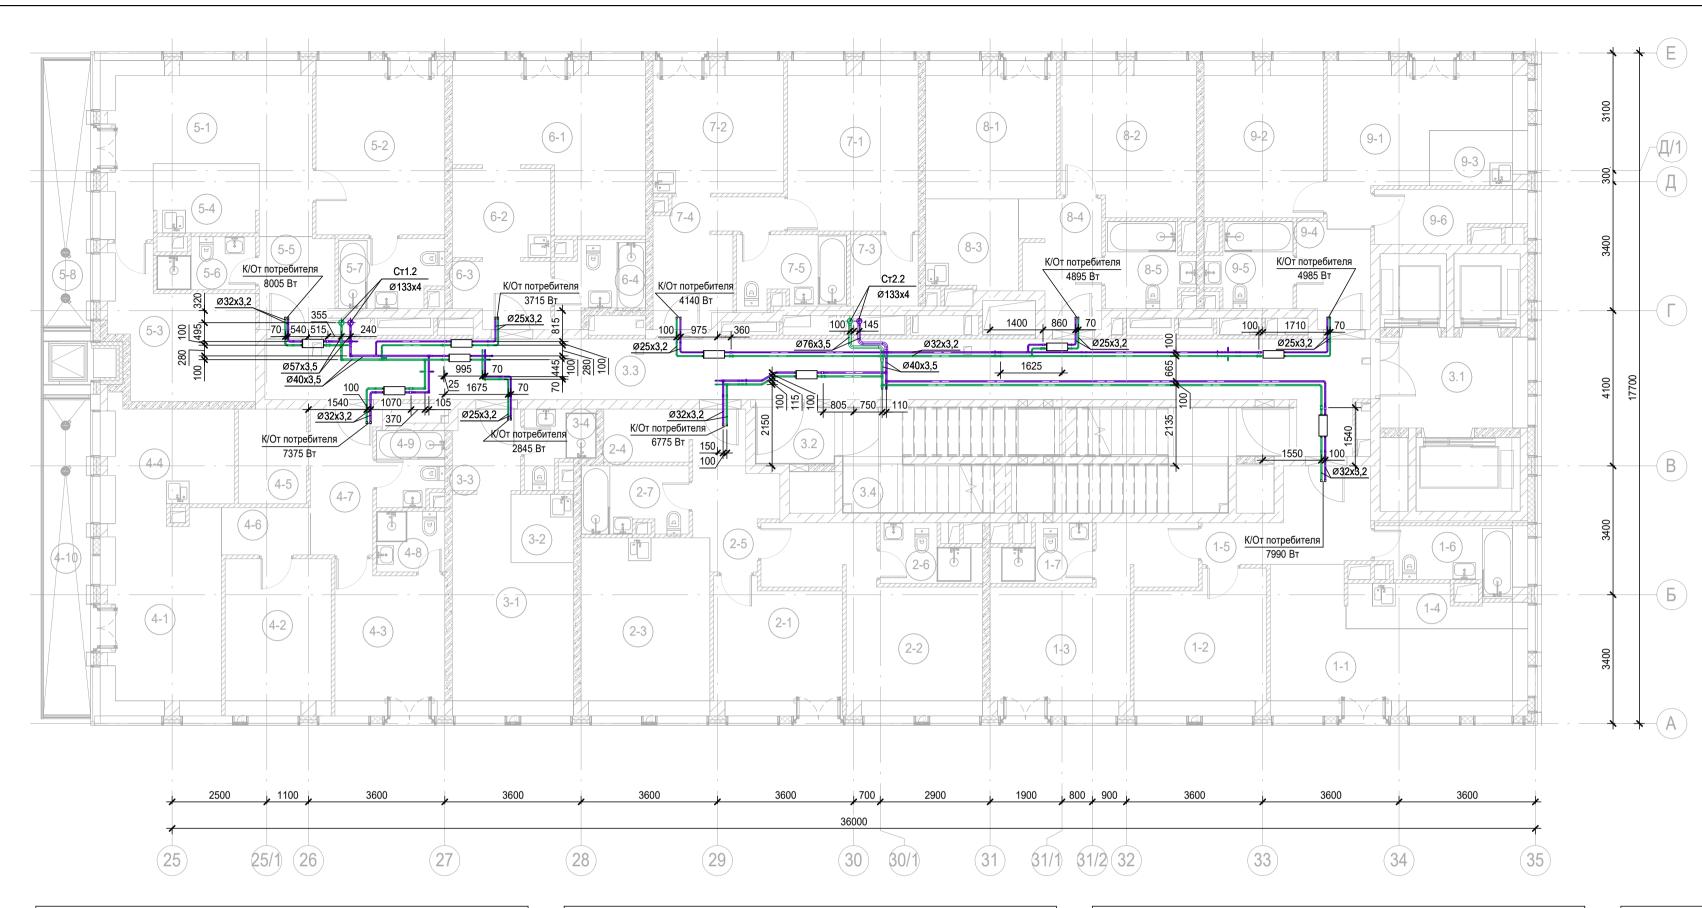

	Экспликация помещений 15 эта	жа	
Номер помещения	Наименование	Площадь, м2	Кат пом
Места общег	о пользования		
3.1	Лифтовой холл/ ПБЗ	9,36	
3.2	Тамбур-шлюз	3,15	
3.3	Коридор	48,93	
3.4	Лестничная клетка Н2	29,24	
1 Гостиничнь	ый номер		
1-1	Комната №1	18,67	
1-2	Комната №2	12,45	
1-3	Комната №3	16,91	
1-4	Кухня-ниша	4,62	
1-5	Холл	8,28	
1-6	С/У	5,74	
1-7	С/У	3,54	
2 Гостиничнь	ый номер		
2-1	Комната №1	11,56	
2-2	Комната №2	17,20	
2-3	Кухня	15,90	
2-4	Гардеробная	3,15	
2-5	Холл	7,11	
2-6	С/У	3,54	
2-7	С/У	4,89	
3 Гостиничнь	ый номер		
3-1	Комната	15,75	
3-2	Кухня-ниша	2,97	
3-3	Холл	3,79	
3-4	С/У	3,15	


Экспликация помещений 15 этажа								
Номер помещения	Наименование	Площадь, м2	Кат					
4 Гостиничнь	ый номер	<u>'</u>						
4-1	Комната №1	16,22						
4-2	Комната №2	11,46						
4-3	Комната №3	11,10						
4-4	Кухня	9,80						
4-5	Гардеробная	4,50						
4-6	Коридор	2,94						
4-7	Холл	6,47						
4-8	С/У	2,88						
4-9	С/У	3,40						
4-10	Терраса	9,33						
5 Гостиничнь	ый номер	·						
5-1	Комната №1	20,30						
5-2	Комната №2	15,56						
5-3	Комната №3	11,89						
5-4	Кухня-ниша	4,99						
5-5	Холл	4,54						
5-6	С/У	3,19						
5-7	С/У	4,85						
5-8	Терраса	8,02						
6 Номер деж	урного персонала/горничной	·						
6-1	Комната	18,38						
6-2	Кухня-ниша	6,11						
6-3	Холл	4,24						
6-4	С/У	4,38						

Номер Цомонования Площа									
помещения	Наименование	м2	ПОМ						
7 Гостиничнь	ый номер	,							
7-1	Комната	15,36							
7-2	Кухня	11,91							
7-3	Гардеробная	3,37							
7-4	Холл	8,03							
7-5	С/У	5,32							
8 Гостиничнь	ый номер								
8-1	Комната №1	12,43							
8-2	Комната №2	14,06							
8-3	Кухня-ниша	5,75							
8-4	Холл	6,68							
8-5	С/У	4,80							

Экспликация помещений 15 этажа								
Номер помещения	Наименование	Площадь, м2	Кат. пом.					
9 Гостиничнь	ій номер							
9-1	Комната №1	14,47						
9-2	Комната №2	12,91						
9-3	Кухня-ниша	3,45						
9-4	Холл	5,03						
9-5	С/У	4,68						
9-6	Гардеробная	4,83						
		567,53						

						Заказчик: AO «ГК «ОСНОВА»		КП-1	35P-OB-3.5
Изм.	Кол.уч.	Лист	№ док.	Подпись	Дата	«Многофункциональный гостиничный комплекс с подземной автостоянкой адресу: г. Москва, 2-й Силикатный проезд, вл. 8		янкой», по	
Разработал Проверил		1				Стадия	Лист	Листов	
					30.05.25		Р	18	
Н.контр.		Малин	овская	1777	30.05.25 30.05.25		AI	ПРОЕК БЮРО	тное С.

Формат А2

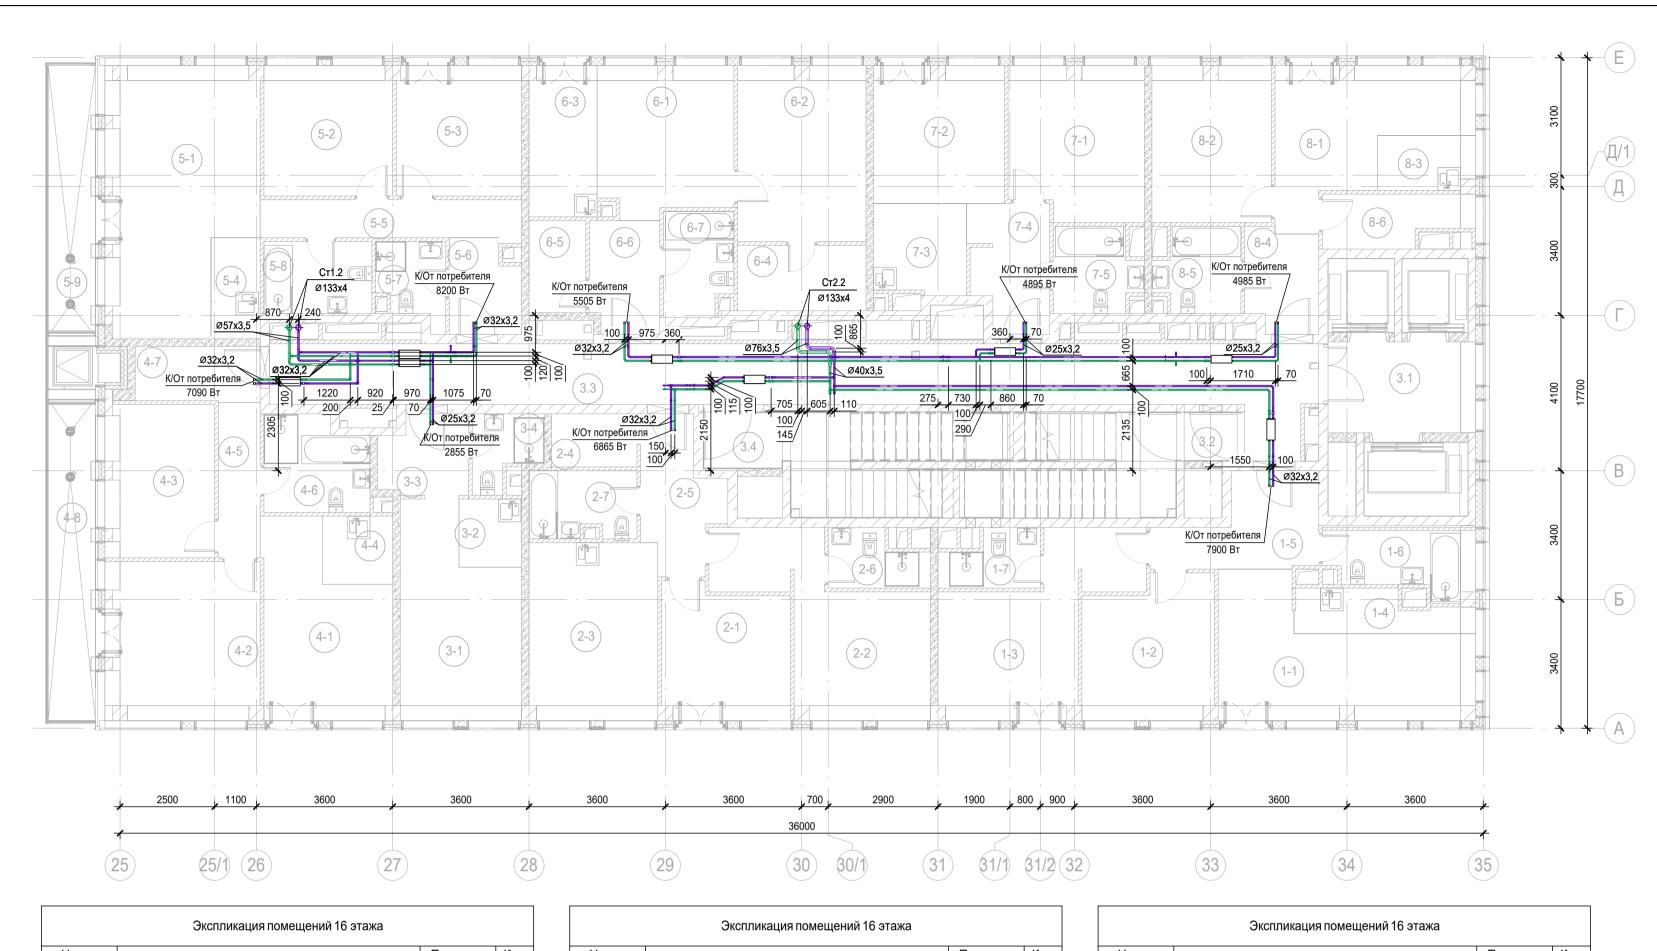


Номер помещения	Наименование	Площадь, м2	Кат пом
Места общег	то пользования		•
3.1	Лифтовой холл/ ПБЗ	9,36	
3.2	Тамбур-шлюз	1,82	
3.3	Коридор	46,53	
3.4	Лестничная клетка Н2	30,57	
1 Гостиничн	ый номер		
1-1	Комната №1	18,67	
1-2	Комната №2	12,45	
1-3	Комната №3	16,91	
1-4	Кухня-ниша	4,62	
1-5	Холл	8,28	
1-6	С/У	5,74	
1-7	С/У	3,54	
2 Гостиничн	ый номер	·	
2-1	Комната №1	11,56	
2-2	Комната №2	17,20	
2-3	Кухня	15,90	
2-4	Гардеробная	3,15	
2-5	Холл	7,11	
2-6	С/У	3,54	
2-7	С/У	4,89	
3 Гостиничн	ый номер	•	
3-1	Комната	15,83	
3-2	Кухня-ниша	2,97	
3-3	Холл	4,64	
3-4	С/У	3,15	

Номер помещения	Наименование	Площадь, м2	Кат. пом
4 Гостиничнь	ый номер	<u>'</u>	
4-1	Комната №1	15,05	
4-2	Комната №2	16,77	
4-3	Комната №3	11,82	
4-4	Кухня-ниша	3,35	
4-5	Коридор	4,51	
4-6	С/У	6,68	
4-7	Коридор	4,77	
4-8	Терраса	9,33	
5 Гостиничнь	ый номер		•
5-1	Комната №1	24,41	
5-2	Комната №2	11,65	
5-3	Комната №3	11,34	
5-4	Кухня-ниша	3,47	
5-5	Коридор	6,99	
5-6	Холл	4,40	
5-7	С/У	3,52	
5-8	С/У	5,42	
5-9	Терраса	8,02	
6 Гостиничнь	ый номер	'	•
6-1	Комната №1	13,59	
6-2	Комната №2	15,60	
6-3	Кухня-ниша	7,12	
6-4	Гардеробная	5,86	
6-5	Гардеробная	3,65	
6-6	Холл	5,38	
6-7	C/Y	4,90	

Номер	Наименование	Площадь,	Кат
помещения	Паименование	м2	ПОМ
7 Гостиничнь	ый номер		
7-1	Комната №1	14,06	
7-2	Комната №2	12,43	
7-3	Кухня-ниша	5,75	
7-4	Холл	6,68	
7-5	С/У	4,80	
8 Гостиничнь	ый номер		
8-1	Комната №1	14,47	
8-2	Комната №2	12,91	
8-3	Кухня-ниша	3,45	
8-4	Холл	5,03	
8-5	С/У	4,68	
8-6	Гардеробная	4,83	

						Заказчик: AO «ГК «ОСНОВА»		КП-13	35P-OB-3.5			
						· · ·			ьный гостиничный комплекс с подземной автостоянкой», по есу: г. Москва, 2-й Силикатный проезд, вл. 8		інкой», по	
Изм.	Кол.уч.	Лист	№ док.	Подпись	Дата	74 7	адрооў					
Разра6	ботал	Дороф	еев	Do poop eet	30.05.25				Листов			
Проверил		Олейник				Олейник		30.05.25		Р	19	
Н.контр. ГИП		Малиновская Попов		Maf	30.05.25	План 16 этажа на отм. +54.900	ΔΙ	ПРОЕКТ БЮРО	THOE			
				Попов		Los	30.05.25		/ \		O .	
							Формат А	2				

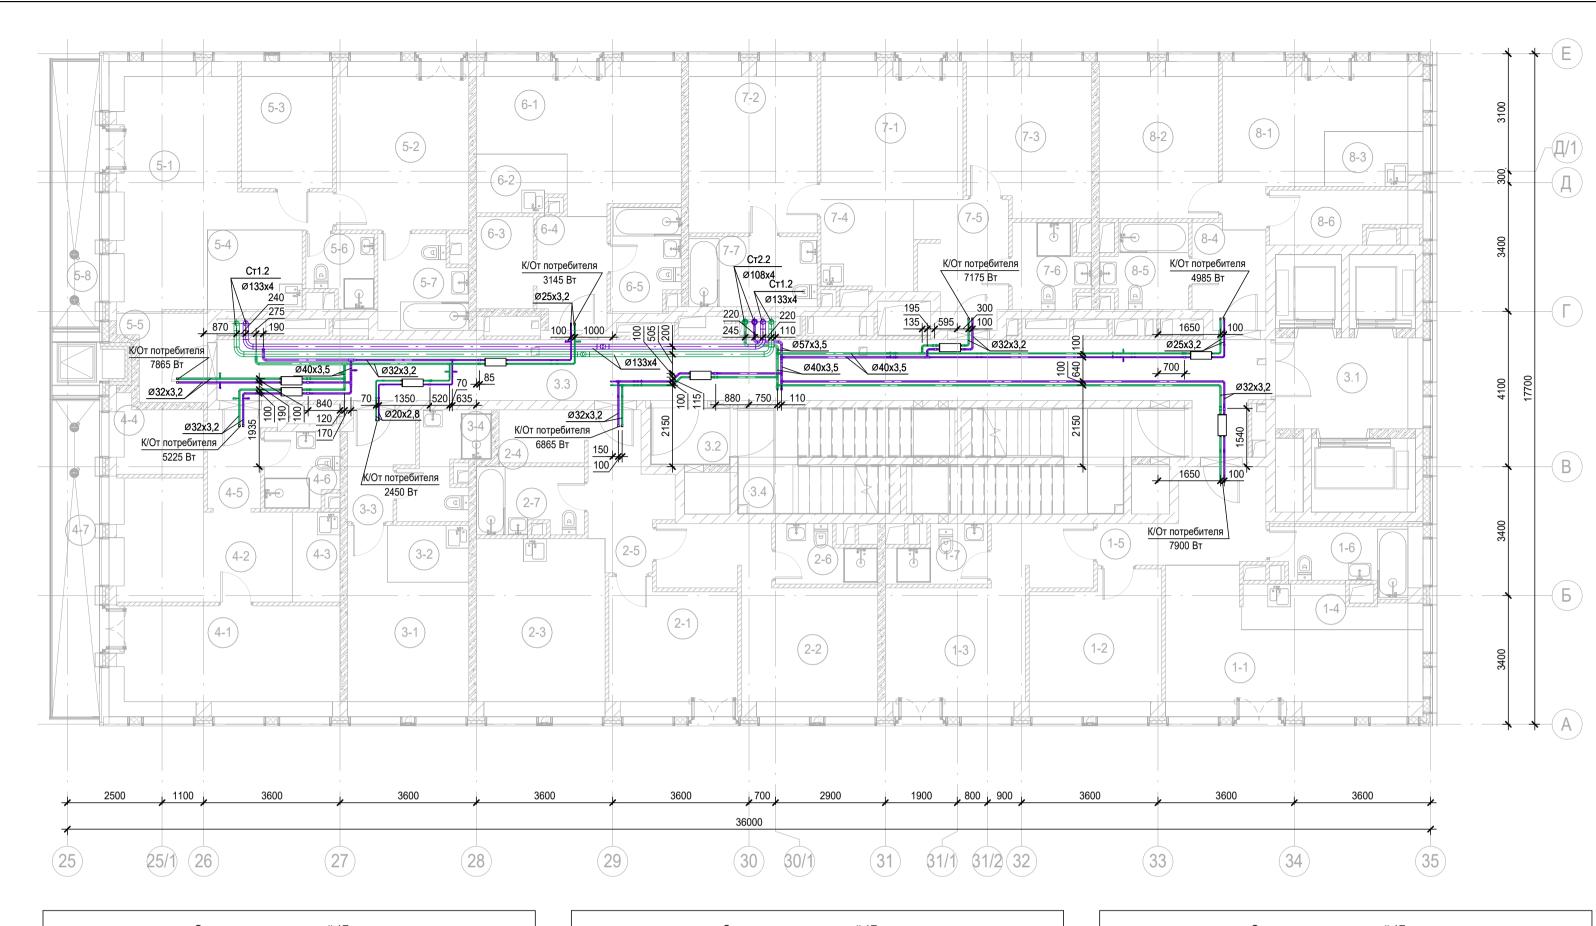


	Экспликация помещений 17 эта:	жа	
Номер помещения	Наименование	Площадь, м2	Кат пом
Места общег	о пользования	'	
3.1	Лифтовой холл/ ПБЗ	9,36	
3.2	Тамбур-шлюз	3,15	
3.3	Коридор	46,53	
3.4	Лестничная клетка Н2	29,24	
1 Гостиничн	ый номер	•	
1-1	Комната №1	18,67	
1-2	Комната №2	12,45	
1-3	Комната №3	16,91	
1-4	Кухня-ниша	4,62	
1-5	Холл	8,28	
1-6	С/У	5,74	
1-7	С/У	3,54	
2 Гостиничн	ый номер		
2-1	Комната №1	11,56	
2-2	Комната №2	17,20	
2-3	Кухня	15,90	
2-4	Гардеробная	3,15	
2-5	Холл	7,11	
2-6	С/У	3,54	
2-7	С/У	4,89	
3 Гостиничнь	ый номер	<u>'</u>	
3-1	Комната	12,93	
3-2	Кухня-ниша	3,22	
3-3	Холл	4,33	
3-4	С/У	5,08	

Номер	Наименование	Площадь,	Кат.
помещения	Паименование	м2	пом
4 Гостиничнь	ый номер		
4-1	Комната №1	17,53	
4-2	Комната №2	13,94	
4-3	Кухня-ниша	2,97	
4-4	Гардеробная	4,63	
4-5	Холл	3,85	
4-6	С/У	3,81	
4-7	Терраса	9,33	
5 Гостиничнь	ый номер		
5-1	Комната №1	22,77	
5-2	Комната №2	15,45	
5-3	Комната №3	8,04	
5-4	Кухня-ниша	5,25	
5-5	Холл	4,57	
5-6	С/У	3,13	
5-7	С/У	5,58	
5-8	Терраса	8,02	
3 Номер деж	урного персонала/горничной		•
6-1	Комната	17,29	
6-2	Кухня-ниша	3,42	
6-3	Гардеробная	3,65	
6-4	Холл	5,38	
6-5	С/У	4,90	

Номер		Площадь,	Кат		
помещения	. Г наименование				
7 Гостиничн <u>ь</u>	I ый номер	м2	ПОМ		
7-1	Комната №1	13,53			
7-2	Комната №2	15,20			
7-3	Комната №3	12,81			
7-4	Кухня-ниша	5,75			
7-5	Холл	7,55			
7-6	С/У	4,11			
7-7	С/У	6,27			
8 Гостиничнь	ый номер				
8-1	Комната №1	14,47			
8-2	Комната №2	12,91			
8-3	Кухня-ниша	3,45			
8-4	Холл	5,03			
8-5	С/У	4,68			
8-6	Гардеробная	4,83			
		521,51	•		

						Заказчик: АО «ГК «ОСНОВА»		КП-1	35P-OB-3.5		
						«Многофункциональный гостиничный комплекс с подземной автостоянкой» адресу: г. Москва, 2-й Силикатный проезд, вл. 8		янкой», по			
Изм.	Кол.уч.	Лист	№ док.	Подпись	Дата						
Разра	ботал	Дороф	еев	Dopopeel	30.05.25				Листов		
Прове	рил			Олейник Оне (Р	20			
							A 1				
Н.конт	Н.контр. Малиновская ГИП Попов		'		овская	Maf	30.05.25	План 17 этажа на отм. +58.200	$ \mathbf{A} $	БЮРО БЮРО	THOE
ГИП					tool	30.05.25			1	<u> </u>	
			_	- J		_	Формат А	.2			

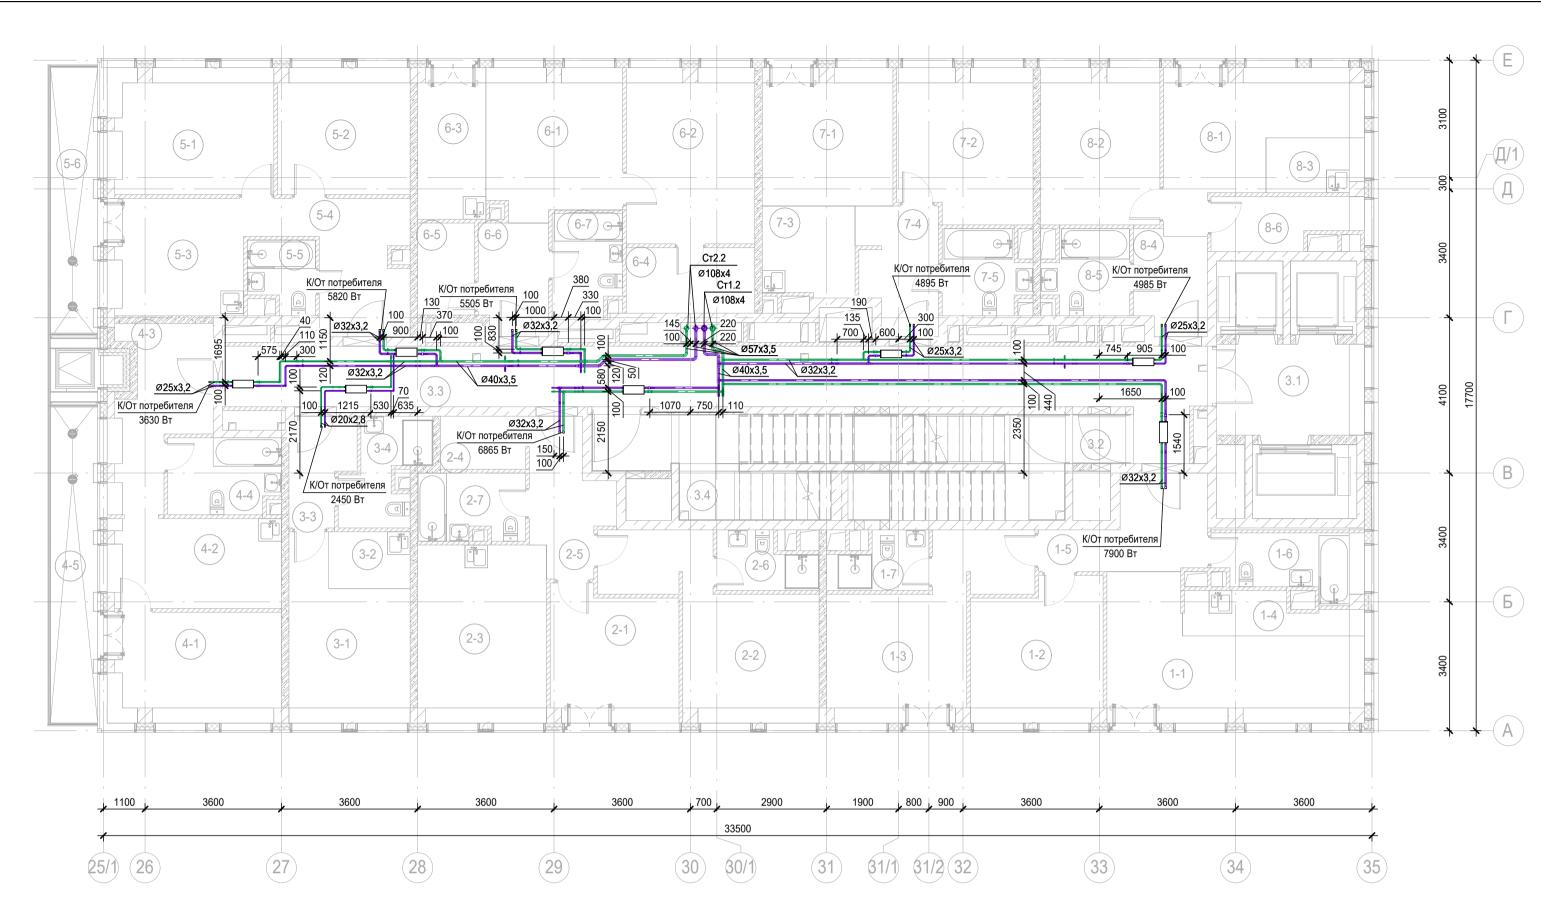


	Экспликация помещений 18 эта:	жа	
Номер помещения	Наименование	Площадь, м2	Кат.
Места общег	о пользования	'	
3.1	Лифтовой холл/ ПБЗ	9,36	
3.2	Тамбур-шлюз	1,82	
3.3	Коридор	43,81	
3.4	Лестничная клетка Н2	30,57	
1 Гостиничнь	ый номер		•
1-1	Комната №1	18,67	
1-2	Комната №2	12,45	
1-3	Комната №3	16,91	
1-4	Кухня-ниша	4,62	
1-5	Холл	8,28	
1-6	С/У	5,74	
1-7	С/У	3,54	
2 Гостиничнь	ый номер	•	•
2-1	Комната №1	11,56	
2-2	Комната №2	17,20	
2-3	Кухня	15,90	
2-4	Гардеробная	3,15	
2-5	Холл	7,11	
2-6	С/У	3,54	
2-7	С/У	4,89	
3 Гостиничнь	ый номер	'	
3-1	Комната	12,93	
3-2	Кухня-ниша	3,22	
3-3	Холл	4,33	
3-4	С/У	5,08	

	Экспликация помещений 18 этаж	ra	
Номер помещения	Наименование	Площадь, м2	Кат. пом.
4 Гостиничнь	ый номер	·	
4-1	Комната	13,15	
4-2	Кухня	10,77	
4-3	Холл	10,37	
4-4	С/У	5,84	
4-5	Терраса	9,33	
5 Гостиничнь	ый номер		
5-1	Комната №1	14,43	
5-2	Комната №2	11,60	
5-3	Кухня	10,57	
5-4	Холл	10,40	
5-5	С/У	3,13	
5-6	Терраса	8,02	
6 Гостиничнь	ый номер		
6-1	Комната №1	13,59	
6-2	Комната №2	15,60	
6-3	Кухня-ниша	7,12	
6-4	Гардеробная	5,86	
6-5	Гардеробная	3,65	
6-6	Холл	5,38	
6-7	С/У	4,90	
7 Гостиничнь	ый номер	<u>'</u>	
7-1	Комната №1	12,43	
7-2	Комната №2	14,06	
7-3	Кухня-ниша	5,75	
7-4	Холл	6,68	
7-5	С/У	4,80	

	Экспликация помещений 18 этаж	ка	
Номер помещения	Площадь, м2	Кат. пом.	
8 Гостиничны	ый номер	'	
8-1	Комната №1	14,47	
8-2	Комната №2	12,91	
8-3	Кухня-ниша	3,45	
8-4	Холл	5,03	
8-5	С/У	4,68	
8-6	Гардеробная	4,83	
		497 48	•


						Заказчик: АО «ГК «ОСНОВА»		КП-13	35P-OB-3.5		
						«Многофункциональный гостиничный комплекс с подземной автостоянко адресу: г. Москва, 2-й Силикатный проезд, вл. 8		янкой», по			
Изм.	Кол.уч.	Лист	№ док.	Подпись	Дата	 					
Разра	ботал	Дороф	еев	Dopopeel	30.05.25		Стадия Лист		Листов		
Проверил		Олейник		лейник 0 30.05.25			Р	21			
							A 1	ПРОЕКТ	THOS A		
Н.контр. ГИП		Малиновская Попов		Малиновская		Maj	30.05.25	План 18 этажа на отм. +61.500	АІ	БЮРО	THUE
				tol	30.05.25		7 \ 1				
				- 0			Формат А	2			

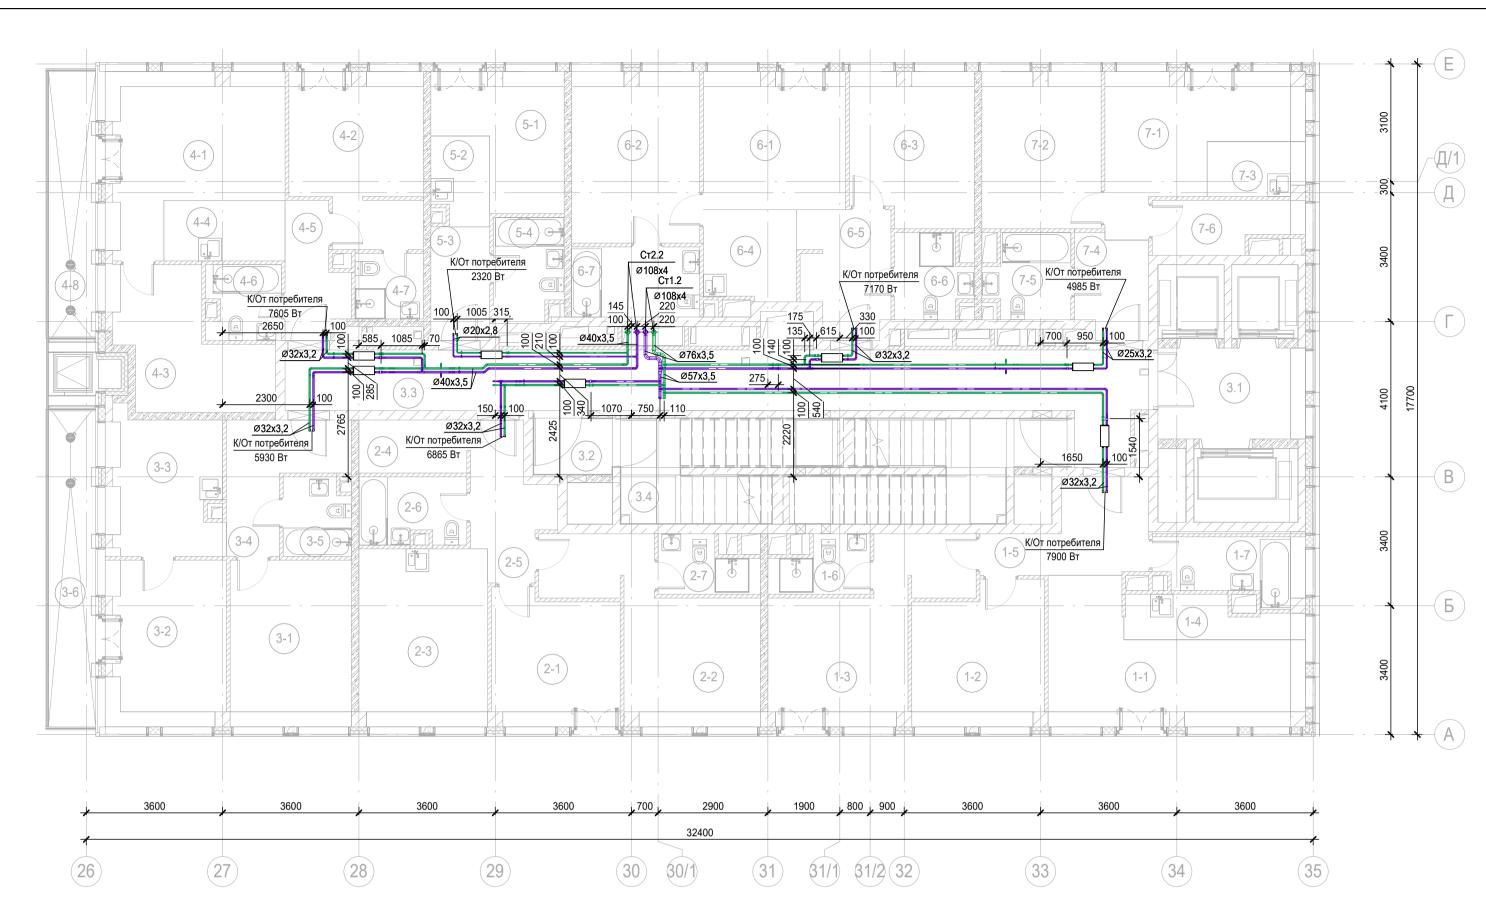

	Экспликация помещений 19 эта	жа		
Номер помещения	Наименование	Площадь, м2	Кат.	
Места обще	го пользования	<u>'</u>		
3.1	Лифтовой холл/ ПБЗ	9,36		
3.2	Тамбур-шлюз	3,15		
3.3	Коридор	38,69		
3.4	Лестничная клетка Н2	29,24		
1 Гостиничн	ый номер	•		
1-1	Комната №1	18,67		
1-2	Комната №2	12,45		
1-3	Комната №3	16,91		
1-4	Кухня-ниша	4,62		
1-5	Холл	8,28		
1-6	С/У	3,54		
1-7	С/У	5,74		
2 Гостиничн	ый номер	'		
2-1	Комната №1	11,56		
2-2	Комната №2	17,20		
2-3	Кухня	15,90		
2-4	Гардеробная	3,99		
2-5	Холл	7,11		
2-6	С/У	4,89		
2-7	С/У	3,54		
3 Гостиничн	ый номер	<u>'</u>		
3-1	Комната №1	14,08		
3-2	Комната №2	13,79		
3-3	Кухня	11,25		
3-4	Холл	7,70		
3-5	С/У	3,58		
3-6	Терраса	9,33		

	Экспликация помещений 19 этах	ка		
Номер помещения	Наименование	Площадь, м2	Кат. пом.	
4 Гостиничнь	ый номер	·		
4-1	Комната №1	18,24		
4-2	Комната №2	14,91		
4-3	Комната №3	11,85		
4-4	Кухня-ниша	5,12		
4-5	Холл	5,02		
4-6	С/У	3,76		
4-7	С/У	3,11		
4-8	Терраса	8,02		
5 Номер деж	урного персонала/горничной	'		
5-1	Комната	9,86		
5-2	Кухня-ниша	3,43		
5-3	Холл	4,65		
5-4	С/У	4,92		
6 Гостиничнь	ый номер	<u>'</u>		
6-1	Комната №1	13,53		
6-2	Комната №2	15,15		
6-3	Комната №3	12,81		
6-4	Кухня-ниша	5,75		
6-5	Холл	7,55		
6-6	С/У	4,11		
6-7	С/У	6,25		
7 Гостиничнь	ый номер	ı	1	
7-1	Комната №1	14,47		
7-2	Комната №2	12,91		
7-3	Кухня-ниша	3,45		
7-4	Холл	5,03		
7-5	С/У	4,68		
7-6	Гардеробная	4,83		
	1	477,99	1	

						Заказчик: AO «ГК «ОСНОВА»		КП-13	35P-OB-3.5		
						«Многофункциональный гостиничный комплеко адресу: г. Москва, 2-й Силикатн	• • • • • • • • • • • • • • • • • • • •				
Изм.	Кол.уч.	Лист	№ док.	Подпись	Дата						
Разра	ботал	Дороф	Дорофеев _{Оороф} ее 30.05.25		V	Стадия	Лист	Листов			
Прове	рил	Олейн	ейник	ик	Dief	30.05.25	Кондиционированиеи холодоснабжение Корпус 4	P	22		
			-	-0		,	•				
Н.контр. ГИП		Малиновска		Малиновская		Лалиновская <i>Maf</i> 30.05.2	30.05.25	План 19 этажа на отм. +64.800	ПРОЕКТНОЕ БЮРО		
		Попов		tol	30.05.25		<i>/</i> \ 1		O .		
				0		<u> </u>	Формат А	2			

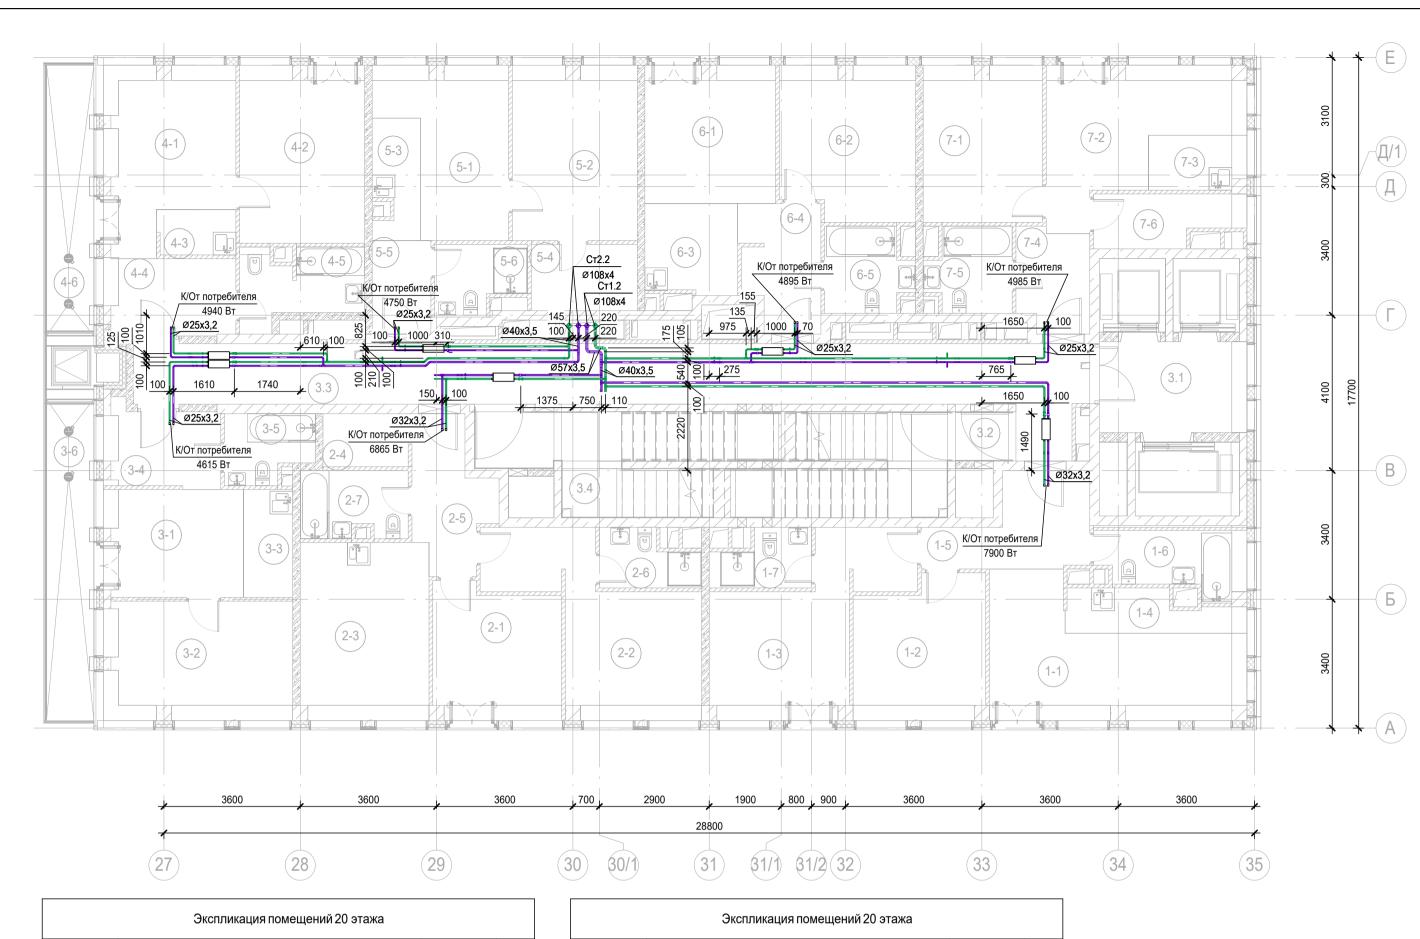

	Экспликация помещений 20 эта	жа	
Номер помещения	Наименование	Площадь, м2	Кат. пом.
Места общег	о пользования		
3.1	Лифтовой холл/ ПБЗ	9,36	
3.2	Тамбур-шлюз	1,82	
3.3	Коридор	42,61	
3.4	Лестничная клетка Н2	30,57	
1 Гостиничнь	ый номер		
1-1	Комната №1	18,67	
1-2	Комната №2	12,45	
1-3	Комната №3	16,91	
1-4	Кухня-ниша	4,62	
1-5	Холл	8,28	
1-6	С/У	5,74	
1-7	С/У	3,54	
2 Гостиничнь	ый номер		
2-1	Комната №1	11,56	
2-2	Комната №2	17,20	
2-3	Кухня	15,90	
2-4	Гардеробная	3,15	
2-5	Холл	7,11	
2-6	С/У	3,54	
2-7	С/У	4,89	
3 Гостиничнь	ый номер		•
3-1	Комната №1	10,94	
3-2	Комната №2	15,48	
3-3	Кухня-ниша	3,70	
3-4	Холл	6,40	
3-5	C/Y	3,96	
3-6	Терраса	9,33	


	Экспликация помещений 20 эта	жа	
Номер помещения	Наименование	Площадь, м2	Кат. пом.
4 Гостиничнь			
4-1	Комната №1	14,75	
4-2	Комната №2	15,35	
4-3	Кухня-ниша	2,46	
4-4	Холл	6,90	
4-5	С/У	5,65	
4-6	Терраса	8,02	
5 Гостиничнь	ый номер		
5-1	Комната №1	12,37	
5-2	Комната №2	15,12	
5-3	Кухня-ниша	3,79	
5-4	Гардеробная	4,90	
5-5	Холл	3,83	
5-6	С/У	4,03	
6 Гостиничнь	ый номер		
6-1	Комната №1	12,43	
6-2	Комната №2	14,06	
6-3	Кухня-ниша	5,75	
6-4	Холл	6,68	
6-5	С/У	4,80	
7 Гостиничнь	ый номер	<u> </u>	
7-1	Комната №1	12,91	
7-2	Комната №2	14,47	
7-3	Кухня-ниша	3,45	
7-4	Холл	5,03	
7-5	С/У	4,68	
7-6	Гардеробная	4,83	
		453,99	

						Заказчик: AO «ГК «ОСНОВА»	BA» КП-135P-OB-3.5			
							нкциональный гостиничный комплекс с подземной автостоянкой», по адресу: г. Москва, 2-й Силикатный проезд, вл. 8			
1зм.	Кол.уч.	Лист	№ док.	Подпись	Дата					
азра(ботал	Дороф	еев	Do poopeel	30.05.25				Листов	
рове	рил	Олейн			30.05.25	Кондиционированиеи холодоснабжение Корпус 4				
			-	-0		1 7				
.контр.		Малиновская		алиновская Маб 30.05.25		План 20 этажа на отм. +68.100	лан 20 этажа на отм. +68.100		ГНОЕ	
ИП		Попов		tol	30.05.25					
				000			Формат А	2		




Номер помещения	Наименование	Площадь, м2	Ка
	го пользования		
3.1	Лифтовой холл/ ПБЗ	9,36	
3.2	Тамбур-шлюз	3,15	
3.3	Коридор	33,26	
3.4	Лестничная клетка Н2	29,24	
1 Гостиничн		20,21	<u> </u>
1-1	Комната №1	18,67	
1-2	Комната №2	12,45	
1-3	Комната №3	16,91	
1-4	Кухня-ниша	4,62	
1-5	Холл	8,28	
1-6	C/Y	3,54	
1-7	C/Y	5,74	
		5,14	
2-1	Комната №1	22,69	
2-1	Комната №2	17,24	
2-2	Комната №3	11,89	
2-3	Комната №4	12,17	
2-4	Кухня-ниша	7,36	
2-6	Гардеробная	4,27	
2-7	Холл	9,23	
2-7	C/Y		
2-0	C/Y	5,07 3,28	
2-10		· · · · · · · · · · · · · · · · · · ·	
2-то 3 Гостиничн	Teppaca	9,33	
	ыи номер Комната №1	40.05	
3-1 3-2	Комната №1	12,85	
3-2	Комната №2	20,55	
3-3	Комната №3	12,44	
		15,93	
3-5	Кухня-ниша	6,56	
3-6	Гардеробная	3,50	
3-7	Гардеробная	2,16	
3-8	Коридор	3,04	
3-9	Холл	3,36	
3-10	С/У	5,04	
3-11	С/У	4,13	
3-12	Teppaca	8,02	
· · · · · · · · · · · · · · · · · · ·	курного персонала/горничной	10.10	1
4-1	Комната №1	12,43	
4-2	Комната №2	14,06	
4-3	Кухня-ниша	5,75	
4-4	Холл	6,68	
4-5	С/У	4,80	
5 Гостиничн	· · · · · · · · · · · · · · · · · · ·		
5-1	Комната №1	12,91	
5-2	Комната №2	14,47	
5-3	Кухня-ниша	3,45	
5-4	Холл	5,03	
5-5	С/У	4,68	
5-6	Гардеробная	4,83	1

Изм. Кол.уч.	Лист №	док. Подпись	Дата	«Многофункциональный гостиничный комплекс с подземной автостоянкой», по адресу: г. Москва, 2-й Силикатный проезд, вл. 8			
Разработал Д	Дорофеев	Дорофеев Дорофее		_	Стадия	Лист	Листов
Проверил	Олейник		30.05.25		Р	24	
· ·	Малиновс Попов	кая Мар	30.05.25 30.05.25	План 21 этажа на отм. +71.400	Al	ПРОЕК	тное С.

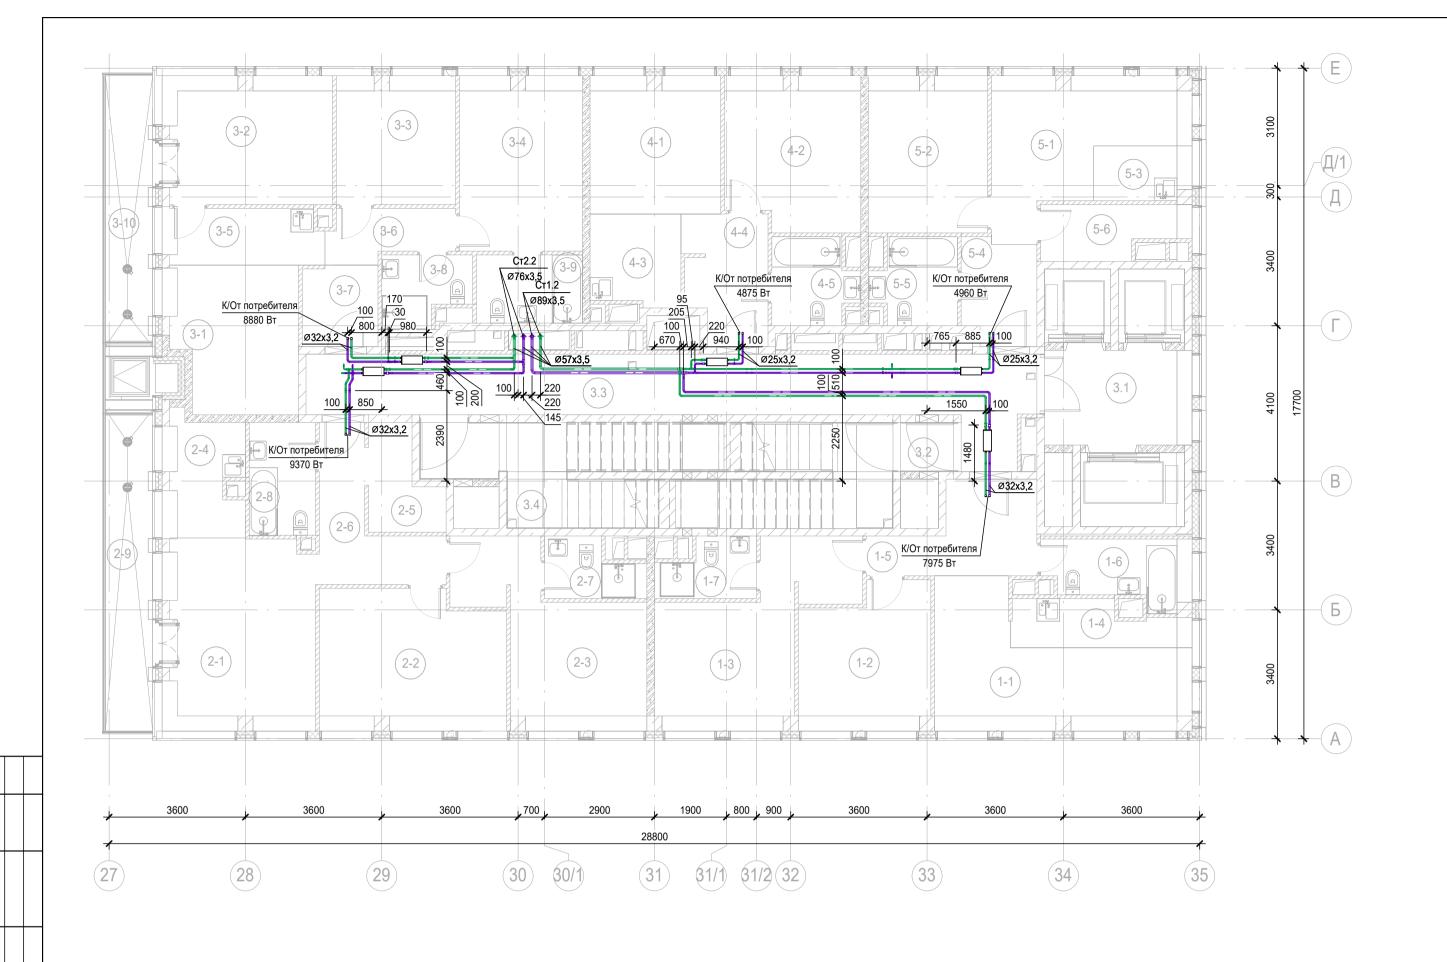


Номер помещения	Наименование	Площадь, м2	
	Го пользования	IVIZ	L
3.1	Лифтовой холл/ ПБЗ	9,75	Τ
3.2	Тамбур-шлюз	1,82	l
3.3	Коридор	33,09	t
3.4	Лестничная клетка Н2	30,57	t
о. т 1 Гостиничн		30,57	L
1-1	Комната №1	18,38	Τ
1-2	Комната №2	12,53	t
1-3	Комната №3	17,13	t
1-4	Кухня-ниша	5,10	t
1-5	Холл	8,32	t
1-6	C/Y	5,88	t
1-7	C/Y	3,68	t
1-7 2 Гостиничны		3,00	L
2-1 2-1	Комната №1	20,18	Τ
2-1	Комната №2	17,70	t
2-3	Комната №3	16,49	t
2-4	Кухня-ниша	7,10	t
2-5	Гардеробная	4,41	t
2-6	Холл	7,89	ł
2-7	C/Y	3,58	ł
2-7	C/Y	5,21	H
2-9	Teppaca	9,33	H
2-9 3 Гостиничны	• •	9,55	L
3-1	Комната №1	12,39	Т
3-2	Комната №2	14,72	t
3-3	Комната №3	10,55	t
3-4	Комната №4	14,89	t
3-5	Кухня-ниша	5,97	t
3-6	Коридор	4,24	t
3-7	Холл	4,23	t
3-8	C/Y	4,00	t
3-9	C/Y	5,04	t
3-10	Teppaca	8,02	t
4 Гостиничн		0,02	_
4-1	Комната №1	12,43	Τ
4-2	Комната №2	14,03	t
4-3	Кухня-ниша	5,67	t
4-4	Холл	7,14	t
4-5	C/Y	4,77	\dagger
—————————————————————————————————————		7,11	_
5-1	Комната №1	14,42	Γ
5-2	Комната №2	12,91	\dagger
5-3	Кухня-ниша	3,36	t
5-4	Холл	5,29	\dagger
5-5	C/Y	4,77	t
5-6	Гардеробная	4,81	t
J-U	г ардороонал	411,82	L

						Заказчик: AO «ГК «ОСНОВА»		КП-1	35P-OB-3.5		
More	Von va	Пиот	No zov	Поляце	Пото	«Многофункциональный гостиничный комплекс адресу: г. Москва, 2-й Силикатн					
	Кол.уч.	Лист	№ док.	Подпись	Дата						
Разра	ботал	Дороф	еев	Dopopeel	30.05.25	16	Стадия	Лист	Листов		
Прове	рил	Олейник			30.05.25	Кондиционированиеи холодоснабжение Корпус 4	Р	25			
							_	_			
Н.конт	Н.контр.		овская	Maf	30.05.25	План 22 этажа на отм. +74.700	ΔΙ	ПРОЕКТ БЮРО	THOE		
ГИП	гип		Попов		Попов 500 30.05.2		30.05.25				.

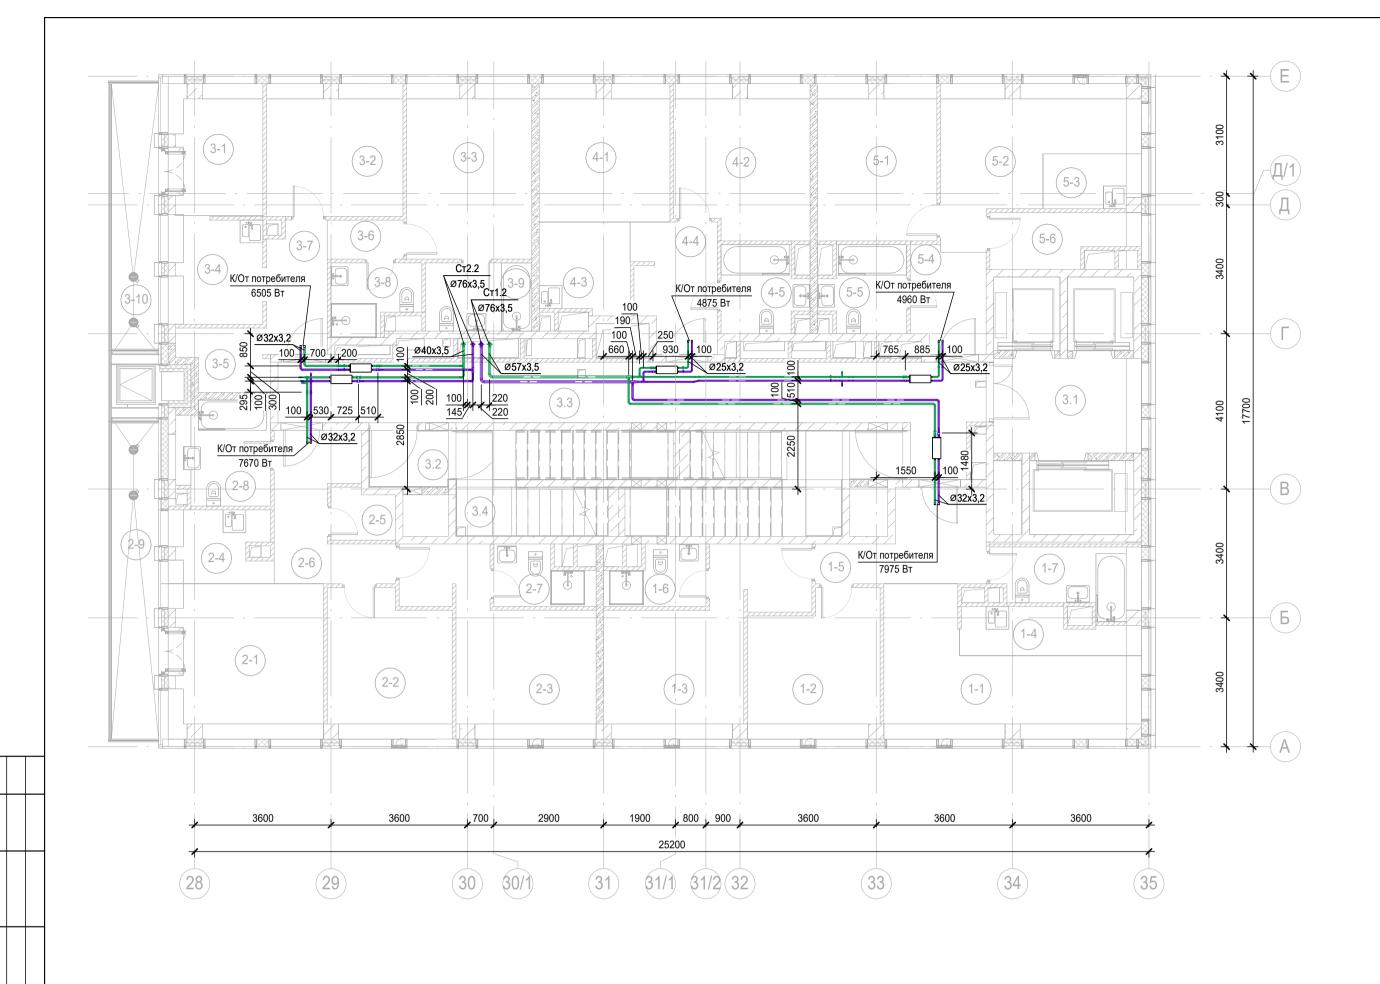


Номер помещения	Наименование	Площадь, м2	Кат
	Го пользования	IVIZ	1101
<u> 3.1</u>	Лифтовой холл/ ПБЗ	9,75	
3.2	Тамбур-шлюз	3,15	
3.3	Коридор	32,13	
3.4	Лестничная клетка Н2	29,24	
		29,24	
1-1	Комната №1	18,38	
1-2	Комната №2	12,53	
1-3	Комната №3	17,13	
1-4	Кухня-ниша	5,10	
1-5	Холл	8,32	
1-6	C/Y	3,68	
1-7	C/Y		
		5,88	
2 Гостиничн <u>е</u> 2-1	ыи номер Комната №1	16.49	
		16,48	
2-2	Комната №2	12,18	
2-3	Комната №3	16,37	
2-4	Кухня-ниша	4,93	
2-5	Гардеробная	2,21	
2-6	Холл	8,82	
2-7	С/У	3,61	
2-8	С/У	5,92	
2-9	Терраса	9,33	
3 Гостиничн			
3-1	Комната №1	8,35	
3-2	Комната №2	12,44	
3-3	Комната №3	15,12	
3-4	Кухня-ниша	6,94	
3-5	Гардеробная	3,53	
3-6	Коридор	2,06	
3-7	Холл	5,43	
3-8	С/У	4,00	
3-9	С/У	5,04	
3-10	Терраса	8,02	
4 Номер деж	урного персонала/горничной	·	
4-1	Комната №1	12,43	
4-2	Комната №2	14,03	
4-3	Кухня-ниша	5,67	
4-4	Холл	7,14	
4-5	С/У	4,77	
5 Гостиничн	ый номер	· · · · · · · · · · · · · · · · · · ·	
5-1	Комната №1	12,91	
5-2	Комната №2	14,42	
5-3	Кухня-ниша	3,36	
5-4	Холл	5,29	
5-5	C/Y	4,77	
5-6	Гардеробная	4,81	
<u>J-J</u>	I. appopulati	385,72	

						Заказчик: AO «ГК «ОСНОВА»	BA» КП-135P-OB-3		
Изм.	Кол.уч.	Лист	№ док.	Подпись	Дата	«Многофункциональный гостиничный комплекс с подземной автостоянкой», по адресу: г. Москва, 2-й Силикатный проезд, вл. 8			
Разра	Разработал		Дорофеев		30.05.25		Стадия	Лист	Листов
Прове	Проверил		ик		30.05.25	Кондиционированиеи холодоснабжение Корпус 4	Р	26	
Н.контр.		Малин Попов	овская	./ 7 / ()	30.05.25 30.05.25	План 23 этажа на отм. +78.000	Al	ПРОЕКТ БЮРО	тное С
				- Ov J			Формат А	2	

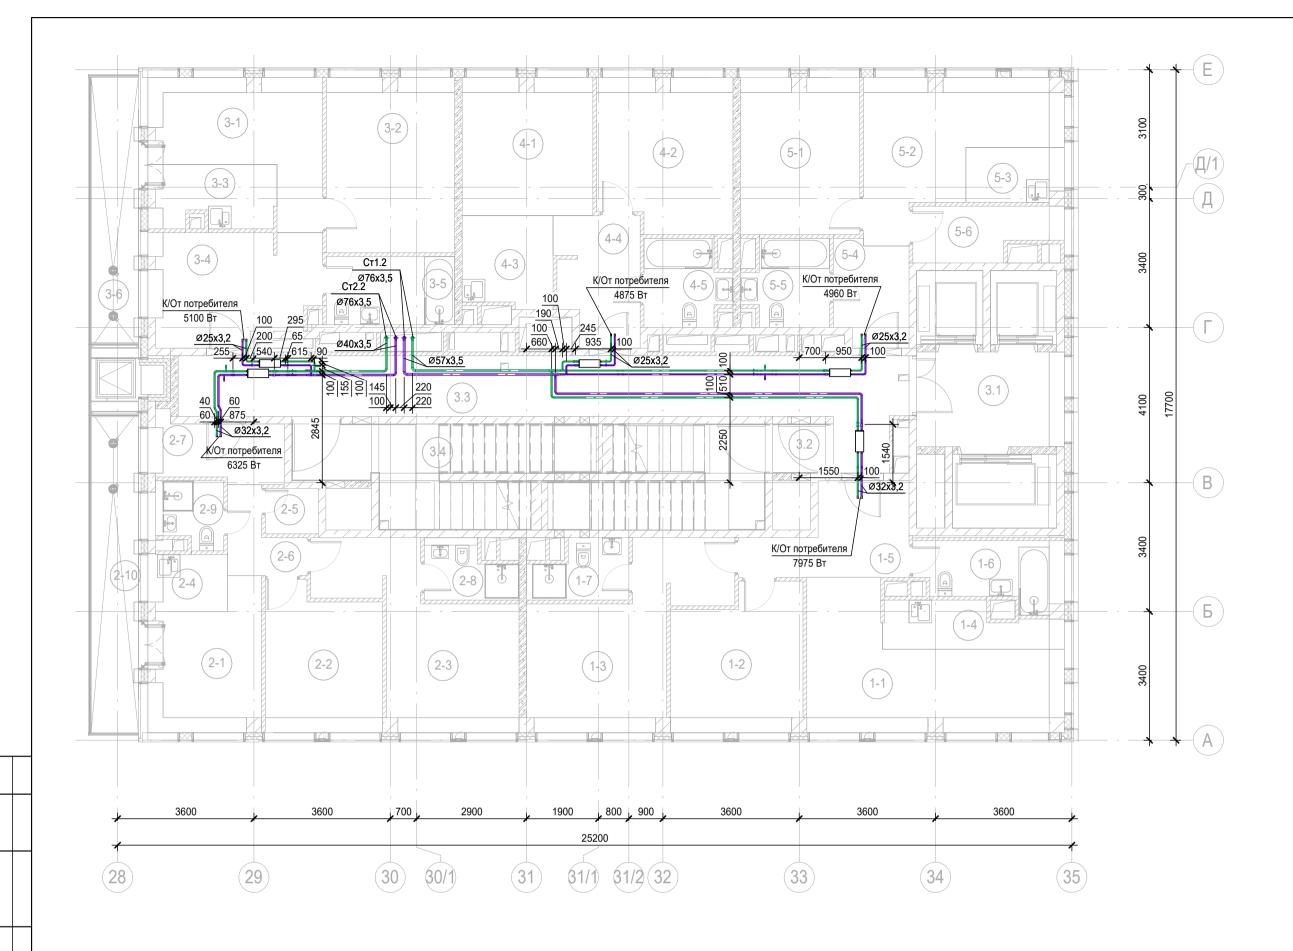


Номер помещения	Наименование	Площадь, м2	Ка
	го пользования		
3.1	Лифтовой холл/ ПБЗ	9,75	
3.2	Тамбур-шлюз	1,82	
3.3	Коридор	33,09	
3.4	Лестничная клетка Н2	30,57	
1 Гостиничн			
1-1	Комната №1	18,38	
1-2	Комната №2	12,53	
1-3	Комната №3	17,13	
1-4	Кухня-ниша	5,10	
1-5	Холл	8,32	
1-6	С/У	5,88	
1-7	С/У	3,68	
2 Гостиничн	ый номер	,	
2-1	Комната №1	10,18	
2-2	Комната №2	11,35	
2-3	Комната №3	16,49	
2-4	Кухня-ниша	3,10	
2-5	Гардеробная	1,68	
2-6	Коридор	3,36	
2-7	Холл	5,48	
2-8	С/У	3,36	
2-9	С/У	2,66	
2-10	Терраса	9,33	
3 Гостиничн	ый номер		
3-1	Комната №1	12,53	
3-2	Комната №2	15,54	
3-3	Кухня-ниша	5,55	
3-4	Холл	13,06	
3-5	С/У	6,10	
3-6	Терраса	8,02	
4 Гостиничн	ый номер	•	
4-1	Комната №1	12,43	
4-2	Комната №2	14,03	
4-3	Кухня-ниша	5,67	
4-4	Холл	7,14	
4-5	С/У	4,77	
5 Гостиничн			
5-1	Комната №1	12,91	
5-2	Комната №2	14,42	
5-3	Кухня-ниша	3,36	
5-4	Холл	5,29	
5-5	С/У	4,77	
5-6	Гардеробная	4,81	
		363,68	

						Заказчик: AO «ГК «ОСНОВА»		КП-13	35P-OB-3.5						
Изм.	Кол.уч.	Лист	№ док.	Подпись	Дата	«Многофункциональный гостиничный комплеко адресу: г. Москва, 2-й Силикатн			янкой», по						
Разра		Дороф		Подпись Дорофеев			Стадия	Лист	Листов						
Прове		Олейник									30.05.25	Кондиционированиеи холодоснабжение Корпус 4	Р	27	
				U											
Н.конт	тр. Малиновская		овская	Maf	30.05.25	План 24 этажа на отм. +81.300	ΔΙ	ПРОЕКТ БЮРО	ГНОЕ						
ГИП		Попов		tool	30.05.25		<i>-</i>		.						
							Формат А	2							

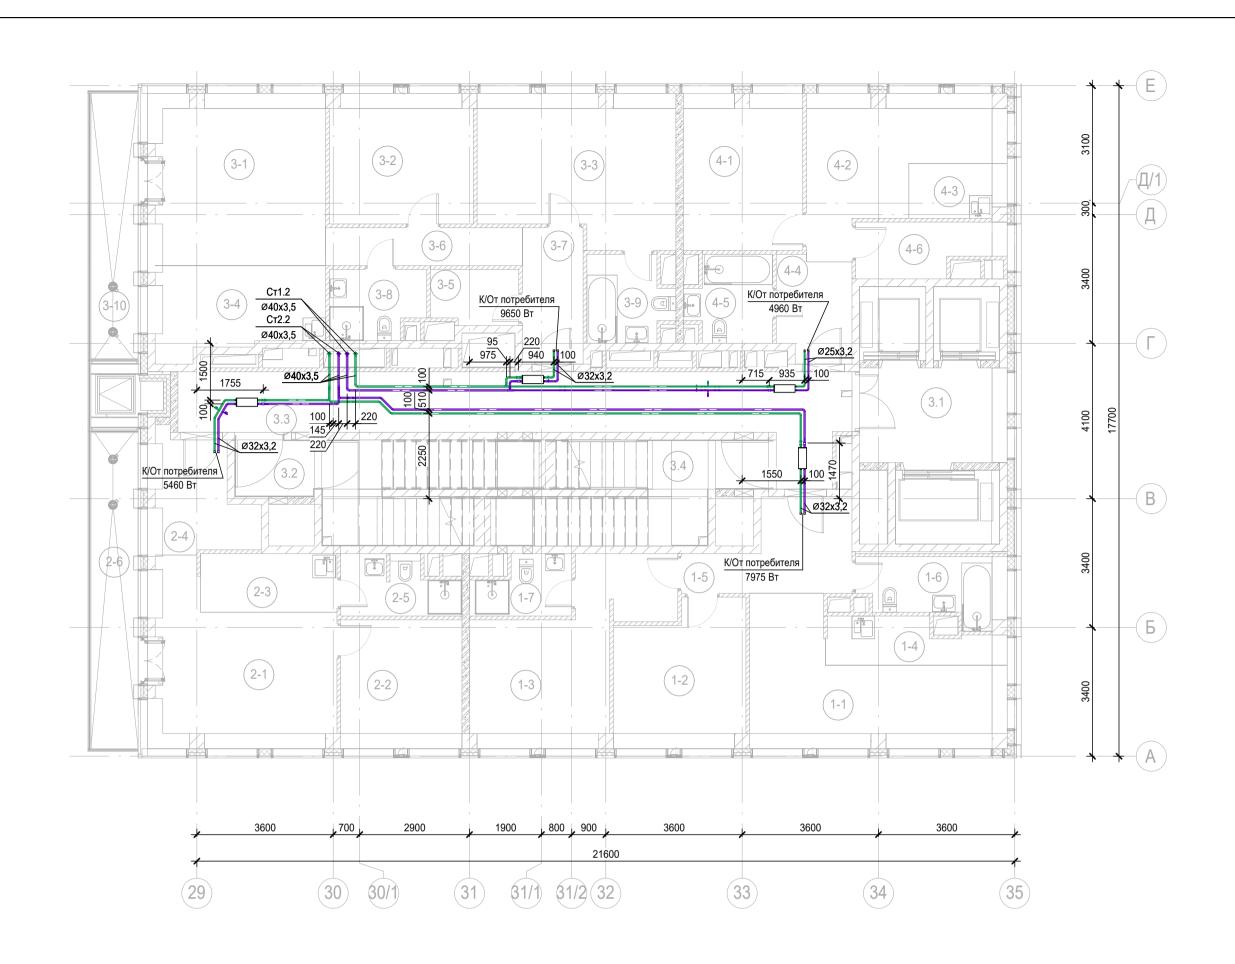


Номер помещения	Наименование	Площадь, м2	k n
	о пользования	1	_
3.1	Лифтовой холл/ ПБЗ	9,75	
3.2	Тамбур-шлюз	3,15	
3.3	Коридор	30,69	
3.4	Лестничная клетка Н2	28,92	
1 Гостиничнь	ый номер	,	_
1-1	Комната №1	18,38	
1-2	Комната №2	12,53	
1-3	Комната №3	17,13	
1-4	Кухня-ниша	5,10	
1-5	Холл	8,32	Г
1-6	С/У	5,88	Г
1-7	С/У	3,68	
2 Гостиничнь	ый номер	,	_
2-1	Комната №1	19,53	
2-2	Комната №2	10,88	Г
2-3	Кухня-ниша	5,58	Г
2-4	Холл	7,40	Г
2-5	С/У	4,51	
2-6	Терраса	9,33	
3 Гостиничнь		,	_
3-1	Комната №1	21,05	
3-2	Комната №2	12,87	
3-3	Комната №3	19,60	
3-4	Кухня-ниша	10,10	
3-5	Гардеробная	3,30	
3-6	Коридор	5,20	
3-7	Холл	5,76	
3-8	C/Y	4,41	
3-9	C/Y	4,77	
3-10	Терраса	8,02	Г
4 Номер деж	урного персонала/горничной	•	_
4-1	Комната №1	12,91	
4-2	Комната №2	14,42	Г
4-3	Кухня-ниша	3,36	
4-4	Холл	5,29	Г
4-5	С/У	4,77	Г
4-6	Гардеробная	4,81	

						Заказчик: АО «ГК «ОСНОВА»		КП-13	35P-OB-3.5
						«Многофункциональный гостиничный комплекс адресу: г. Москва, 2-й Силикатн	**		інкой», по
Изм.	Кол.уч.	Лист	№ док.	Подпись	Дата	., ,			
Разра	ботал	Дороф	еев	Dopopeel	30.05.25		Стадия	Лист	Листов
Прове	рил	Олейн)лейник <i>Оц</i>		Oce 30.05.25	Кондиционированиеи холодоснабжение Корпус 4	Р	28	
			-	0		Rophyo	ı	20	
							_		
Н.конт	онтр. Малиновская		овская	Maf	30.05.25	План 25 этажа на отм. +84.600	ΔΙ	ПРОЕКТ БЮРО	THOE
ГИП		Попов		tool	30.05.25				.
					-		Формат А	2	

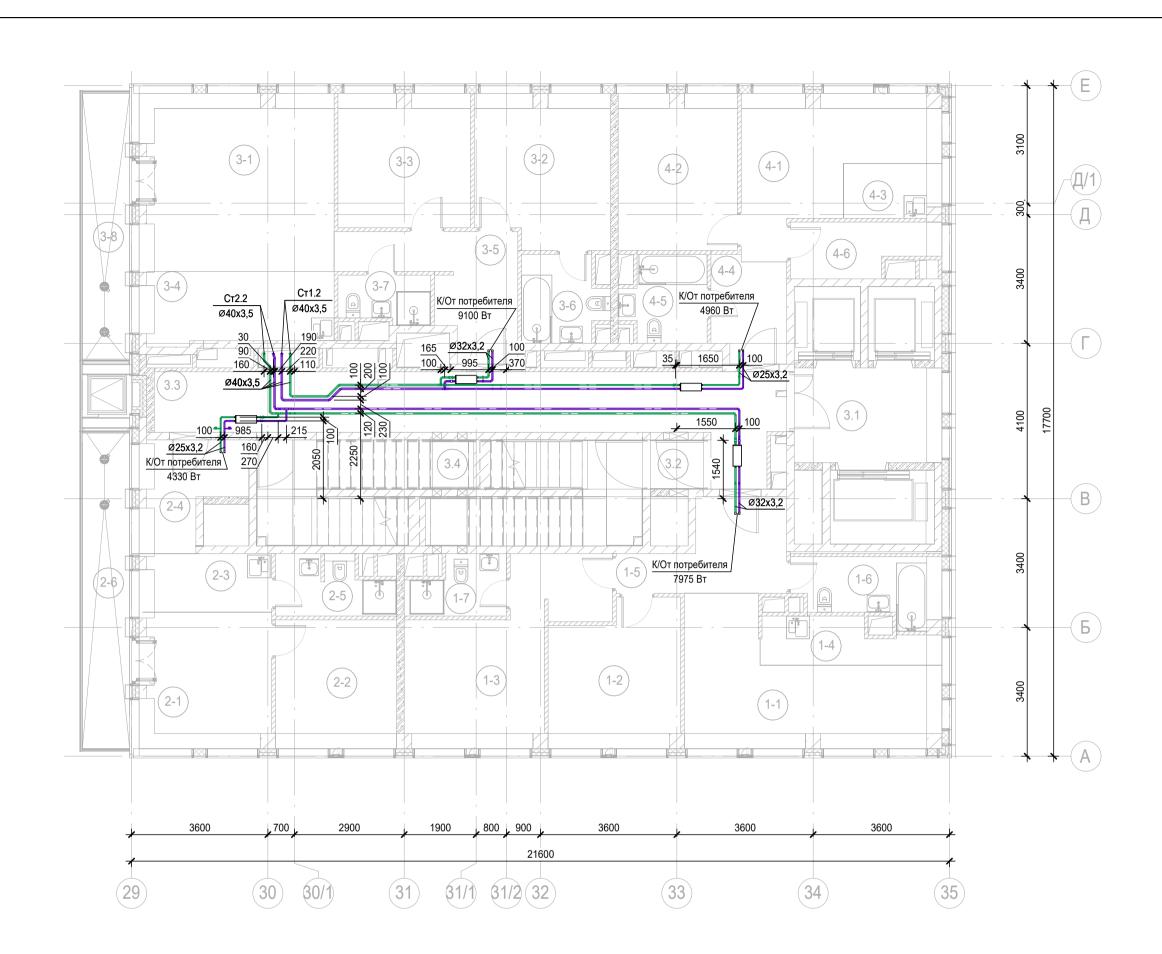

Номер помещения	Наименование	Площадь, м2	Кат.
Места общег	то пользования		
3.1	Лифтовой холл/ ПБЗ	9,75	
3.2	Тамбур-шлюз	1,82	
3.3	Коридор	28,93	
3.4	Лестничная клетка Н2	27,16	
1 Гостиничнь	ый номер	•	
1-1	Комната №1	18,38	
1-2	Комната №2	12,53	
1-3	Комната №3	17,13	
1-4	Кухня-ниша	5,10	
1-5	Холл	8,32	
1-6	С/У	5,88	
1-7	С/У	3,68	
2 Гостиничнь	ый номер	<u> </u>	
2-1	Комната №1	12,31	
2-2	Комната №2	10,88	
2-3	Кухня-ниша	5,34	
2-4	Холл	7,08	
2-5	С/У	4,51	
2-6	Терраса	9,33	
3 Гостиничнь	ый номер	<u> </u>	
3-1	Комната №1	23,88	
3-2	Комната №2	14,03	
3-3	Комната №3	12,26	
3-4	Кухня-ниша	9,82	
3-5	Холл	9,82	
3-6	С/У	4,77	
3-7	С/У	2,97	
3-8	Терраса	8,03	
4 Гостиничнь		, · · · ·	•
4-1	Комната №1	14,42	
4-2	Комната №2	12,91	
4-3	Кухня-ниша	3,36	
4-4	Холл	5,29	
4-5	С/У	4,77	
4-6	Гардеробная	4,81	
		319,31	

						Заказчик: AO «ГК «ОСНОВА»		КП-13	35P-OB-3.5
						«Многофункциональный гостиничный комплекс адресу: г. Москва, 2-й Силикатн			інкой», по
Изм.	Кол.уч.	Лист	№ док.	Подпись	Дата	, , , , ,			
Разраб	ботал	Дороф	еев	Do poop eet	30.05.25		Стадия	Лист	Листов
Провеј	рил	Олейн			30.05.25		Р	29	
			-	7			•	1	
							_		
Н.конт	p.	Малин	овская	Maf	30.05.25	План 26 этажа на отм. +87.900	ΔΙ	ПРОЕКТ БЮРО	THOE
ГИП		Попов		tool	30.05.25				O .
							Формат А	2	

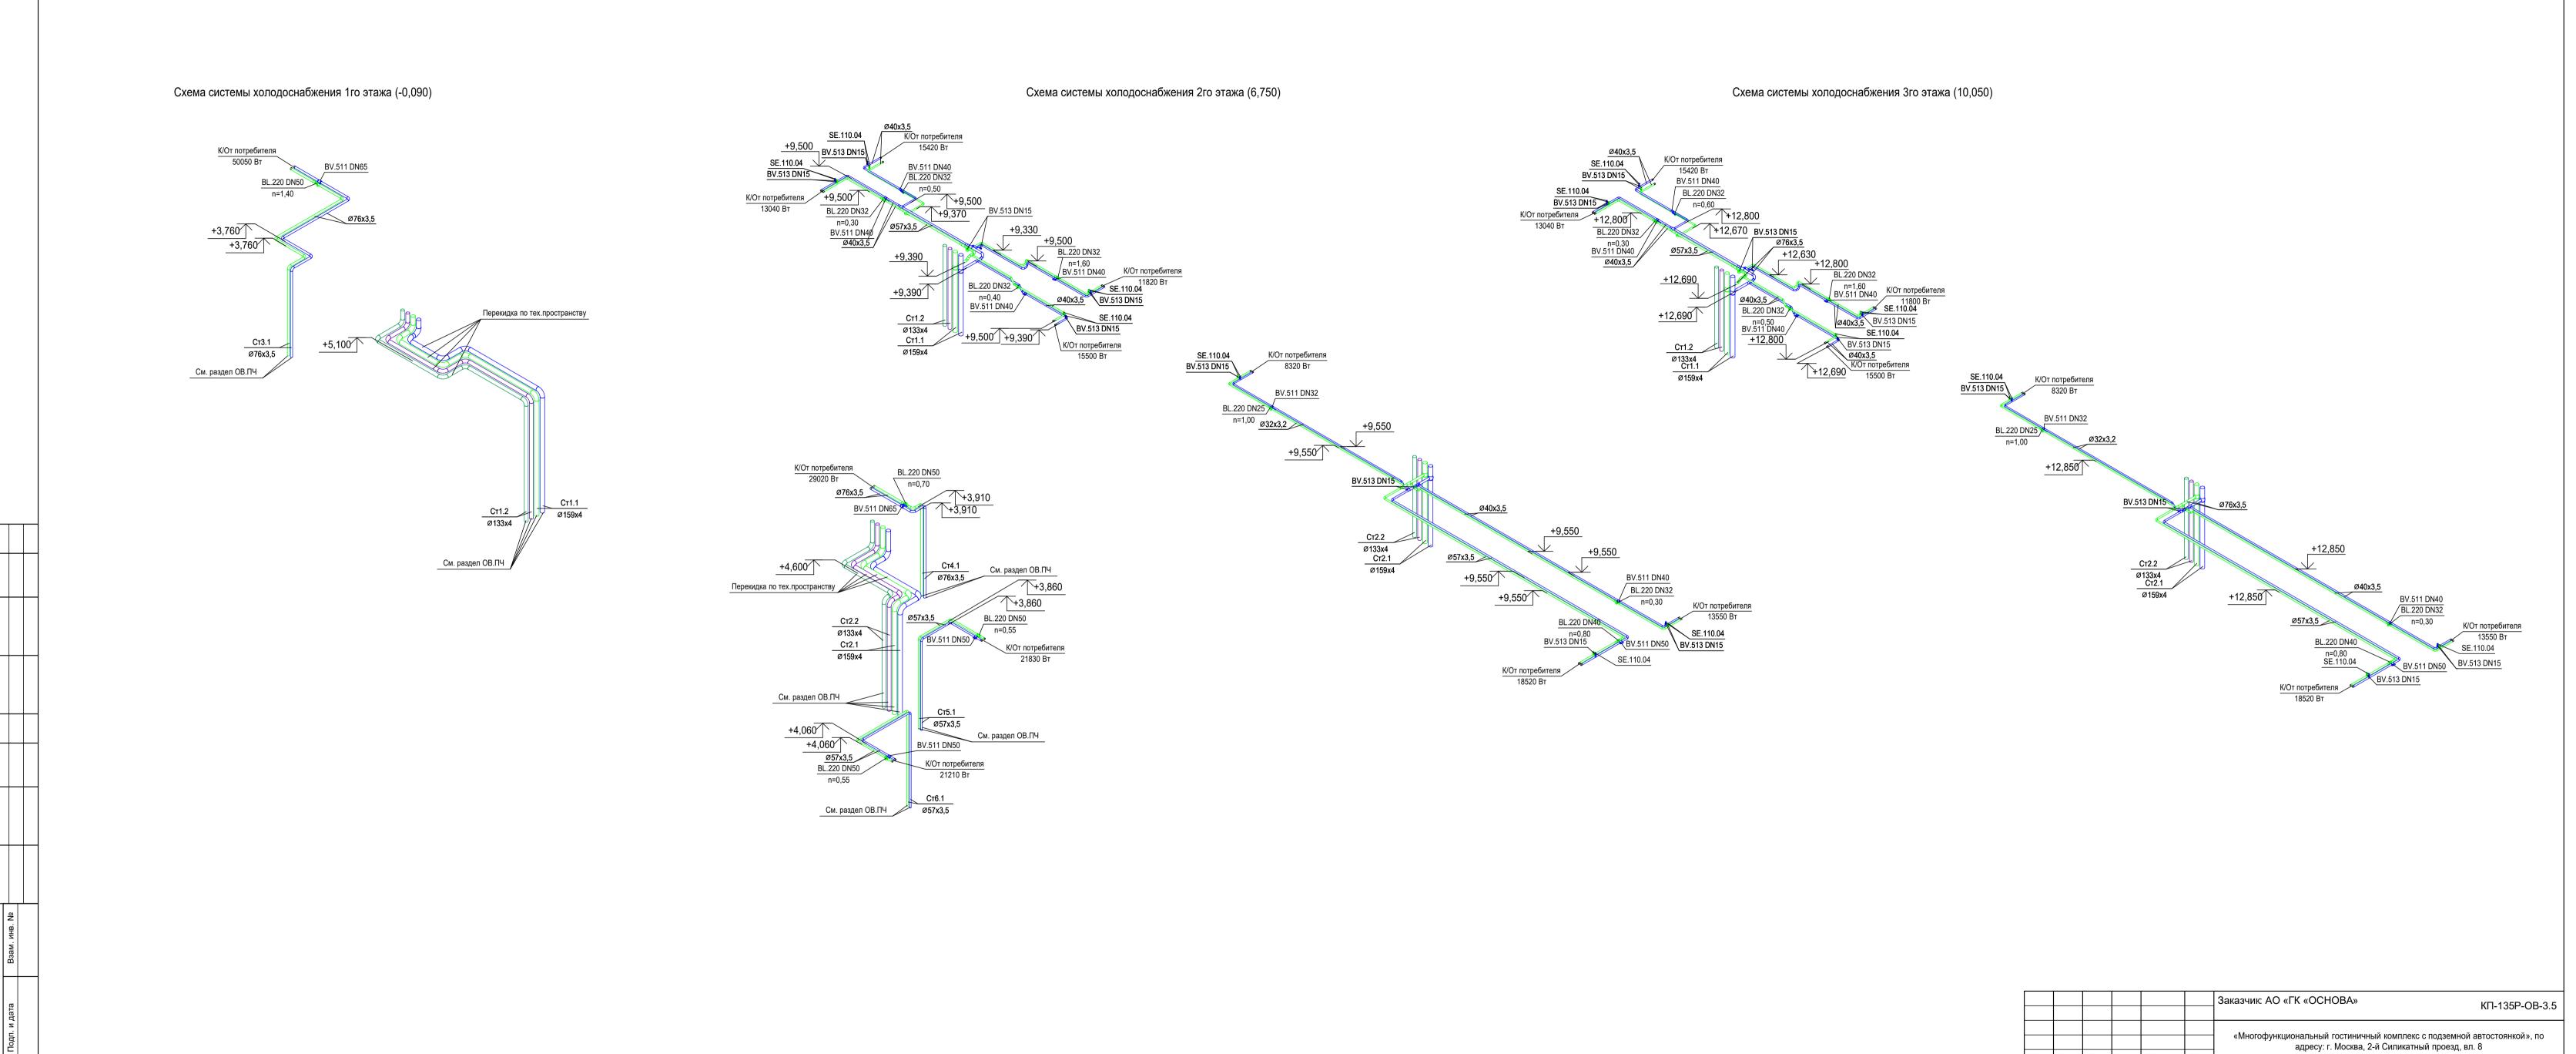

Стадия Лист Листов


30

Кондиционированиеи холодоснабжение

Корпус 4

 Малиновская
 Изб
 30.05.25
 Схема систем холодоснабжения 1-3 этажей

 Попов
 30.05.25

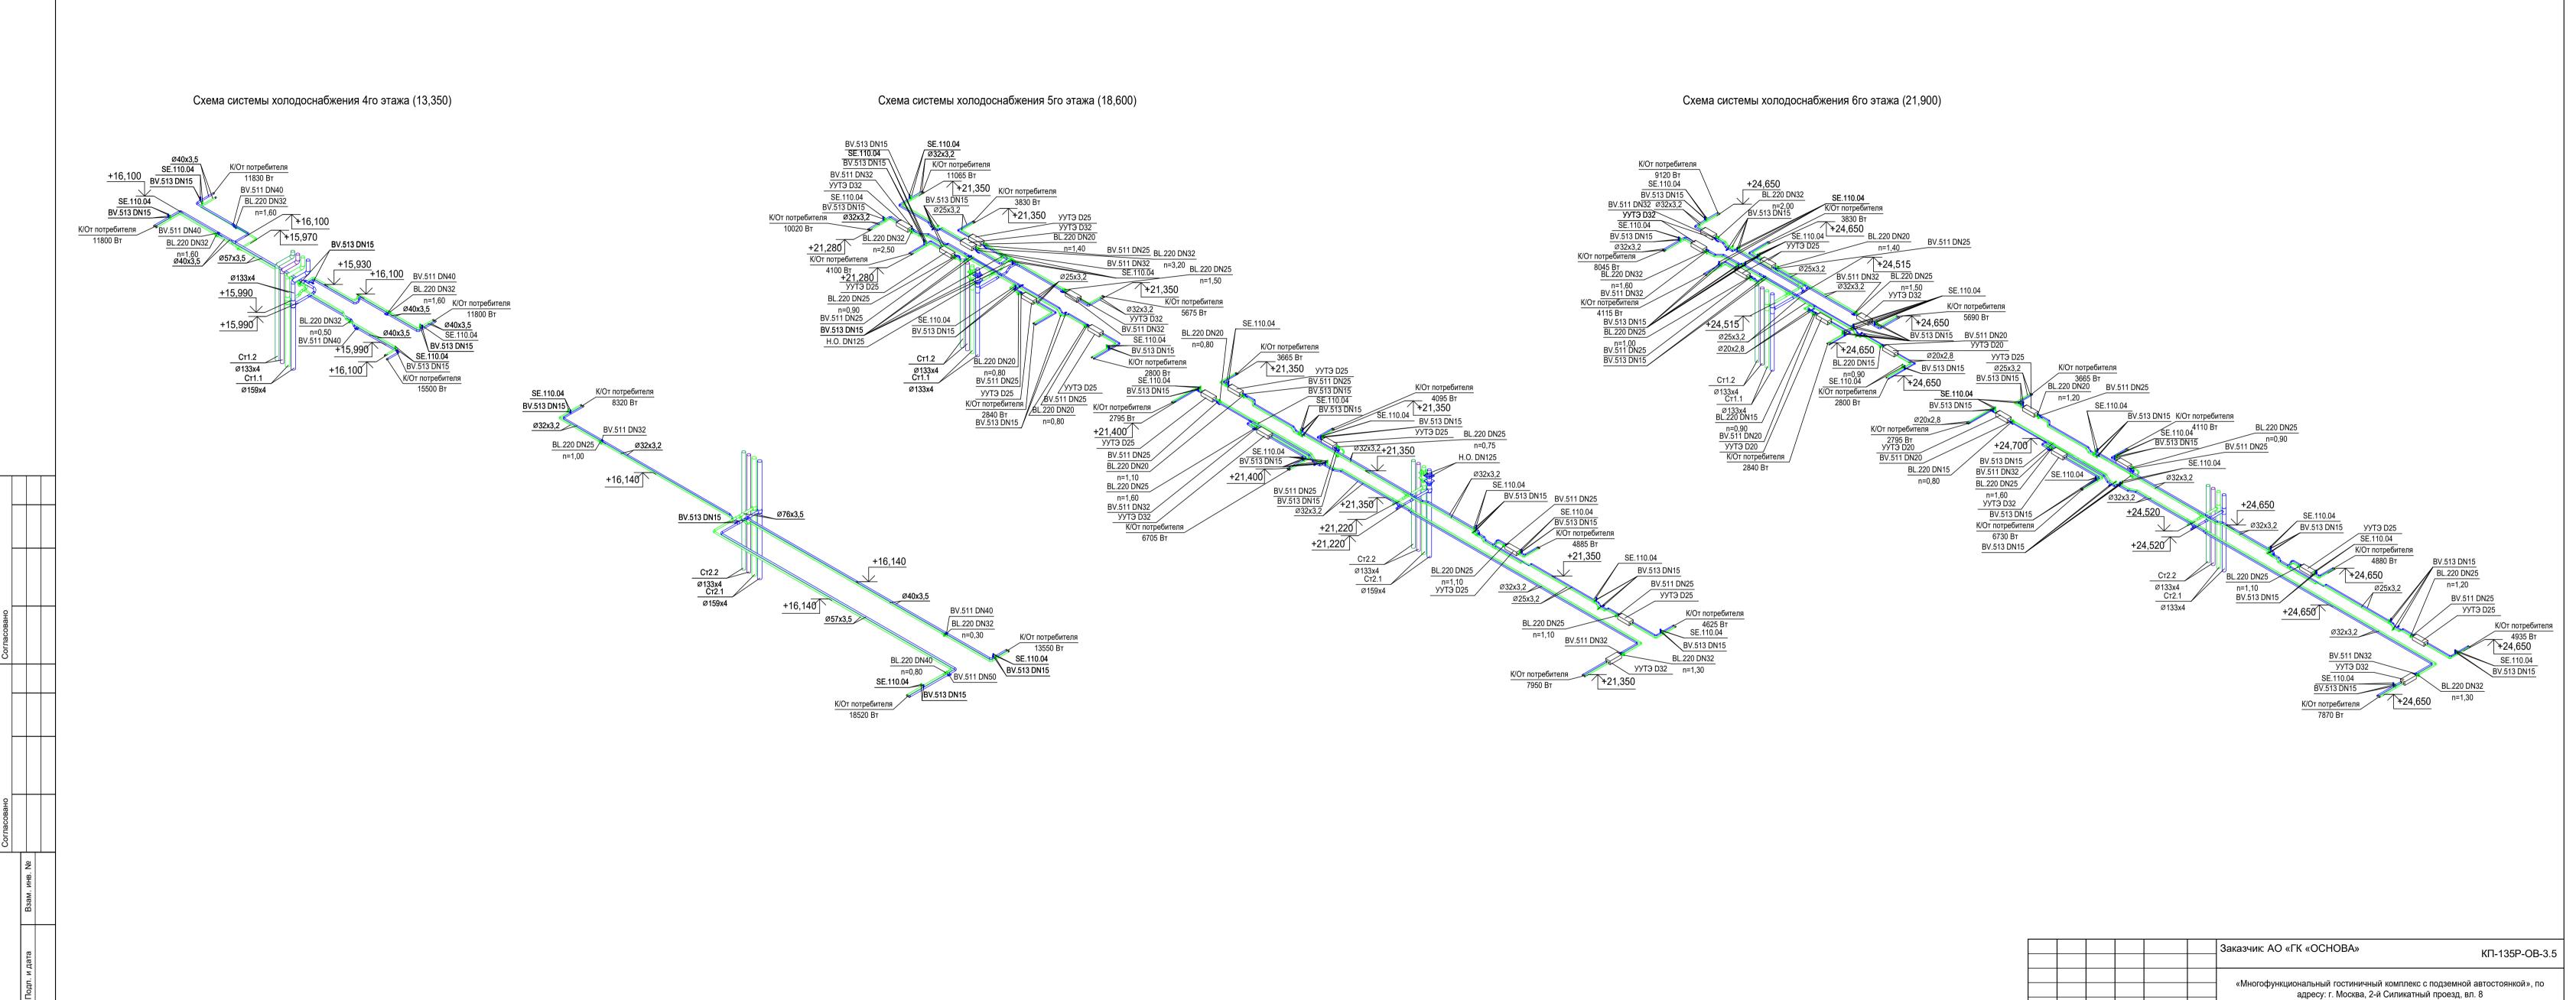

Стадия Лист


31

Кондиционирование и холодоснабжение

Корпус 4

 Малиновская
 Мар
 30.05.25
 Схема систем холодоснабжения 4-6 этажей

 Попов
 Зо.05.25

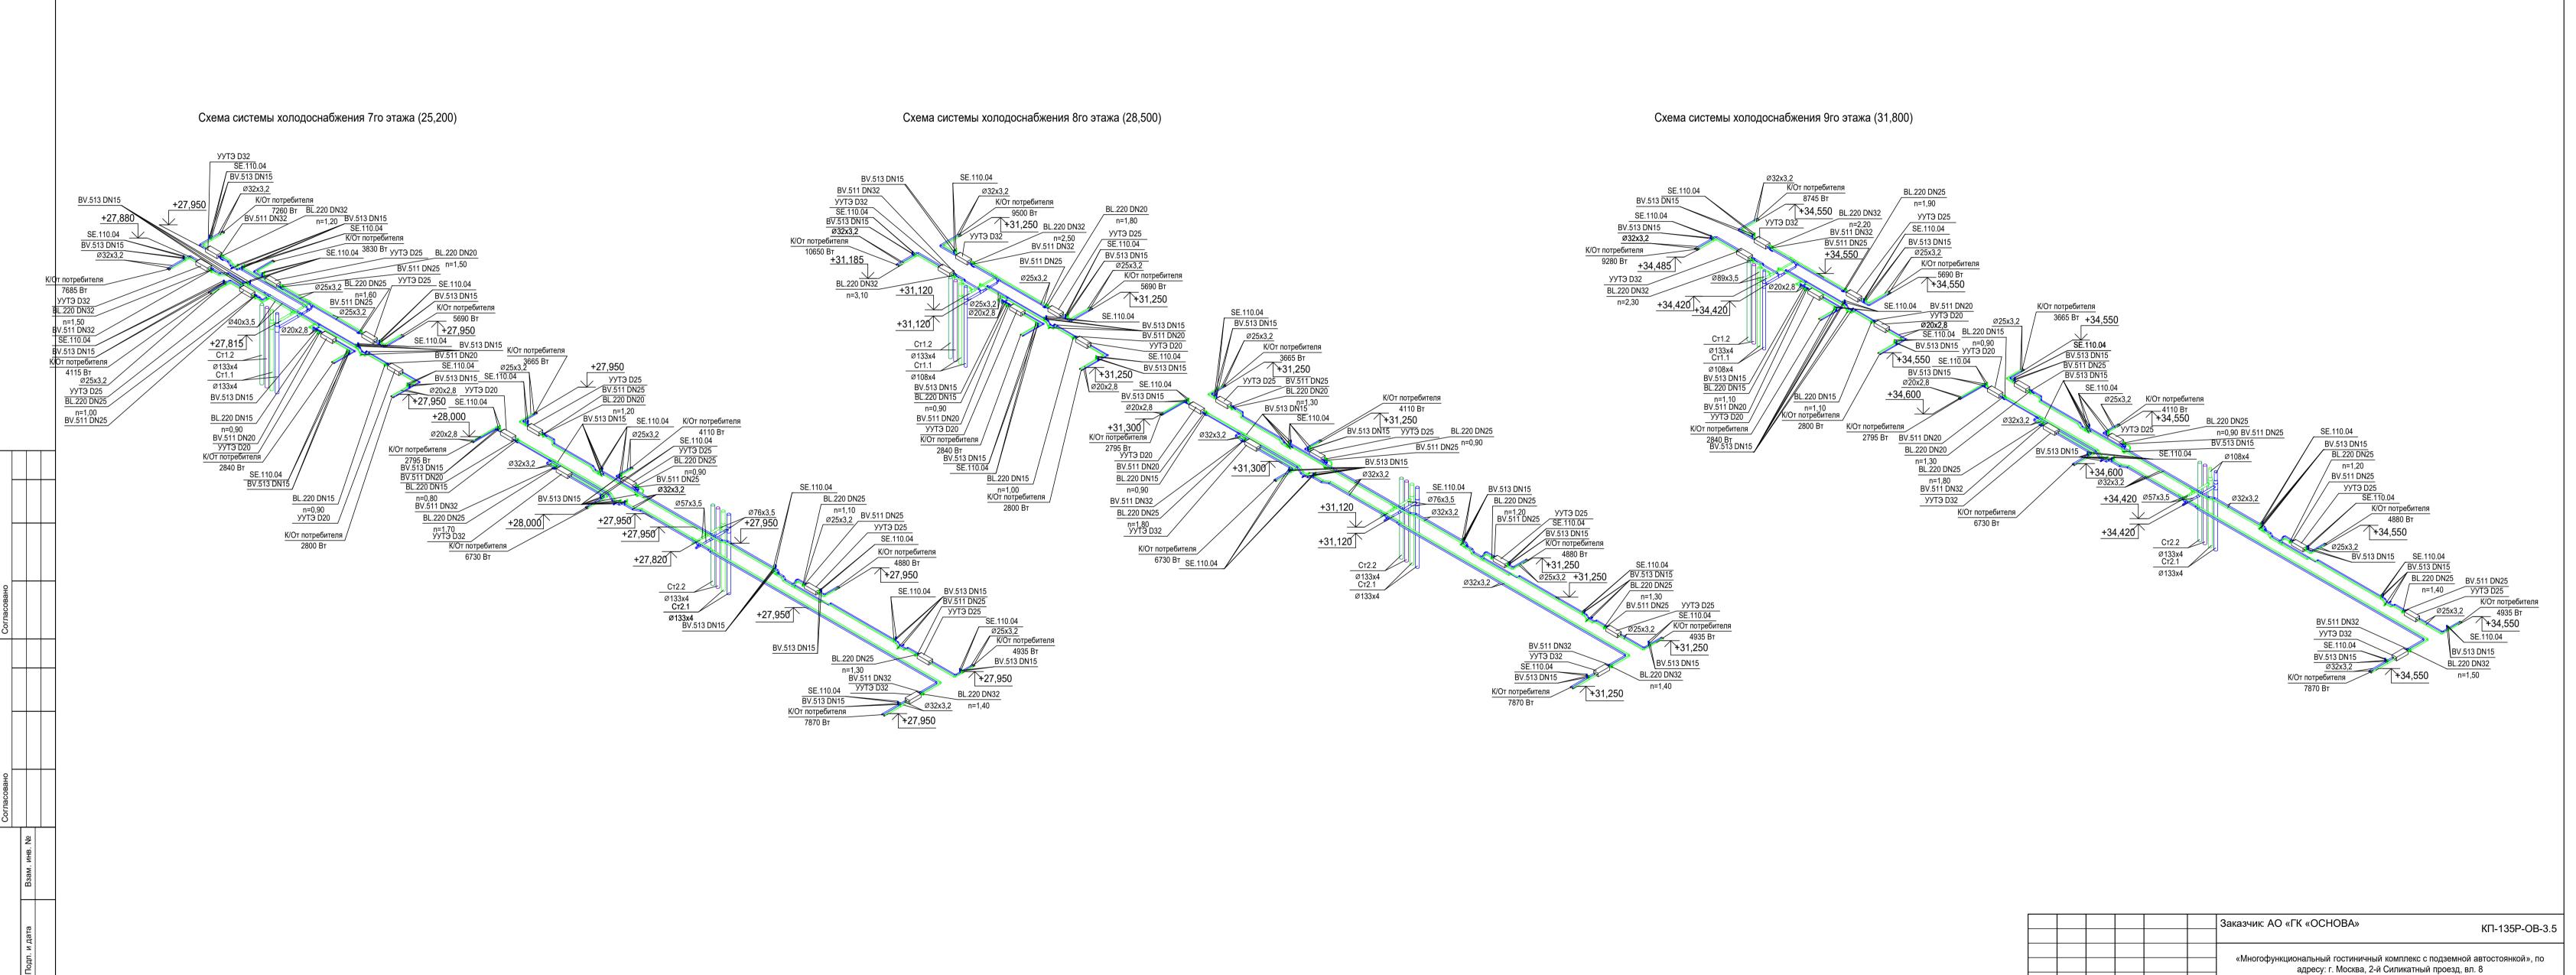

Стадия Лист


32


Кондиционирование и холодоснабжение

Корпус 4

 Малиновская
 Мар
 30.05.25
 Схема систем холодоснабжения 7-9 этажей

 Попов
 Зо.05.25

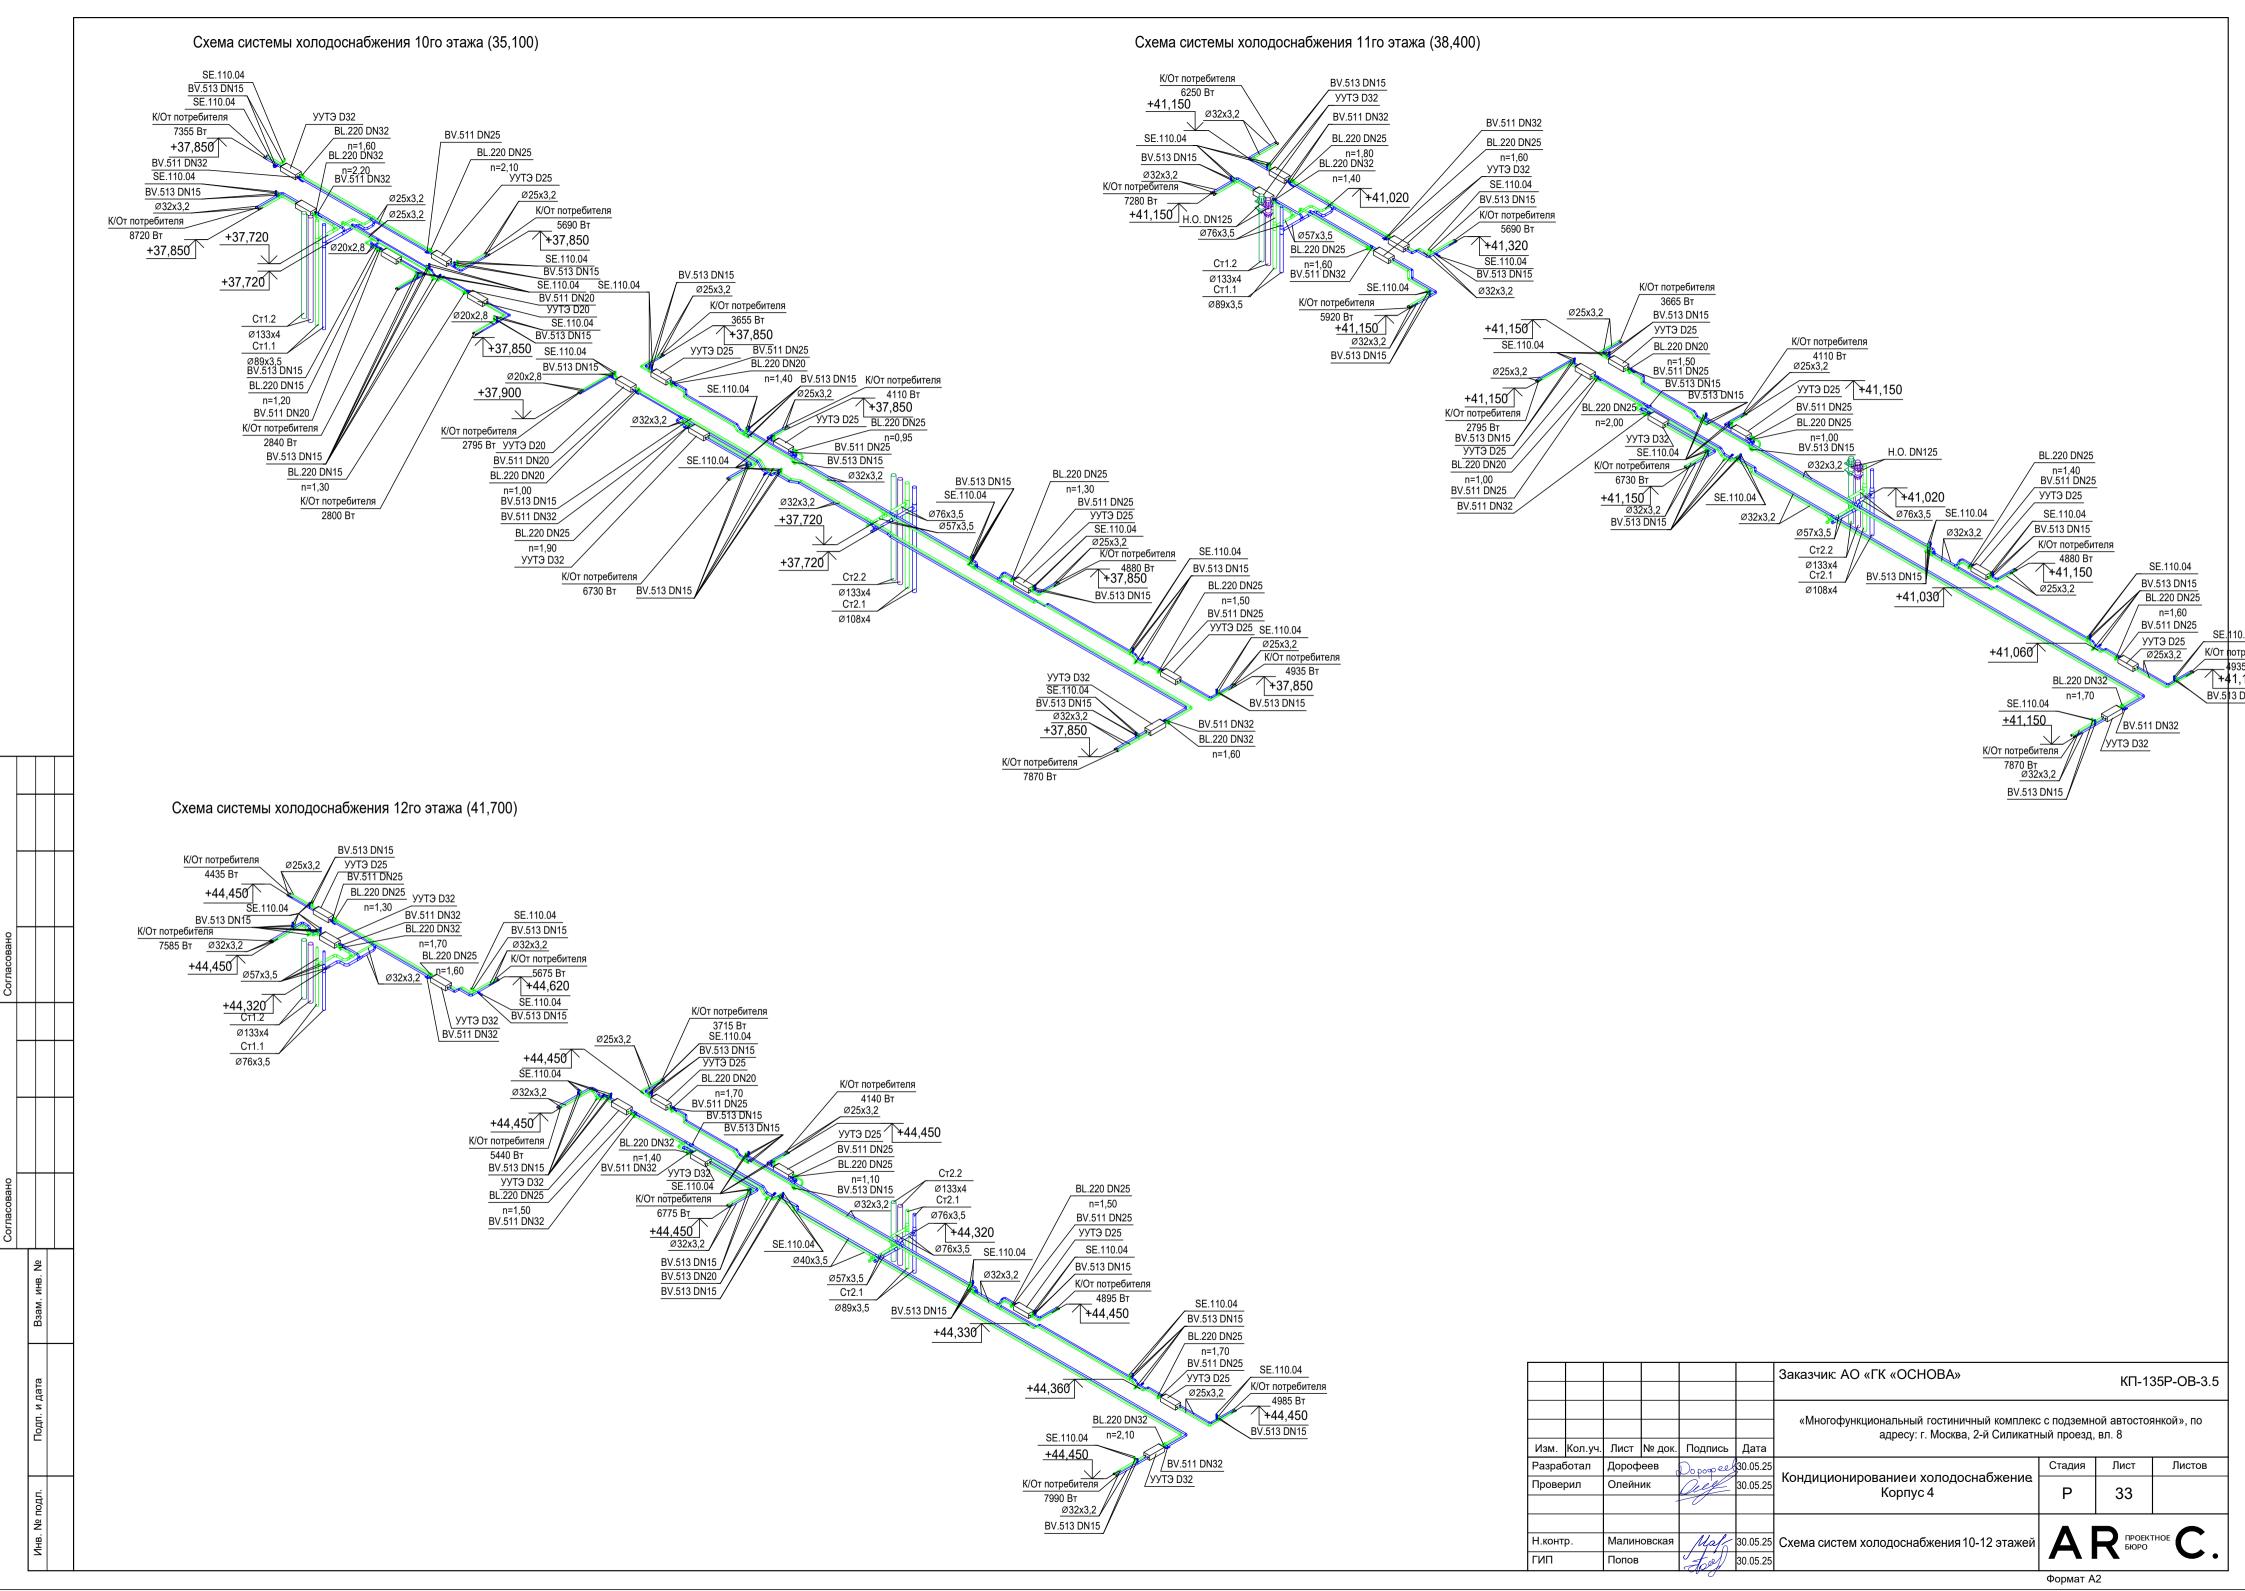

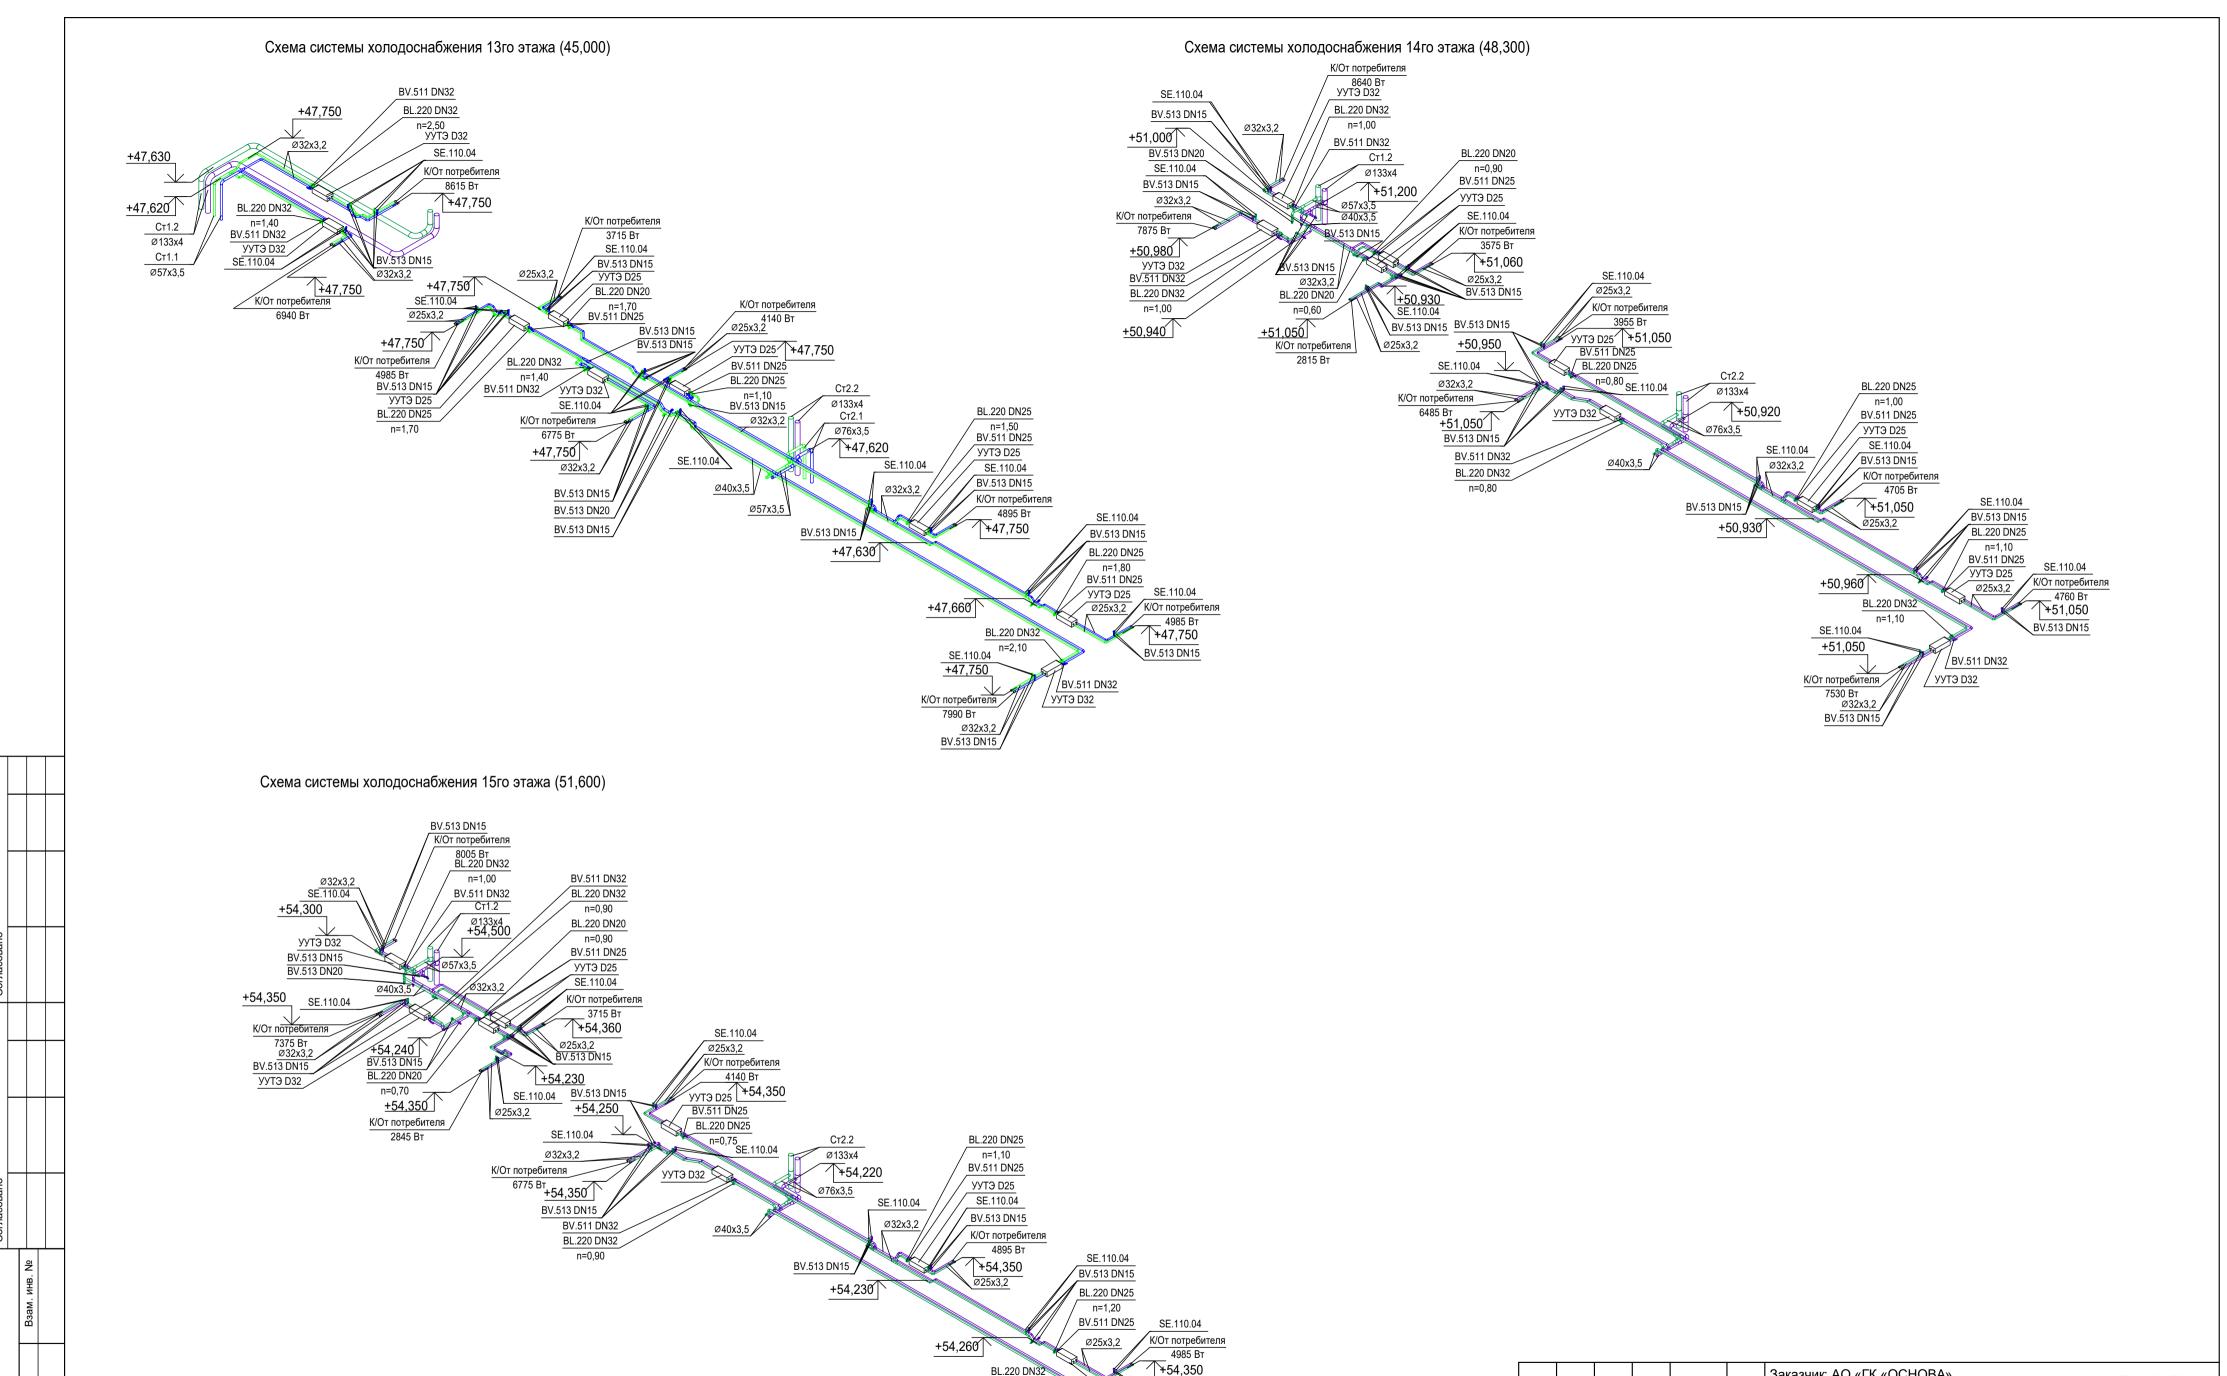

BV.513 DN15

УУТЭ D25

УУТЭ D32

SE.110.04

+54,350


 К/От потребителя

 7990 Вт
 Ø32x3,2

 BV.513 DN15
 //

						Заказчик: АО «ГК «ОСНОВА» 		КП-13	35P-OB-3.5
						«Многофункциональный гостиничный комплек адресу: г. Москва, 2-й Силикатн			нкой», по
Изм.	Кол.уч.	Лист	№ док.	Подпись	Дата	· ·	•		
Разра	ботал	Дороф	реев	Dopopeel	30.05.25		Стадия	Лист	Листов
Прове	рил	Олейн	іик	Oug	30.05.25		Р	34	
			-	0		Nop.iyo i	'	04	
Н.конт	p.	Малин	ювская	ская /// 30.05.25 Схема систем холодоснабжения 13-15 этажей		Δ	ПРОЕКТ БЮРО	THOE	
ГИП		Попов		tool)	30.05.25			• •	O .
							Формат А	\ 2	

Схема системы холодоснабжения 17го этажа (58,200) Схема системы холодоснабжения 16го этажа (54,900) SE.110.04 К/От потребителя Ст1.2 Ø32x3,2 +57,710 SE.110.04 Ø133x4 BL.220 DN32 +57,640 +61,125 BV.513 DN15 n=1,10 +60,840 К/От потребителя BV.511 DN32 BV.513 DN15 Ст1.2 7090 Вт Ø32x3,2 УУТЭ D32 SE.110.04 Ø133x4 BV.513 DN20 +57,650 SE.110.04 BL.220 DN32 <u>+61,125</u> Ø32x3,2 SE.110.04 BV.513 DN15 BV.513 DN20 УУТЭ D32 BV.513 DN15 BV.513 DN15 BV.511 DN32 К/От потребителя SE.110.04 BL.220 DN32 SE.110.04 Ø32x3,2 К/От потребителя Ø25x3,2 8200 Вт +57,500 BV.513 DN15 5225 BT +57,585 К/От потребителя n=0,90 BV.511 DN32 УУТЭ D20 +60,840 +57,530 BV.513 DN15 3145 Вт К/От потребителя Ø32x3,2 BL.220 DN25 BV.511 DN25 +61,110 BV.513 DN15 5505 Вт <u>+57,650</u> n=1,00 +60,920 К/От потребителя BL.220 DN20 +60,890 уутэ _{D32} +57,650 Ст2.2 n=0,70 УУТЭ D25 К/От потребителя SE.110.04 Ø108х4 Ст1.2 +57,550 BV.513 DN15 BV.511 DN32 2855 Вт <u>Ø25x3,2</u> SE.110.04 BV.511 DN20 BV.513 DN15 Ст2.2 +60,850 BL.220 DN25 Ø20x2,8 Ø32x3,2 SE.110.04 SE.110.04 BV.513 DN15 BL.220 DN15 Ø133x4 Ø133x4 n=1,10 SE.110.04 BL.220 DN25 n=0,50 BV.513 DN15 +61,000 BV.511 DN32 BV.513 DN15 n=1,10 К/От потребителя +60,820 BL.220 DN32 +57,520 BV.511 DN25 Ø25x3,2 6865 Вт +60,950 +57,650 n=1,00 УУТЭ D32 УУТЭ D25 BL.220 DN20 Ø32x3,2 SE.110.04 УУТЭ D32 Ø76x3,5 Ø57x3,5 SE.110.04 n=0,80 BV.513 DN15 +57,650 BL.220 DN32 SE.110.04 BV.511 DN25 / SE.110.04 Ø32x3,2 BV.513 DN15 BV.511 DN32 n=1,00 BV.511 DN32 BV.513 DN15 УУТЭ D25 BL.220 DN32 К/От потребителя Ø40x3,5 К/От потребителя n=0,20 4895 Вт BV.513 DN15 Ø40x3,5 К/От потребителя 7175 Вт +57,650 BV.513 DN20 +60,950 SE.110.04 SE.110.04 6865 Вт Ст2.2 Ø40x3,5 Ø133x4 +57,530 BV.513 DN15 BV.513 DN15 +60,830 Ø25x3,2 Ø32x3,2 BL.220 DN25 BV.511 DN25 n=1,20 BV.511 DN25 BL.220 DN25 SE.110.04 n=1,20 SE.110.04 //ø25x3,2 +57,560 К/От потребителя К/От потребителя +60,860 _ 4985 Вт 4985 Вт +57,650 BL.220 DN32 +60,950 BL.220 DN32 n=1,30 SE.110.04 BV.513 DN15 SE.110.04 n=1,30 BV.513 DN15 +57,650 УУТЭ D25 BV.511 DN32 УУТЭ D25 +60,950 BV.511 DN32 /уутэ D32 К/От потребителя УУТЭ D32 К/От потребителя 7900 Вт Ø32x3,2 7900 Вт Ø32x3,2 BV.513 DN15 BV.513 DN15

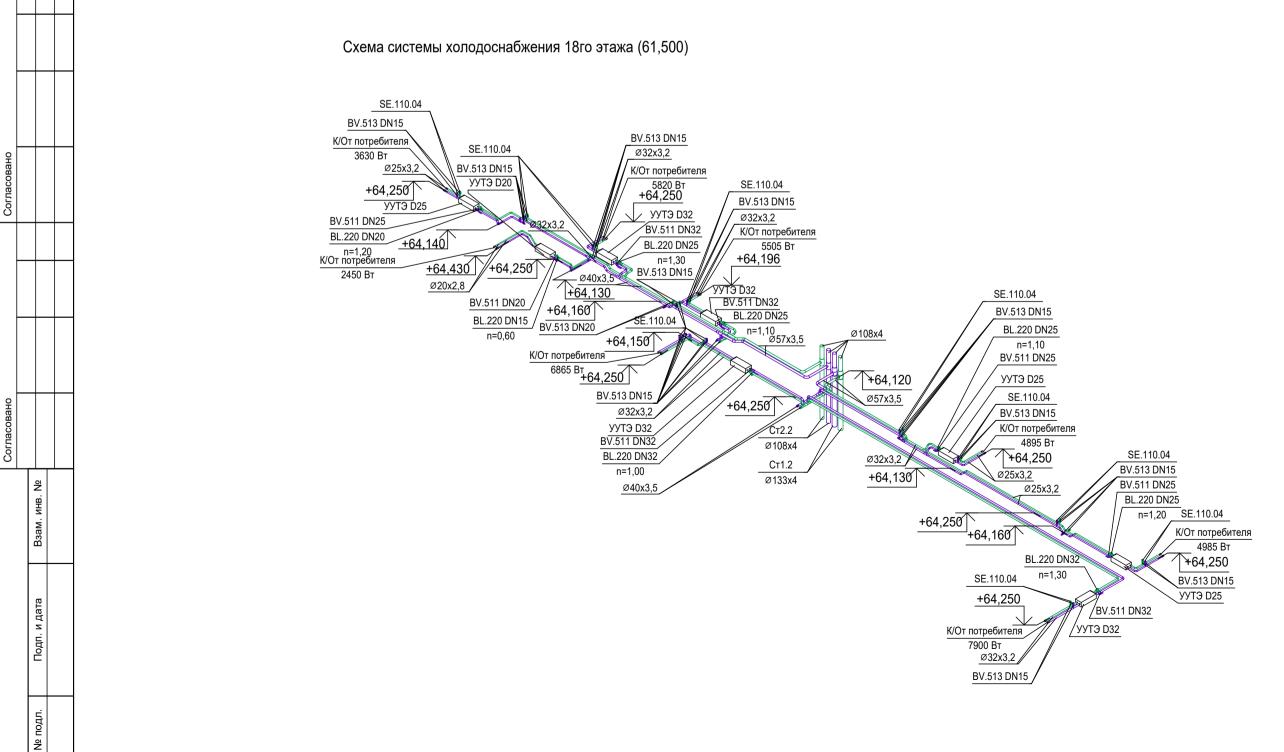

						Заказчик: AO «ГК «ОСНОВА»		КП-13	35P-OB-3.5	
						«Многофункциональный гостиничный комплекс адресу: г. Москва, 2-й Силикатн				
Изм.	Кол.уч.	Лист	№ док.	Подпись	Дата					
Разра	ботал	Дороф	еев	Dopopeel	30.05.25		Стадия	Лист	Листов	
Прове	рил	Олейн	ик		30.05.25		Р	35		
			-	0		Корпус 4	Г	33		
							A 1			
Н.контр.	Малиновская		Maf	30.05.25	Схема систем холодоснабжения 16-18 этажей	ПРОЕКТНОЕ БЮРО				
ГИП		Попов		tol	30.05.25		<i>-</i>		U .	

Формат А2

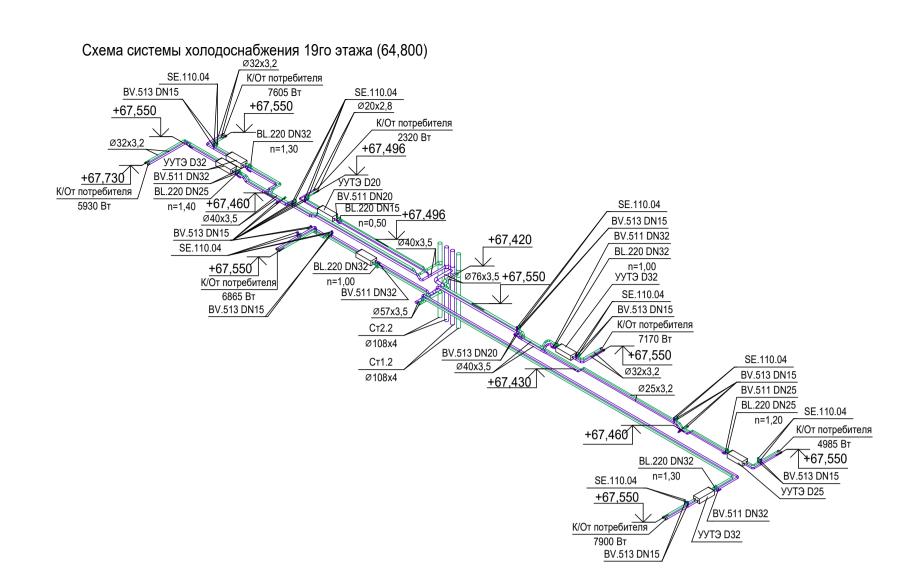


Схема системы холодоснабжения 21го этажа (71,400)


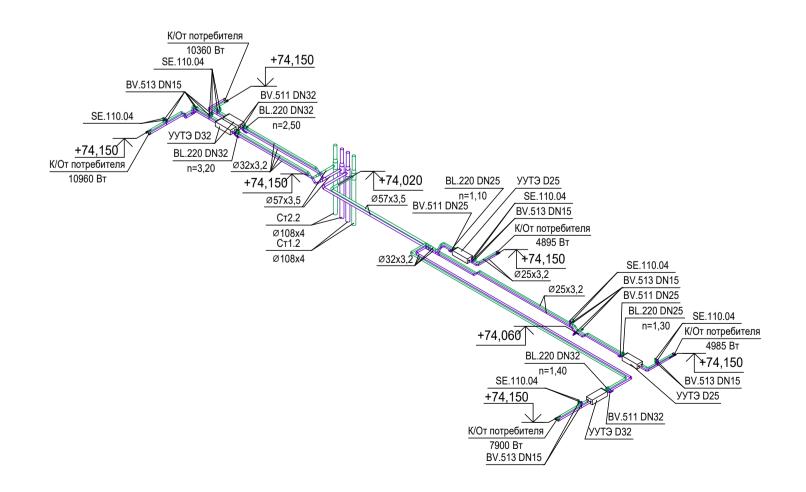


Схема системы холодоснабжения 20го этажа (68,100)

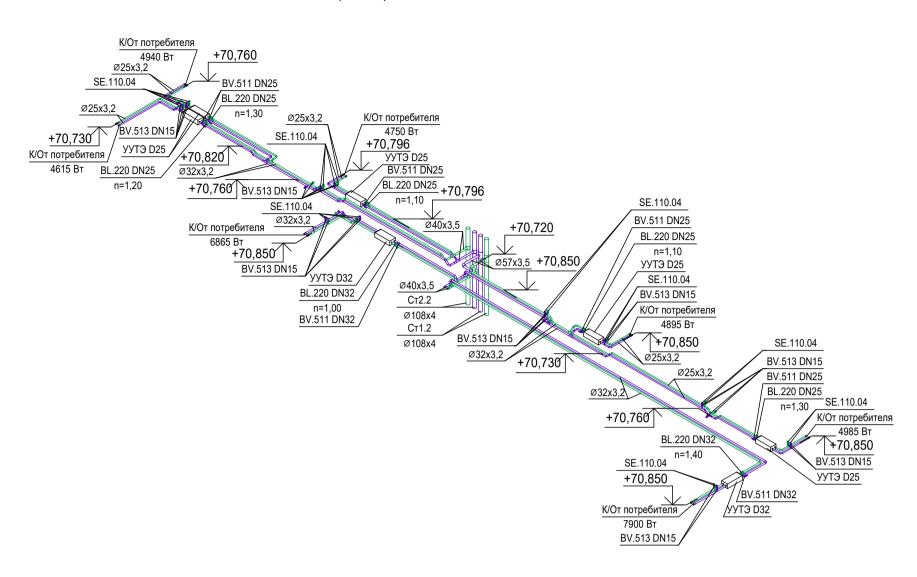

						Заказчик: АО «ГК «ОСНОВА»		КП-13	35P-OB-3.5
						«Многофункциональный гостиничный комплекс адресу: г. Москва, 2-й Силикатн			інкой», по
Изм.	Кол.уч.	Лист	№ док.	Подпись	Дата				
Разра	ботал	Дороф	еев	Dopopeel	30.05.25	16	Стадия	Лист	Листов
Прове	рил	Олейник			30.05.25		Р	36	
Н.конт	онтр. Малиновская		овская	Maf	30.05.25	Схема систем холодоснабжения 19-21 этажей	ΑΙ	ПРОЕКТ БЮРО	ГНОЕ
ГИП		Попов		tol	30.05.25		_ / ` '		O .
		-			-		Формат А	2	

Схема системы холодоснабжения 22го этажа (74,700)

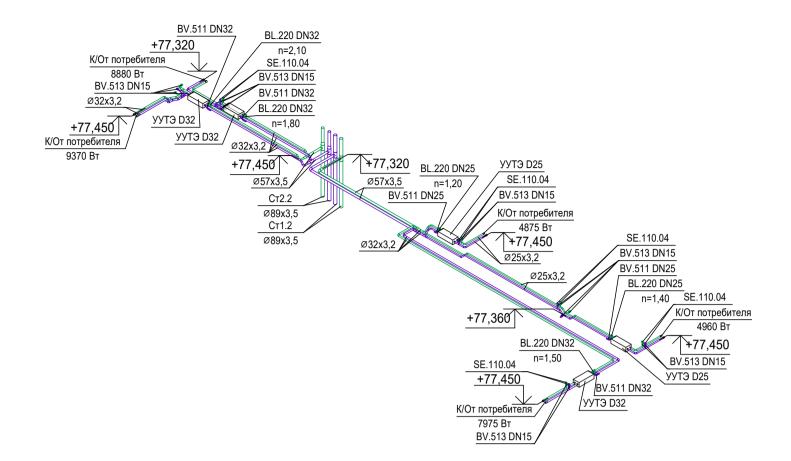


Схема системы холодоснабжения 24го этажа (81,300)


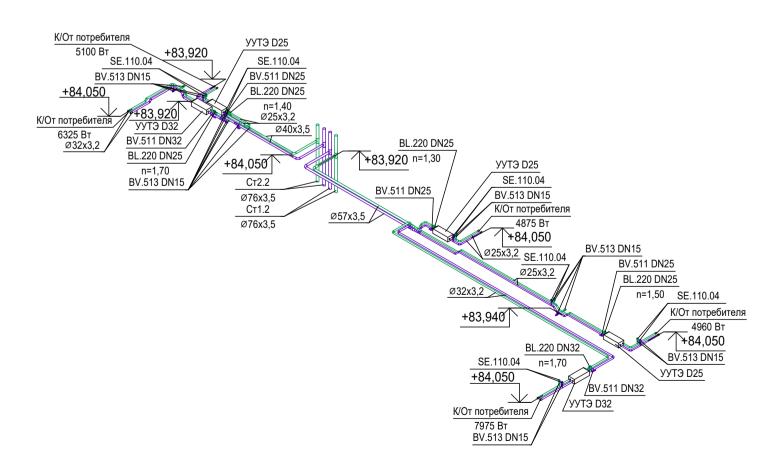


Схема системы холодоснабжения 23го этажа (78,000)

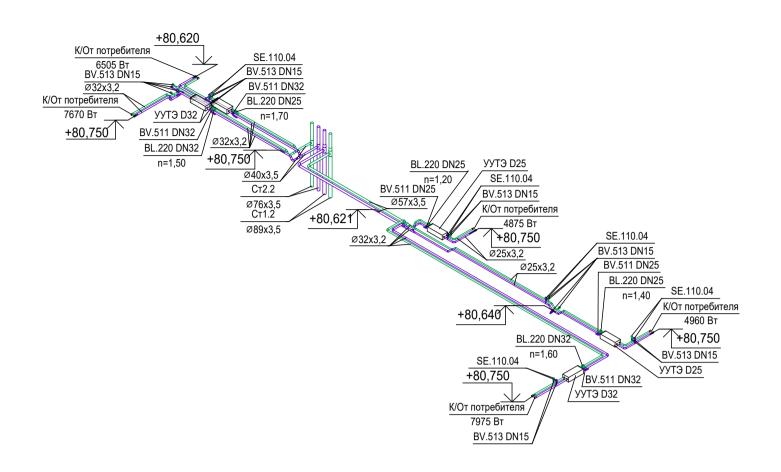

						Заказчик: AO «ГК «ОСНОВА»		КП-1	35P-OB-3.5
						«Многофункциональный гостиничный комплекс адресу: г. Москва, 2-й Силикатн			янкой», по
Изм.	Кол.уч.	Лист	№ док.	Подпись	Дата	адресу. 1. Москва, 2-и Ойликатн	ый просзд,	ы. О	
Разра	ботал	Дороф	еев	Do poop eet	30.05.25	16	Стадия	Лист	Листов
Прове	'		ик		30.05.25		Р	37	
Н.контр. М	Малин	овская	Maf	30.05.25	Схема систем холодоснабжения 22-24 этажей	ΔΙ	ПРОЕКТ	ГНОЕ	
ГИП		Попов		J-1-02/	30.05.25			7	U .

Схема системы холодоснабжения 26го этажа (87,900) УУТЭ D25 Ст2.2 BV.513 DN15 Ø40x3.5 Ст1.2 Ø40x3.5 +90.650 BL.220 DN32 1+90,520 n=2,70 УУТЭ D32 К/От потребителя SE.110.04 BV.511 DN32 4330 BT BV.513 DN15 Ø40x3,5 Ø25x3,2 К/От потребителя BV.511 DN25 9100 Bt BL.220 DN25 190,700 n=1,10 Ø32x3,2 BV.511 DN25 BL.220 DN25 n=1,70 SE.110.04 УУТЭ D25 К/От потребителя BL.220 DN32 4960 Вт n=2,20 SE.110.04 +90,650 Ø25x3,2 BV.513 DN15 Схема системы холодоснабжения 25го этажа (84,600) BV.513 DN15 +90,650 К/От потребителя УУТЭ D32 7975 Вт BV.513 DN15 Ø32x3,2 Ст2.2 К/От потребителя УУТЭ D32 Ø76x3,5 5460 Вт BV.511 DN32 Ø40x3,5 +87,350 +87,220 Ø32x3.2 Ст1.2 BV.511 DN32 УУТЭ D32 Ø76x3,5 BL.220 DN32 BL.220 DN25 SE.110.04 Ø40x3,5 x3,5 BV.511 DN32 n=1,30 BV.513 DN15 К/От потребителя 9650 BT +87,350 Ø32x3,2 Ø25x3,2 BV.511 DN25 SE.110.04 +87,339 BL.220 DN25 BV.513 DN15 n=1,60 К/От потребителя +87,240 4960 Bt BL.220 DN32 ¥87,350 SE.110.04 n=2,10 BV.513 DN15 УУТЭ D25 +87,350 BV.511 DN32 УУТЭ D32 К/От потребителя 7975 Вт Ø32x3,2 BV.513 DN15 Заказчик: AO «ГК «ОСНОВА» KΠ-135P-OB-3.5 «Многофункциональный гостиничный комплекс с подземной автостоянкой», по адресу: г. Москва, 2-й Силикатный проезд, вл. 8 Лист № док. Изм. Кол.уч. Подпись Дата Лист Листов Разработал Дорофеев 30.05.25 Стадия Кондиционирование и холодоснабжение 30.05.25 Проверил Олейник Корпус 4 38 Инв. № подл. Н.контр. Малиновская Maf 30.05.25 Схема систем холодоснабжения 25-26 этажей


ГИП

Попов

30.05.25

Формат АЗ

Узел учета тепловой энергии D20-D32 (1:10)

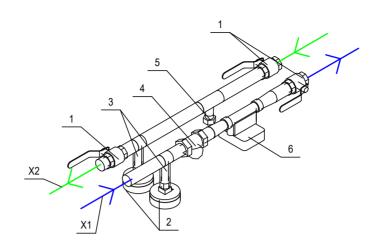


l				
			Для УУТЭ D20	
		Nº	Наименование	Количество, шт.
		1	Кран шаровый Dn20 BV.511.05	2
		2	Термоманометр ТМТБ − 31Т.2 (0–120 °C) (0–1,6 МПа) G½. 2,5	2
		3	Бобышка приварная № 3 БП-БТ-55-G½	2
		4	Фильтр грубой очистки Dn20 FW.210.05	1
		5	Переходник M10х1внутр G1/2" внеш.; латунь для монтажа термодатчика в тройник	1
		6	Ультразвуковой теплосчетчик "Пульсар" dn15	1

	Для УУТЭ D25								
Nº	Наименование	Количество, шт.							
1	Кран шаровый Dn25 BV.511.06	2							
2	Термоманометр ТМТБ − 31T.2 (0–120 °C) (0–1,6 МПа) G½. 2,5	2							
3	Бобышка приварная № 3 БП-БТ-55-G½	2							
4	Фильтр грубой очистки Dn25 FW.210.06	1							
5	Переходник M10х1внутр G1/2" внеш.; латунь для монтажа термодатчика в тройник	1							
6	Ультразвуковой теплосчетчик "Пульсар" dn20	1							

Для УУТЭ D32								
Nº	Наименование	Количество, шт.						
1	Кран шаровый Dn32 BV.511.07	2						
2	Термоманометр ТМТБ − 31Т.2 (0–120 °C) (0–1,6 МПа) G½. 2,5	2						
3	Бобышка приварная № 3 БП-БТ-55-G½	2						
4	Фильтр грубой очистки Dn32 FW.210.07	1						
5	Переходник M10х1внутр G1/2" внеш.; латунь для монтажа термодатчика в тройник	1						
6	Ультразвуковой теплосчетчик "Пульсар" dn20	1						

Узел неподвижной опоры (1:25)

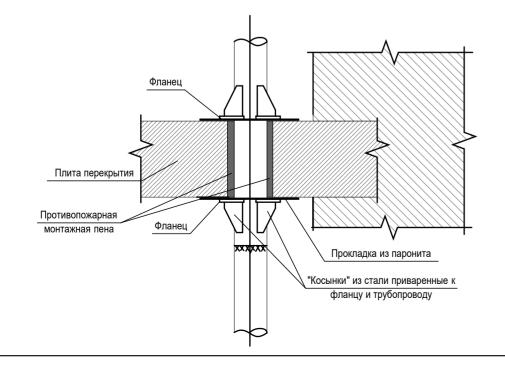

						Заказчик: AO «ГК «ОСНОВА»		КП-13	35P-OB-3.5
						«Многофункциональный гостиничный комплекс адресу: г. Москва, 2-й Силикатн		янкой», по	
Изм.	Кол.уч.	Лист	№ док.	Подпись	Дата	74 7	1 117		
Разработал		Дорофеев		офеев Оорофеев		<u> </u>	Стадия	Лист	Листов
Проверил		Олейник		лейник Осе		Кондиционирование и холодоснабжение Корпус 4	Р	39	
		_							
						Vaar vuota tarranaŭ auantuu Vaar	A 1		
Н.контр.		Малиновская		алиновская Маб 30		Узел учета тепловой энергии, Узел неподвижной опоры	ΙДΙ	ПРОЕКТ БЮРО	THOE
ГИП		Попов		70 № 30.05.2		пеподвижной опоры		•	

Формат А3

	Поз.	Наименование и техническая характеристика	Тип, марка, обозначение документа, опросного листа	К	од изде	елия			Завод этовител	Ед. изме- ь ре- ния	Кол-во	Масса 1 ед., кг.		Примеч	ание
	1. Оборудова	I АНИЕ Т		I							1				
		Узел учета системы холодоснабжения	УУТЭ D20							шт.	18				
		Узел учета системы холодоснабжения	УУТЭ D25	УУТЭ D25						шт.	88				
		Узел учета системы холодоснабжения	УУТЭ D32							шт.	86				
	2. Арматура	трубопроводов Клапан балансировочный косой 1/2"	BL.220 DN15	BL.220.04				000	Йорхе F	Рус шт.	17				
		Клапан балансировочный косой 3/4"	BL.220 DN20		BL.220	0.05		000	Йорхе F	Рус шт.	25				
		Клапан балансировочный косой 1"	BL.220 DN25		BL.220	0.06		000	Йорхе F	Рус шт.	89				
		Клапан балансировочный косой 1*1/4"	BL.220 DN32		BL.220	0.07		000	Йорхе F	Рус шт.	79				
		Клапан балансировочный косой 1*1/2"	BL.220 DN40		BL.220	80.0		000	Йорхе F	Рус шт.	3				
		Клапан балансировочный косой 2"	BL.220 DN50		BL.220	.09		000	Йорхе F	Рус шт.	4				
Попов		Кран шаровый полнопроходный, резьба внутренняя внутренняя, ручка рычаг 3/4"	BV.511 DN20		BV.511	.05		000	Йорхе F	Рус шт.	18				
		Кран шаровый полнопроходный, резьба внутренняя внутренняя, ручка рычаг 1"	BV.511 DN25		BV.511	.06		000	Йорхе F	Рус шт.	88				
		Кран шаровый полнопроходный резьба внутренняя внутренняя, ручка рычаг 1*1/4"	BV.511 DN32		BV.511	.07		000	Йорхе F	Рус шт.	89				
		Кран шаровый полнопроходный резьба внутренняя внутренняя, ручка рычаг 1*1/2"	BV.511 DN40	BV.511.08				ООО Йорхе Рус		Рус шт.	15				
		Кран шаровый полнопроходный резьба внутренняя внутренняя, ручка рычаг 2"	BV.511 DN50	BV.511.09 ООО Йорхе Рус			Рус шт.	5							
	Кран шаровый полнопроходный, резьба внутренняя внутренняя, ручка рычаг 2*1/2" В		BV.511 DN65	BV.511.10				000	Йорхе F	Рус шт.	2				
		Кран шаровый полнопроходный, резьба внутренняя внутренняя, ручка бабоча 1/2"	BV.513 DN15	BV.513.04			000	Йорхе F	Рус шт.	826					
		Кран шаровый полнопроходный, резьба внутренняя внутренняя, ручка бабоча 3/4"	BV.513 DN20	BV.513.05				000	Йорхе Р	Рус шт.	16				
		Воздухоотводчикавтоматический прямой	SE.110.04	4 SE.110			SE.110.04		ООО Йорхе Рус		578				
		Неподвижная опора "Энергия-Термо", Dn125	H.O. DN125	но.э	T.16.12	5.133.1	.1.С Протон-Эн			тия шт.	8				
	3. Трубопров	ВОДЫ													
		Труба стальная водогазопроводная неоцинк по ГОСТ 3262-75 Ø15x2,8	ΓΟCT 3262-75					F	Россия	М.	9,9				
9		Труба стальная водогазопроводная неоцинк по ГОСТ 3262-75 Ø20x2,8	FOCT 3262-75					F	Россия	М.	21,1				
Взам. инв. №		Труба стальная водогазопроводная неоцинк по ГОСТ 3262-75 Ø25x3,2	FOCT 3262-75					F	Россия	М.	851,9				
Инв. № подл. Подп. и дата Взаг				Изм. Разраб Провер	пис	Лист Дороф Олейн	ик	Do poso el Oeff	Дата	Кондиционировани Кор Спецификация обој	ный гостиничнь су: г. Москва, 2- е и холодосна пус 4	й Силикатный сабжение	подземной	автостоян 1. 8 Лист	Листов 2
풀				ГИП		Попов		Josh Josh	30.05.25		риалов	4		БЮРО	C .
				•				- J				Φ	ормат А3		

Согласовано

Согласовано

	Поз.	Наименование и техническая характеристика	Тип, марка, обозначение документа, опросного листа	Код изделия	Завод изготовитель	Ед. изме- ре- ния	Кол-во	Масса 1 ед., кг.	Примечание
		Труба стальная водогазопроводная неоцинк по ГОСТ 3262-75 Ø32x3,2	FOCT 3262-75		Россия	M.	1520,9		
		Труба стальная водогазопроводная неоцинк по ГОСТ 3262-75 Ø40x3,5	FOCT 3262-75		Россия	M.	339,7		
		Труба стальная электросварная прямошовная по ГОСТ 10704-91 Ø57x3,5	ГОСТ 10704-91		Россия	M.	259,4		
		Труба стальная электросварная прямошовная по ГОСТ 10704-91 Ø76x3,5	ГОСТ 10704-91		Россия	M.	154,5		
		Труба стальная электросварная прямошовная по ГОСТ 10704-91 Ø89x3,5	ГОСТ 10704-91		Россия	M.	40,2		
		Труба стальная электросварная прямошовная по ГОСТ 10704-91 Ø108x4	ГОСТ 10704-91		Россия	M.	74,2		
		Труба стальная электросварная прямошовная по ГОСТ 10704-91 Ø133x4	ГОСТ 10704-91		Россия	M.	394,9		
		Труба стальная электросварная прямошовная по ГОСТ 10704-91 Ø159x4	ГОСТ 10704-91		Россия	M.	105		
	4. Изделия	и материалы			I				
		Грунтовка ГФ-031	Ty 2312-030-00206919-2002		Россия	м2.	1370		
		Металл для крепления трубопроводов	c. 4.904-69		Россия	КГ.	1720		
		Трубки K-Flex ST, толщина 9 мм для труб Ø15	K-Flex ST	ST 09x22	K-Flex	M.	9,9		
		Трубки K-Flex ST, толщина 9 мм для труб Ø20	K-Flex ST	ST 09x28	K-Flex	M.	21,1		
		Трубки K-Flex ST, толщина 9 мм для труб Ø25	K-Flex ST	ST 09x35	K-Flex	M.	842,7		
		Трубки K-Flex ST, толщина 9 мм для труб Ø32	K-Flex ST	ST 09x42	K-Flex	M.	1520,9		
		Трубки K-Flex ST, толщина 9 мм для труб Ø40	K-Flex ST	ST 09x48	K-Flex	M.	339,7		
		Трубки K-Flex ST, толщина 9 мм для труб Ø50	K-Flex ST	ST 09x57	K-Flex	M.	259,4		
		Трубки K-Flex ST, толщина 9 мм для труб Ø65	K-Flex ST	ST 09x76	K-Flex	M.	154,5		
		Трубки K-Flex ST, толщина 9 мм для труб Ø80	K-Flex ST	ST 09x89	K-Flex	M.	40,2		
		Трубки K-Flex ST, толщина 9 мм для труб Ø100	K-Flex ST	ST 09x108	K-Flex	M.	74,2		
		Трубки K-Flex ST, толщина 9 мм для труб Ø125	K-Flex ST	ST 09x133	K-Flex	M.	394,9		
		Трубки K-Flex ST, толщина 13 мм для труб Ø150	K-Flex ST	ST 13x160	K-Flex	M.	105		
Подп. и дата Взам. инв. №									

Изм. Кол.уч. Лист №док. Подп. Дата

Инв. № подл.

КП-135P-OB-3.5-CO

Лист

2