



ООО "Открытые мастерские"

**«Жилой комплекс», расположенный по адресу:
г. Москва, внутригородское муниципальное образование Соколиная Гора,
8-я улица Соколиной Горы, земельный участок 26А»**

РАБОЧАЯ ДОКУМЕНТАЦИЯ

Сети связи

15-ОМ/2023-СОТС


Система охранно-тревожной сигнализации

(На структурной схеме СКУД уточнен номер помещения, согласно экспликации)

**В ПРОИЗВОДСТВО
РАБОТ
ДАТА: 06.07.2026
№ ЗАДАЧИ: С-116**



Москва 2026 г.

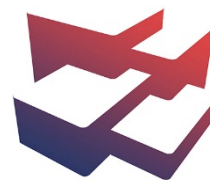

ООО "Открытые мастерские"

**«Жилой комплекс», расположенный по адресу:
г. Москва, внутригородское муниципальное образование Соколиная Гора,
8-я улица Соколиной Горы, земельный участок 26А»**

РАБОЧАЯ ДОКУМЕНТАЦИЯ

Сети связи

15-ОМ/2023-СОТС

Система охранно-тревожной сигнализации

(На структурной схеме СКУД уточнен номер помещения, согласно экспликации)

В ПРОИЗВОДСТВО
РАБОТ
ДАТА: 06.07.2026
№ ЗАДАЧИ: С-116



Главный инженер проекта

81-

Зверева Т.С.

Москва 2026 г.

7718276784-20260521-1552

(регистрационный номер выписки)

21.05.2026

(дата формирования выписки)

ВЫПИСКА

из единого реестра сведений о членах саморегулируемых организаций в области инженерных изысканий и в области архитектурно-строительного проектирования и их обязательствах

Настоящая выписка содержит сведения о юридическом лице (индивидуальном предпринимателе), осуществляющем подготовку проектной документации:

Общество с ограниченной ответственностью "Открытые мастерские"

(полное наименование юридического лица/ФИО индивидуального предпринимателя)

1157746893248

(основной государственный регистрационный номер)

1. Сведения о члене саморегулируемой организации:

1.1	Идентификационный номер налогоплательщика	7718276784
1.2	Полное наименование юридического лица (Фамилия Имя Отчество индивидуального предпринимателя)	Общество с ограниченной ответственностью "Открытые мастерские"
1.3	Сокращенное наименование юридического лица	ООО "ОМ"
1.4	Адрес юридического лица Место фактического осуществления деятельности (для индивидуального предпринимателя)	107023, Россия, Москва, Москва, Преображенское, Электrozаводская, 27, стр 8
1.5	Является членом саморегулируемой организации	Саморегулируемая организация ассоциация проектировщиков «СтройАльянсПроект» (СРО-П-171-01062012)
1.6	Регистрационный номер члена саморегулируемой организации	П-171-007718276784-0265
1.7	Дата вступления в силу решения о приеме в члены саморегулируемой организации	22.08.2017
1.8	Дата и номер решения об исключении из членов саморегулируемой организации, основания исключения	

2. Сведения о наличии у члена саморегулируемой организации права осуществлять подготовку проектной документации

2.1 в отношении объектов капитального строительства (кроме особо опасных, технически сложных и уникальных объектов, объектов использования атомной энергии) (дата возникновения/изменения права)	2.2 в отношении особо опасных, технически сложных и уникальных объектов капитального строительства (кроме объектов использования атомной энергии) (дата возникновения/изменения права)	2.3 в отношении объектов использования атомной энергии (дата возникновения/изменения права)
Да, 22.08.2017	Да, 20.05.2025	Нет

В ПРОИЗВОДСТВО РАБОТ
ДАТА: 06.07.2026
№ ЗАДАЧИ: С-116



3. Компенсационный фонд возмещения вреда

3.1	Уровень ответственности члена саморегулируемой организации по обязательствам по договору подряда на подготовку проектной документации, в соответствии с которым указанным членом внесен взнос в компенсационный фонд возмещения вреда	Четвертый уровень ответственности (составляет триста миллионов рублей и более)
3.2	Сведения о приостановлении / прекращении права осуществлять подготовку проектной документации объектов капитального строительства	

4. Компенсационный фонд обеспечения договорных обязательств

4.1	Дата, с которой член саморегулируемой организации имеет право осуществлять подготовку проектной документации по договорам подряда, заключаемым с использованием конкурентных способов заключения договоров, в соответствии с которым указанным членом внесен взнос в компенсационный фонд обеспечения договорных обязательств	22.08.2017
4.2	Уровень ответственности члена саморегулируемой организации по обязательствам по договорам подряда на подготовку проектной документации, заключаемым с использованием конкурентных способов заключения договоров, в соответствии с которым указанным членом внесен взнос в компенсационный фонд обеспечения договорных обязательств	Третий уровень ответственности (не превышает триста миллионов рублей)
4.3	Дата уплаты дополнительного взноса	26.06.2024
4.4	Сведения о приостановлении / прекращении права осуществлять подготовку проектной документации по договорам подряда, заключаемым с использованием конкурентных способов заключения договоров	



ДОКУМЕНТ ПОДПИСАН УСИЛЕННОЙ КВАЛИФИЦИРОВАННОЙ
ЭЛЕКТРОННОЙ ПОДПИСЬЮ

Владелец: «НАЦИОНАЛЬНОЕ ОБЪЕДИНЕНИЕ ИЗЫСКАТЕЛЕЙ И
ПРОЕКТИРОВЩИКОВ» «НОПРИЗ»

129090, г. Москва, пр-т Мира, 3, стр.3

СЕРТИФИКАТ 02 A9 64 C2 00 16 B3 DD A0 42 4E 1C 7B 48 A1 7E 77

ДЕЙСТВИТЕЛЕН: с 10.07.2025 по 10.10.2026

**В ПРОИЗВОДСТВО
РАБОТ
ДАТА: 06.07.2026
№ ЗАДАЧИ: С-116**



Лист	Наименование	Примечание
1-5	Общие данные	
6	Условные графические обозначения	
7	Схема структурная СОТС	
8	План расположения оборудования и прокладки кабеля. -1 этаж	
9	План расположения оборудования и прокладки кабеля. 1 этаж (корпус Б)	
10	Схема монтажная	
11	Задание на электроснабжение	

Ведомость ссылочных и прилагаемых документов

Обозначение	Наименование	Примечание
	Прилагаемые документы	
15-ОМ/2023-СОТС.КЖ	Спецификация оборудования, изделий и материалов	стр. 13
15-ОМ/2023-СОТС.СО	Спецификация оборудования, изделий и материалов	стр. 14

В ПРОИЗВОДСТВО
РАБОТ
ДАТА: 06.07.2026
№ ЗАДАЧИ: С-116

15-ОМ/2023-СОТС					
«Жилой комплекс», расположенный по адресу: г. Москва, внутригородское муниципальное образование Соколиная Гора, 8-я улица Соколиной Горы, земельный участок 26А»					
Изм.	Кол. уч.	Лист	№ док.	Подп.	Дата
Разраб.	Обухов				05.26
Нач. отд.	Стыран				05.26
				Многоквартирный жилой дом.	
				Стадия	Лист
				Р	1
				Общие данные	
Н. контр.	Торжков				05.26
ГИП	Зверева				05.26



Обозначение	Наименование	Примечание
15-ОМ/2023-СОТ	Система охранного телевидения	
15-ОМ/2023-СОВ	Система охраны входов	
15-ОМ/2023-СКУД	Система контроля и управления доступом	
15-ОМ/2023-СОТС	Система охранно-тревожной сигнализации	
15-ОМ/2023-АСКУЭ	Автоматизированная система контроля и учета энергопотребления	
15-ОМ/2023-АСКУТ	Автоматизированная система контроля и учета теплоснабжения	
15-ОМ/2023-АСКУВ	Автоматизированная система контроля и учета водоснабжения	

Согласовано	

Взам. инв. №	

Подп. и дата	

Инв. № подл.	

Рабочая документация соответствует заданию на проектирование, выданным техническим условиям, требованиям действующих технических регламентов, стандартов, сводов правил, других документов, содержащих установленные требования.

Ответственность (в соответствии с 382-ФЗ) за полноту сбора исходных данных, правильность и соответствие принятых проектных решений несет главный инженер проекта.

Главный инженер проекта

В ПРОИЗВОДСТВО РАБОТ
ДАТА: 06.07.2026
№ ЗАДАЧИ: С-116

						15-ОМ/2023-СОТС
						«Жилой комплекс», расположенный по адресу: г. Москва, внутригородское муниципальное образование Соколиная Гора, 8-я улица Соколиной Горы, земельный участок 26А»
Изм.	Кол. уч.	Лист	№ док.	Подп.	Дата	
Разраб.		Обухов			05.26	Многоквартирный жилой дом.
Нач. отд.		Стыран			05.26	
						Общие данные
Н. контр.		Торжков			05.26	
ГИП		Зверева			05.26	
						Открытые мастерские

Подключение охранного ручного точечного электроконтактного извещателя к прибору Приток-А КОП-02.6 производится кабелем КСПВпнз(А)-HF 1х2х0.8 в трубе ПВХ гофрированной. Описки в охраняемом помещении осуществить в кабель-канале.

5. Общие требования к производству монтажных работ

Монтажные работы должны осуществляться в три этапа.

Работы первого этапа относятся к подготовительной стадии технологической последовательности производства монтажных работ. На этой стадии изучается настоящая рабочая документация и одновременно с производством основных строительных работ осуществляются следующие работы по монтажу:

- проверяется наличие проемов и отверстий в строительных конструкциях и элементах здания, закладных устройств;
- размечаются трассы и осуществляется закладка в сооружаемые фундаменты, стены, полы, перекрытия труб и глухих коробов для скрытых электропроводок;
- определяются и размечаются места установки оконечного и станционного оборудования, крепежных деталей и т. п.;
- размечаются трассы электропроводок с нанесением мест проходов через стены и перекрытия;
- пробиваются проходы, отверстия, борозды, устанавливаются проходные гильзы, крепежные элементы и детали для крепления лотков, коробов, труб, проводов, кабелей и т.д.;
- осуществляются комплектация и поставка материалов и оборудования на объект.

После окончания строительных и отделочных работ на объекте выполняются монтажные работы второго этапа:

- осуществляется монтаж лотков, коробов, труб на трассах электропроводки;
- прокладываются и закрепляются кабели;
- устанавливаются шкафы и стойки;
- осуществляется монтаж станционного оборудования в шкафах и стойках;
- осуществляется монтаж заземления и подключения к нему металлических корпусов оборудования, металлических лотков, коробов, труб электропроводок, экранов, брони проводов и кабелей и т.д.;
- производится организация и подключение слаботочных кабелей;
- производится организация и подключение силовых кабелей;
- производится проверка выполненных соединений и линий на правильность подключения и соответствие заявленным параметрам;
- устанавливается окончательное оборудование.

В процессе производства монтажных работ второго этапа должны быть проведены индивидуальные испытания (предварительная настройка, визуальная проверка работоспособности, комплектации и т.д.) станционного и другого оборудования на соответствие с их техническими описаниями и инструкциями по эксплуатации.

В случае выполнения монтажных работ подрядной организацией работы второго этапа завершить оформлением акта об окончании монтажных работ установленной формы.

После окончания монтажных работ второго этапа выполняются работы третьего этапа – пусконаладочные включающие в себя:

- подготовительные работы;
- наладочные работы;
- комплексную проверку работы.

В процессе выполнения монтажных работ следует вести общий и специальный журналы производства работ и оформлять следующую производственную документацию:

- акт передачі обладнання, изделий и матеріалів в монтаж;

в ПРОИЗВОДСТВО
РАБОТ
ДАТА: 06.07.2026
№ ЗАДАЧИ: С-116

						15-ОМ/2023-СОТС			
						«Жилой комплекс», расположенный по адресу: г. Москва, внутригородское муниципальное образование Соколиная Гора, 8-я улица Соколиной Горы, земельный участок 26А»			
Изм.	Кол. уч.	Лист	№ док.	Подп.	Дата	Многokвартирный жилой дом.	Стадия	Лист	Листов
Разраб.		Одухов			05.26		Р	4	
Нач. отд.		Стыран			05.26				
						Общие данные			
Н. контр.		Торжков			05.26				
ГИП		Зверева			05.26				

- акт о проведении входного контроля;
- акт готовности зданий, сооружений и помещений к производству монтажных работ;
- акт освидетельствования скрытых работ (для каждого вида электрических проводов);
- протокол измерения сопротивления изоляции электрических проводов;
- акт об окончании монтажных работ;
- акт об окончании пусконаладочных работ;
- ведомость смонтированного оборудования.

Монтаж оборудования следует выполнять с использованием средств малой механизации, механизированных и электрифицированных инструментов и приспособлений, сокращающих применение ручного труда.

Не допускается производить замену оборудования и материалов на аналогичные без согласования с Заказчиком и проектной организацией-разработчиком проекта. Не допускается устанавливать оборудование с обнаруженными дефектами.

Отступления в ходе монтажных работ от проектной документации должны согласовываться с Заказчиком и проектной организацией-разработчиком проекта.

Оборудование и материалы, применяемые в ходе работ должны соответствовать проектной спецификации, государственным стандартам, техническим условиям и иметь соответствующие сертификаты, паспорта и другие документы, удостоверяющие их качество.

При монтаже должны соблюдаться нормы, правила и мероприятия по охране труда и пожарной безопасности.

6. Указания к монтажу

До начала монтажа должны быть оборудованы закладные устройства и электротехнические коробки в соответствии с трассами прокладки кабелей. Нарезку кабелей производить после контрольного промера трасс прокладки с учетом запаса на разделку концов кабелей. Вести прокладку кабелей начиная с длинных отрезков к коротким.

Монтаж оборудования производить в соответствии с паспортом и инструкциями.

Оборудование и кабели маркировать в соответствии с обозначениями приведенными в данном комплекте.

7. Электроснабжение и заземление

Техническое задание на электроснабжение потребителей данного комплекта выдано в отдел электроснабжения.

Защитные устройства, приборы учета и силовые линии электроснабжения предусмотрены соответствующими комплектами РД отдела электроснабжения.

Техническое задание на организацию контуров и шин заземления выдано в отдел электроснабжения.

Заземляющие устройства и их присоединение к ГЗШ предусмотрены соответствующими комплектами РД отдела электроснабжения.

Присоединение заземляющих и нулевых защитных проводников к заземляющим устройствам выполнить сваркой или болтовым соединением.

Монтаж и присоединение заземляющих устройств выполнить в соответствии с требованиями производить в соответствии с требованиями ПУЭ (7 изд.).

Согласовано	

Взам. инв. №	
Подп. и дата	
Инв. № подл.	

В ПРОИЗВОДСТВО
РАБОТ
ДАТА: 06.07.2026
№ ЗАДАЧИ: С-116

						15-ОМ/2023-СОТС			
						«Жилой комплекс», расположенный по адресу: г. Москва, внутригородское муниципальное образование Соколиная Гора, 8-я улица Соколиной Горы, земельный участок 26А»			
Изм.	Кол. уч.	Лист	№ док.	Подп.	Дата	Многоквартирный жилой дом.	Стадия	Лист	Листов
Разраб.		Обухов			05.26		Р	5	
Нач. отд.		Стыран			05.26				
						Общие данные			Открытые мастерские
Н. контр.		Торжков			05.26				
ГИП		Зверева			05.26				

Таблица условно-графических обозначений оборудования			7
УГО	Позиционное обозначение	Наименование оборудования	
	ARK1	Прибор приемно-контрольный "Приток-А КОП-02"	
	SB	Извещатель охранной ручной точечный электроконтактный ИО101-7/1 "Астра-321 исп. Т"	
	UG	Резервированный источник питания "СКАТ-1200Д"	
	BIAL	Индикатор прибытия наряда "БИГ-09"	
		Кабель КСПВПнг(A)-HF 1x2x0.8	
		Линия питания КСПВПнг(A)-HF 1x2x1.13	
		Кабель ParLan U/UTP Cat5e ZH нз(A)-HF 4x2x0,52	
		Кабельные линии проложенные в гофре	
		Кабельные линии проложенные в лотке	
		Место подъема/опуска кабелей	

Согласовано		

Взам. инв. №	
--------------	--

Подп. и дата	
--------------	--

Инв. № подл.	
--------------	--


В ПРОИЗВОДСТВО
РАБОТ
ДАТА: 06.07.2026
№ ЗАДАЧИ: С-116

						15-ОМ/2023-СОТС				
						«Жилой комплекс», расположенный по адресу: г. Москва, внутригородское муниципальное образование Соколиная Гора, 8-я улица Соколиной Горы, земельный участок 26А»				
Изм.	Кол. уч.	Лист	№ док.	Подп.	Дата					
Разраб.		Обухов			05.26	Многоквартирный жилой дом.		Стадия	Лист	Листов
Нач. отд.		Стыран			05.26			Р	6	
Н. контр.		Торжков			05.26	Условные графические обозначения		 Открытые мастерские		
ГИП		Зверева			05.26					

[illegible]

В ПРОИЗВОДСТВО
РАБОТ
ДАТА: 06.07.2026
№ ЗАДАЧИ: С-116

[illegible]

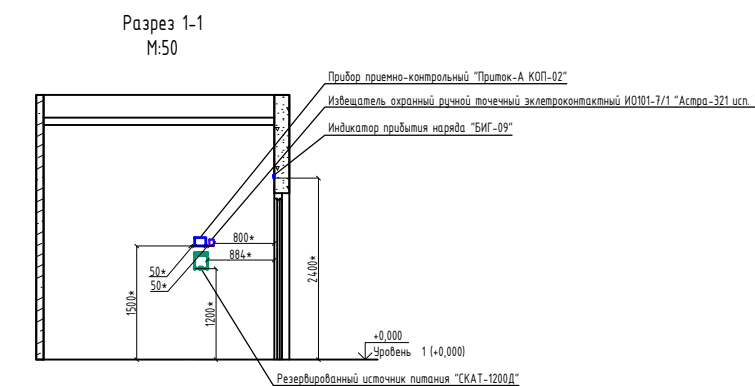

Экспликация помещений 1 этажа			
Номер	Имя	Площадь	Кат. пом.
Места общего пользования, в том числе служебные помещения.			
2.01	Тамбур	10,29	
2.02	Лифтовый холл (лобби)	74,18	
2.04	Колясочная/ хранение велотехники	24,43	ВЗ
2.05	Лестничная клетка	26,61	
2.06	Папoomойка	3,07	В4
2.07	Гостевой санузел/ комната матери и ребенка (доступен для МГН)	5,45	
2.08	Помещение уборочного инвентаря	4,31	В4
2.09	Помещение охраны	12,90	
Помещение БКНФ			
2.15	Коммерческое помещение	38,32	
2.15а	Санитарный узел	4,06	
Помещения магазина протоматов			
2.12	Общее помещение	122,40	
2.12а	Помещение уборочного инвентаря	3,53	
2.12б	Санитарный узел	3,87	
Помещения пекарни			
2.10	Общее помещение	116,91	
2.10а	Помещение уборочного инвентаря	4,54	
2.10б	Санитарный узел	4,12	
Помещения подземной автостоянки			
-1.2.04	Лестничная клетка	19,58	
Помещения пункта выдачи заказов (ПВЗ)			
2.11	Общее помещение	172,69	
2.11а	Помещение уборочного инвентаря	3,76	
2.11б	Санитарный узел	3,98	
Помещения ремонтных мастерских "Мультимастер"			
2.13	Общее помещение	75,12	
2.13а	Помещение уборочного инвентаря	3,23	
2.13б	Санитарный узел	3,36	
Помещения салона красоты (барбершопа)			
2.14	Общее помещение	100,89	
2.14а	Помещение уборочного инвентаря	3,53	
2.14б	Санитарный узел	4,06	
Технические помещения			
2.03	Электрощитовая	13,43	ВЗ
Общий итог: 27		862,58	


В ПРОИЗВОДСТВО
РАБОТ
ДАТА: 06.07.2026
№ ЗАДАЧИ: С-116



						15-0М/2023-СОТС		
						«Жилой комплекс», расположенный по адресу: г. Москва, внутригородское муниципальное образование Сокольная Гора, 8-я улица Сокольной Горы, земельный участок 26А»		
Изм.	Кал. уч.	Лист	№ док.	Подп.	Дата			
Разраб.	Обухов			<i>В. В. В.</i>	05.26	Стандия	Лист	Листов
Нач. отд.	Стыран			<i>В. В. В.</i>	05.26	Р	9	
						Многоквартирный жилой дом.		
Н. контр.	Торжков			<i>Е. Г. Г.</i>	05.26	 Открытые мастерские		
ГИП	Зверева			<i>М. -</i>	05.26			

Инф. № подл.	Полн. и дата	Взам. инв. №	Согласовано		

Согласовано					
Взам. инв. №					
Подп. и дата					
Инв. № подл.					

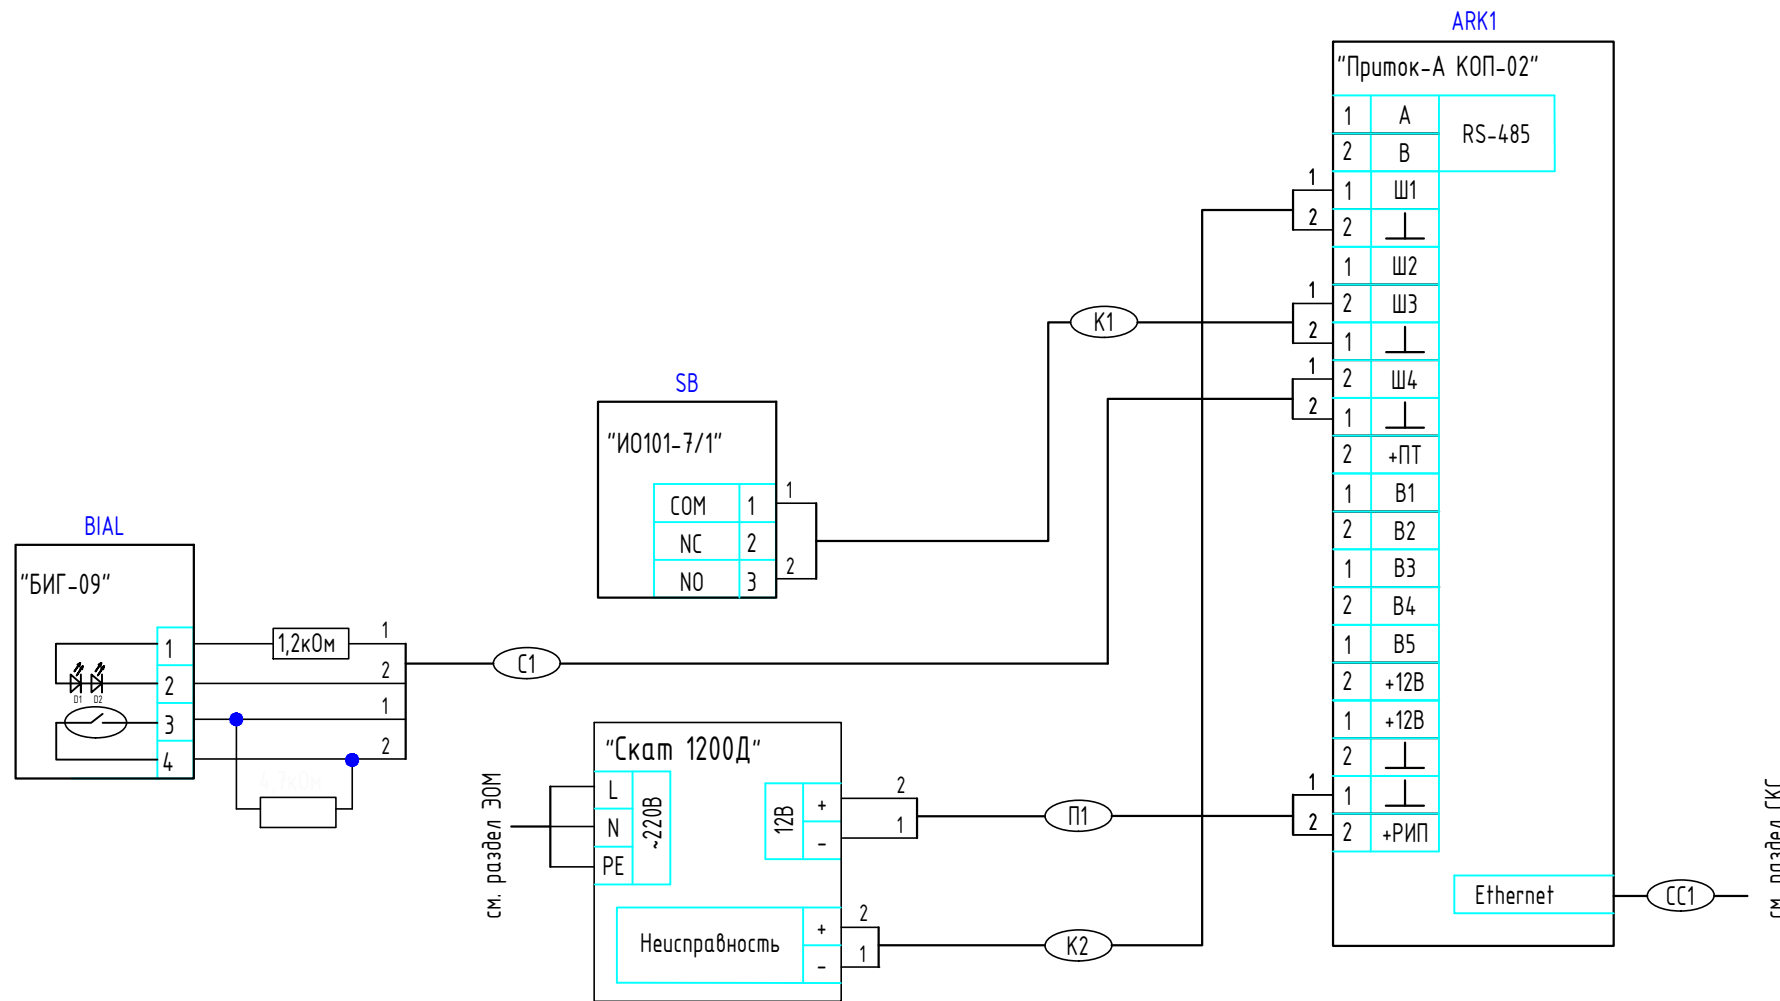

1. Подключение оборудования выполнить в соответствии с паспортами и руководствами эксплуатации производителей используемых средств и изделий.

В ПРОИЗВОДСТВО РАБОТ
ДАТА: 06.07.2026
№ ЗАДАЧИ: C-116



						15-ОМ/2023-СОТС			
						«Жилой комплекс», расположенный по адресу: г. Москва, внутригородское муниципальное образование Соколиная Гора, 8-я улица Соколиной Горы, земельный участок 26А»			
Изм.	Кол. уч.	Лист	№ док.	Подп.	Дата	Многоквартирный жилой дом.	Стадия	Лист	Листов
Разраб.		Обухов			05.26		Р	10	
Нач. отд.		Стыран			05.26				
						Схема монтажная	 Открытые мастерские		
Н. контр.		Торжков			05.26				
ГИП		Зверева			05.26				

Пози-ция	Электроприемник	Обозначение	Номер помещения, где установлен потребитель	U, В	Р _у , кВт	Кол-во, ед	Категория	Примечание
1	Скат-1200Д	UG	2.09	~220 В, 50 Гц	0,1	1	1	

Согласовано	

Взам. инв. №	
--------------	--

Подп. и дата	
--------------	--

Инв. № подл.	
--------------	--

В ПРОИЗВОДСТВО РАБОТ
Дата: 06.07.2026
№ Задачи: С-116

1. Предусмотреть заземление всех металлических нетокопроводящих частей электрооборудования .
2. Качество электроэнергии должно соответствовать ГОСТ 32144-2013.
3. Размещение оборудования уточнить при монтаже.
4. Вывод заканчивается кабелем со свободным концом не менее 2 м в точке установки слаботочного щита .

15-ОМ/2023-СОТС						«Жилой комплекс», расположенный по адресу: г. Москва, внутригородское муниципальное образование Соколиная Гора, 8-я улица Соколиной Горы, земельный участок 26А»		
Изм.	Кол. уч.	Лист	№ док.	Подп.	Дата	Многоквартирный жилой дом.		
Разраб.	Обухов				05.26			
Нач. отд.	Стыран				05.26	Задание на электроснабжение		
Н. контр.	Торжков				05.26			
ГИП	Зверева				05.26			
						Стадия	Лист	Листов
						Р	11	

Обозначение кабеля, провода	Трасса		Кабель, провод						Примечание
	Начало	Конец	по проекту			проложен			
			Марка	Кол., число и сечение жил	Длина, м	Марка	Кол., число и сечение жил	Длина, м	
K1	ARK1	SB	КСПВПнг(A)-HF	1x2x0.8	1				
K2	ARK1	UG	КСПВПнг(A)-HF	1x2x0.8	1				
C1	ARK1	BIAL	КСПВПнг(A)-HF	1x2x0.8	6				
CC1	ТШКО1.2	ARK1	U/UTP CAT5e ZHнг(A)-FRHF	4x2x0.5	25				
П1	UG	ARK1	КСПВПнг(A)-HF	1x2x1.13	1				

Согласовано			
Взам. инв. №			
Подп. и дата			
Инв. № подл.			

В ПРОИЗВОДСТВО РАБОТ
ДАТА: 06.07.2026
№ ЗАДАЧИ: C-116



						15-ОМ/2023-СОТС.КЖ			
						«Жилой комплекс», расположенный по адресу: г. Москва, внутригородское муниципальное образование Соколиная Гора, 8-я улица Соколиной Горы, земельный участок 26А»			
Изм.	Кол. уч.	Лист	№ док.	Подп.	Дата	Многоквартирный жилой дом.	Стадия	Лист	Листов
Разраб.		Обухов			05.26		Р	1	
Нач. отд.		Стыран			05.26				
						Кабельный журнал	 Открытые мастерские		
Н. контр.		Торжков			05.26				
ГИП		Зверева			05.26				

													14																																												
Поз.	Наименование и техническая характеристика				Тип, марка, обозначение документа, опросного листа		Код продукции	Поставщик	Ед. измерения	Кол.	Масса 1 ед., кг	Примечание																																													
	Оборудование																																																								
	1 Прибор приемо-контрольный				Приток-А КОП-02.6			000 ОБ "Сократ"	шт.	1																																															
	2 Извещатель охранный ручной точечный электроконтактный				ИО101-7/1 "Астра-321 исп.Т			ЗАО "ТЕКО"	шт.	1																																															
	3 Индикатор прибытия наряда				БИГ-09			000 "ПЗАП"	шт.	1																																															
	4 Источник бесперебойного питания 12В, 2А				Скам-1200Д			000 "Бастуон"	шт.	1																																															
	5 Аккумулятор герметичный свинцово-кислотный 12В, 7 Ач				Delta DT 1207			Delta	шт.	2																																															
	Кабели, провода, шнуры и шины																																																								
	1 Кабель витая пара, неэкранированный (U/UTP), кат 5е 4 пары (24 AWG)				Parlan U/UTP Cat5e ZHhz(A)-FRHF 4x2x0.52			000 "ТД Паритет"	м	25																																															
	2 Кабель сигнальный с изоляцией и ПВХ оболочкой пониженной пожарной опасности безгалогенная				КСПВПHz(A)-HF 1x2x0.8			000 "ТД Паритет"	м	8																																															
	3 Кабель сигнальный с изоляцией и ПВХ оболочкой пониженной пожарной опасности безгалогенная				КСПВПHz(A)-HF 1x2x1.13			000 "ТД Паритет"	м	1																																															
	Изделия и материалы																																																								
	1 Кабель-канал магистральный 25x16 ЭЛЕКОР, длина 2м				СКК10-025-016-1-K01			ГК "IEK"	шт.	1																																															
	2 Дюбель-гвоздь 6x40								шт.	21																																															
	3 Пена однокомпонентная огнезащитная				DF1201			ЗАО "ДКС"	шт.	1																																															
	4 Труба гофрированная ПВХ d=20мм с зондом				СТГ20-20-K41-010I			ГК "IEK"	м	5																																															
	5 Скоба металлическая d19-20 мм				СМАТ10-19-010			ГК "IEK"	шт.	15																																															
Примечания:																																																									
1. При необходимости, возможна замена на аналогичное оборудование других производителей, имеющих сертификат соответствия.																																																									
2. В спецификацию не включены: ЗИП, резерв по оборудованию, кабелям и материалам, а также отдельные виды изделий и материалов - номенклатуру и количества, определяемые проектом, выполняемые строительно-монтажная организация на основе действующих технологических и производственных норм (метизы, крепеж и т. д.), (согласно ГОСТ 21501-2018, ГОСТ 2																																																									
В ПРОИЗВОДСТВО РАБОТ Дата: 06.07.2026 № ЗАДАЧИ: С-116 																																																									
15-ОМ/2023-СОТС.СО «Жилой комплекс», расположенный по адресу: г. Москва, внутригородское муниципальное образование Соколиная Гора, 8-я улица Соколиной Горы, земельный участок 26А» <table><tr><td>Изм.</td><td>Кол. уч.</td><td>Лист</td><td>№ док.</td><td>Подп.</td><td>Дата</td><td rowspan="2">Многоквартирный жилой дом.</td><td>Стадия</td><td>Лист</td><td>Листов</td></tr><tr><td>Разраб.</td><td></td><td>Общхов</td><td></td><td>В</td><td>04.26</td><td>Р</td><td>1</td><td>1</td></tr><tr><td>Нач. отд.</td><td></td><td>Стыран</td><td></td><td>В</td><td>04.26</td><td></td><td></td><td></td><td></td></tr><tr><td>Н. контр.</td><td></td><td>Общхов</td><td></td><td>В</td><td>04.26</td><td rowspan="2">Спецификация оборудования, изделий и материалов</td><td colspan="3" rowspan="2"> Открытые мастерские</td></tr><tr><td>ГИП</td><td></td><td>Зверева</td><td></td><td>В</td><td>04.26</td></tr></table>													Изм.	Кол. уч.	Лист	№ док.	Подп.	Дата	Многоквартирный жилой дом.	Стадия	Лист	Листов	Разраб.		Общхов		В	04.26	Р	1	1	Нач. отд.		Стыран		В	04.26					Н. контр.		Общхов		В	04.26	Спецификация оборудования, изделий и материалов	 Открытые мастерские			ГИП		Зверева		В	04.26
Изм.	Кол. уч.	Лист	№ док.	Подп.	Дата	Многоквартирный жилой дом.	Стадия	Лист	Листов																																																
Разраб.		Общхов		В	04.26		Р	1	1																																																
Нач. отд.		Стыран		В	04.26																																																				
Н. контр.		Общхов		В	04.26	Спецификация оборудования, изделий и материалов	 Открытые мастерские																																																		
ГИП		Зверева		В	04.26																																																				